
 


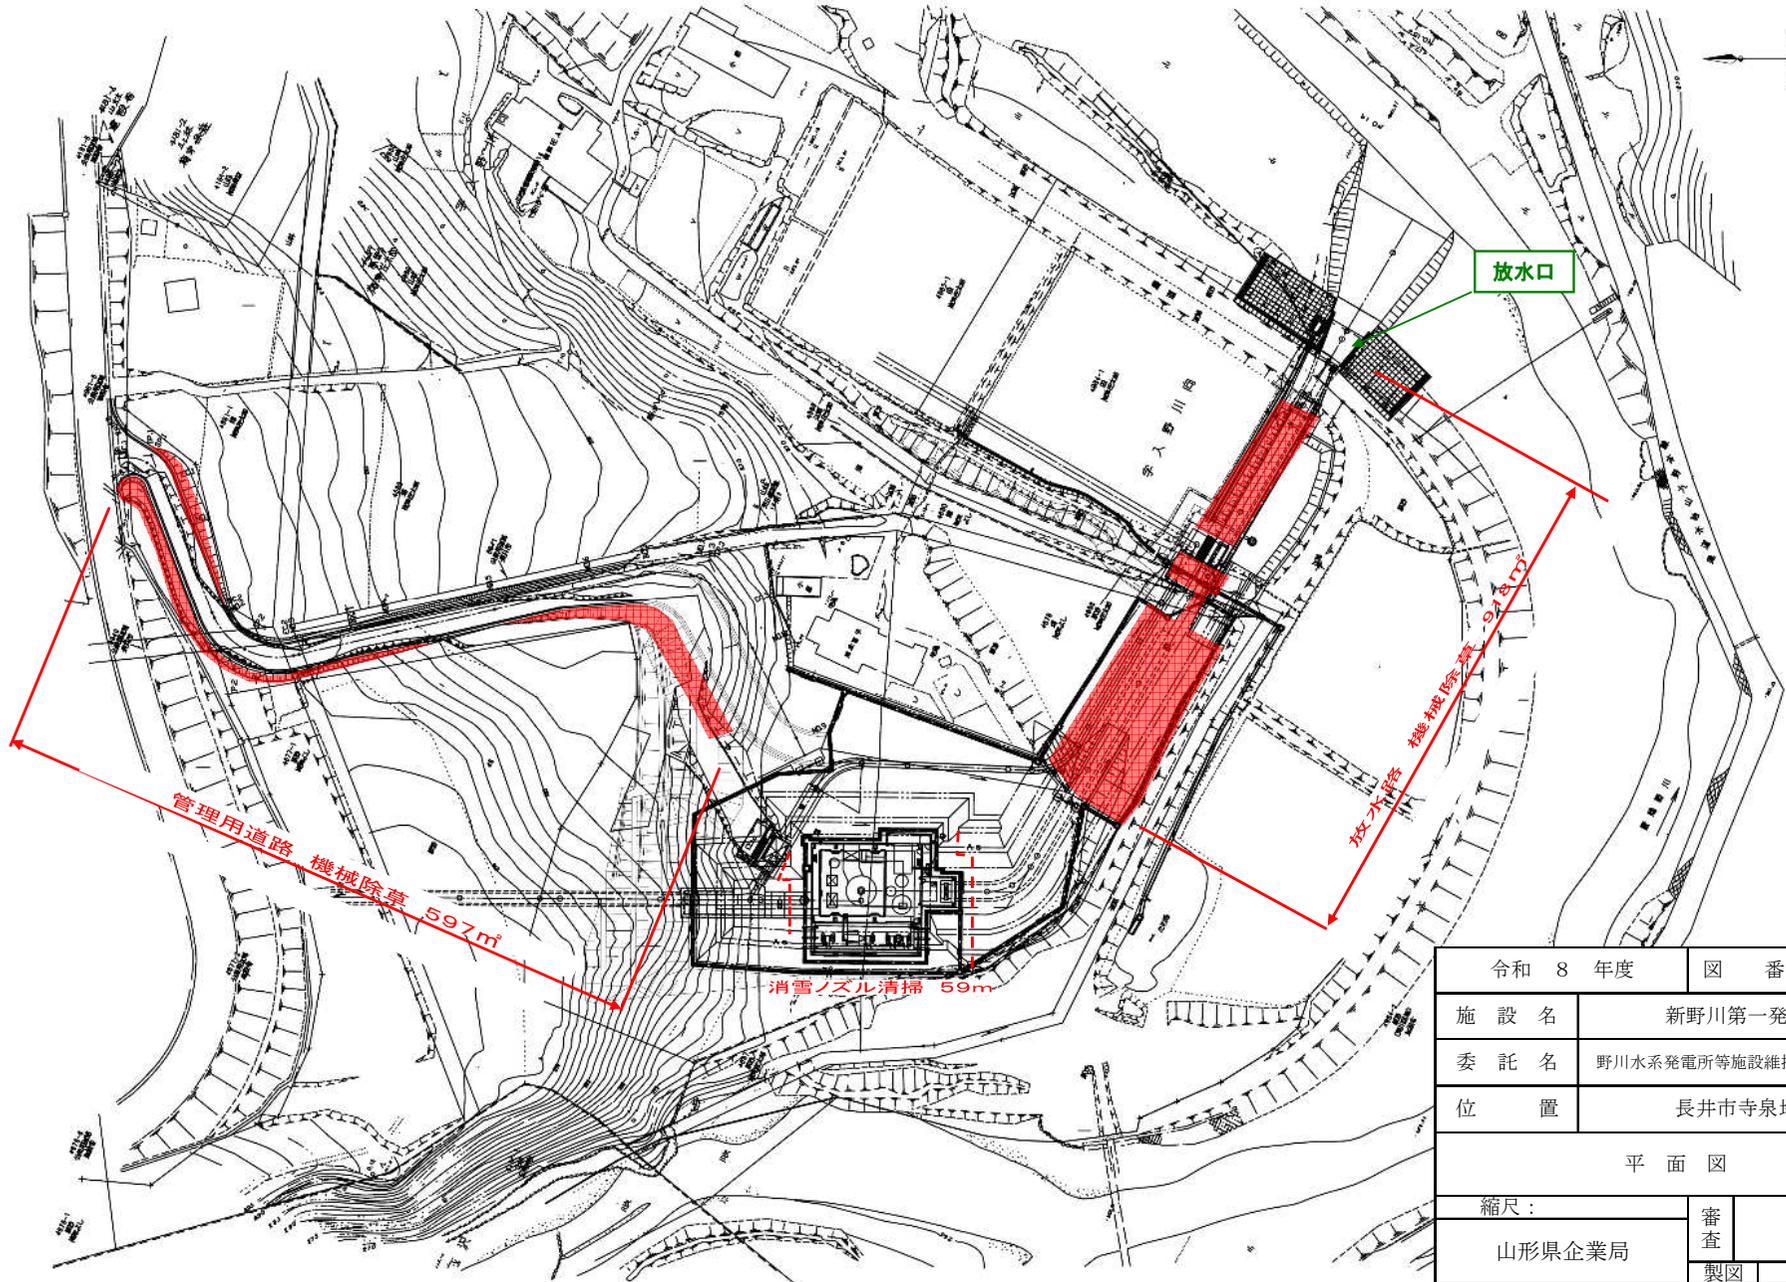


令和 8 年度	図 番	23葉1	
施設名	野川水系発電所		
委託名	野川水系発電所等施設維持管理業務委託		
位置	長井市寺泉地内外		
位置図			
縮尺:	審査	設計	
山形県企業局	製図		

発電所付近平面図




令和 8 年度	図 番	23葉2	
施設名	新野川第一発電所		
委託名	野川水系発電所等施設維持管理業務委託		
位置	長井市寺泉地内		
平面図			
縮尺:	審査	設計	
山形県企業局	製図		

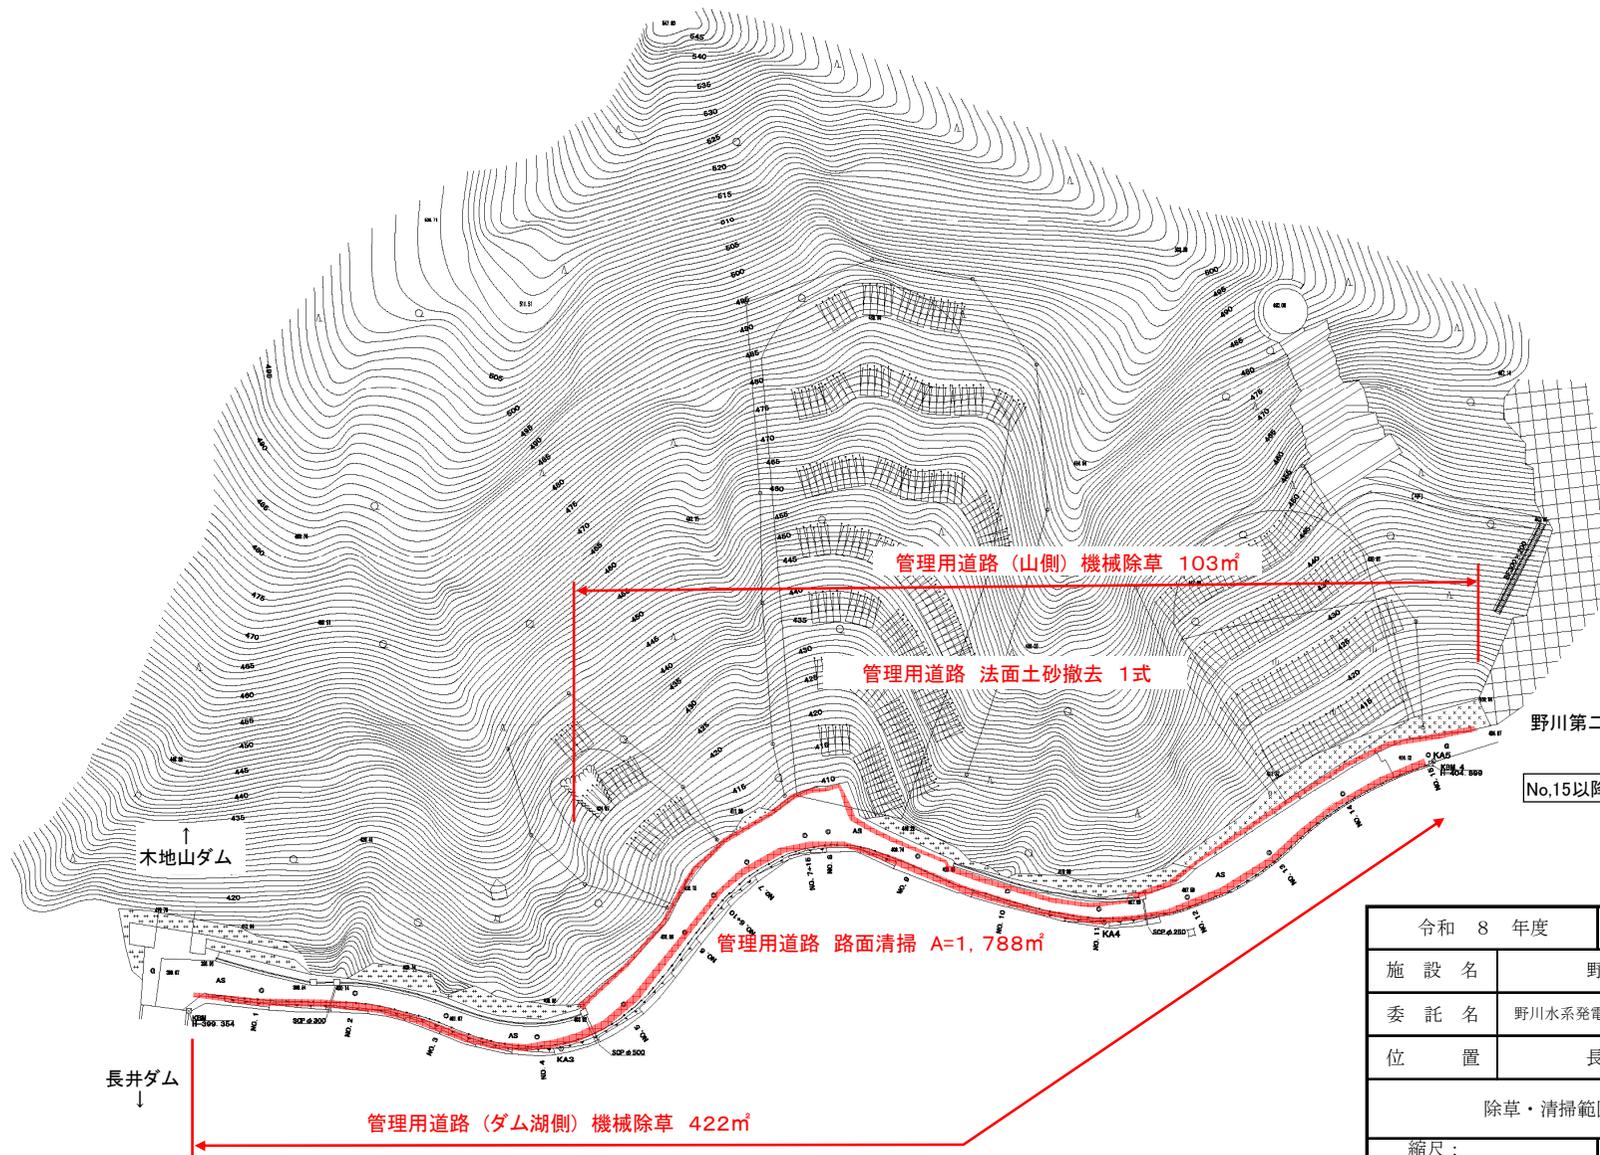




No.15以降は別図参照

令和 8 年度	図 番	23 葉 3
施設名	野川第二発電所	
委託名	野川水系発電所等施設維持管理業務委託	
位置	長井市平野地内	
除草・清掃範囲 その1		
縮尺:	審査	設計
山形県企業局	製図	

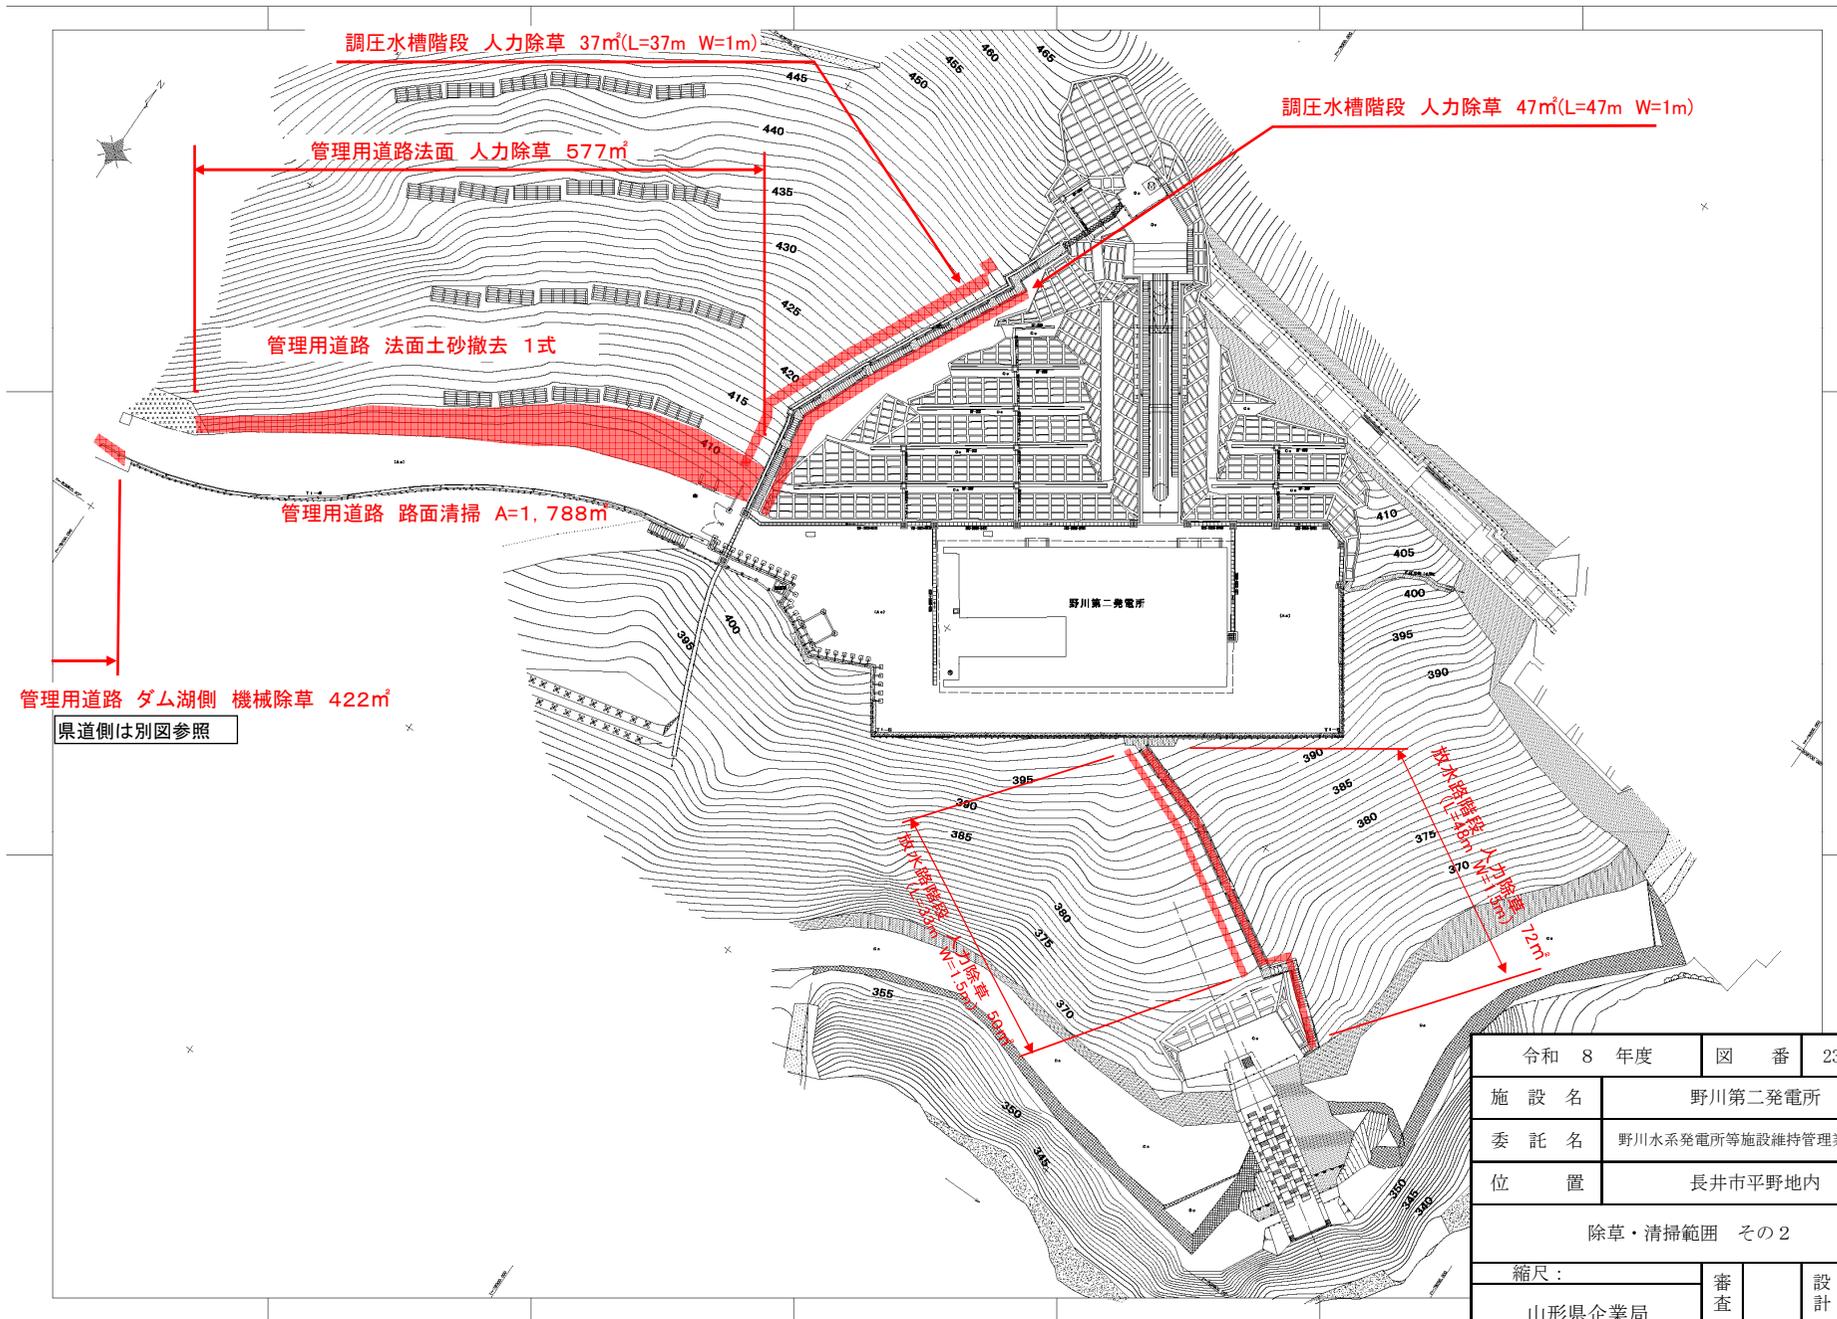

令和 8 年度	図 番	23 葉 4
施設名	野川第二発電所	
委託名	野川水系発電所等施設維持管理業務委託	
位置	長井市平野地内	
除草・清掃範囲 その2		
縮尺:	審査	設計
山形県企業局	製図	

 
調圧水槽 人力除草 56㎡

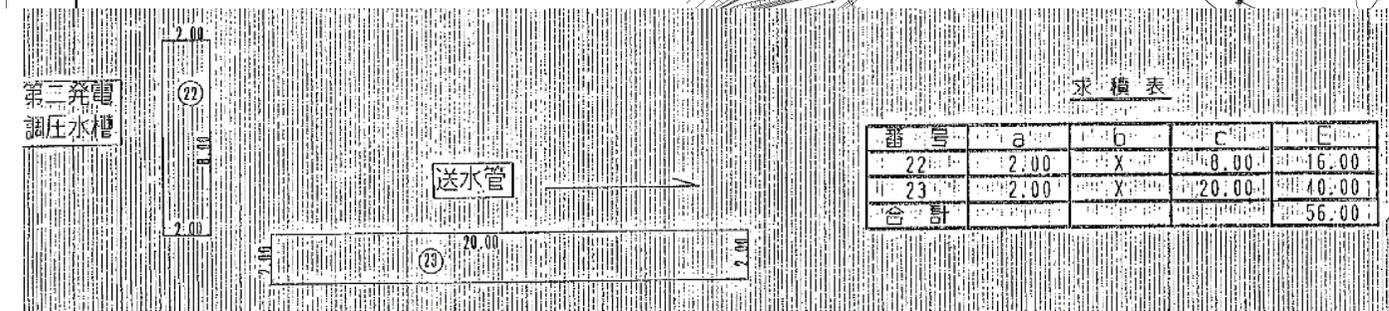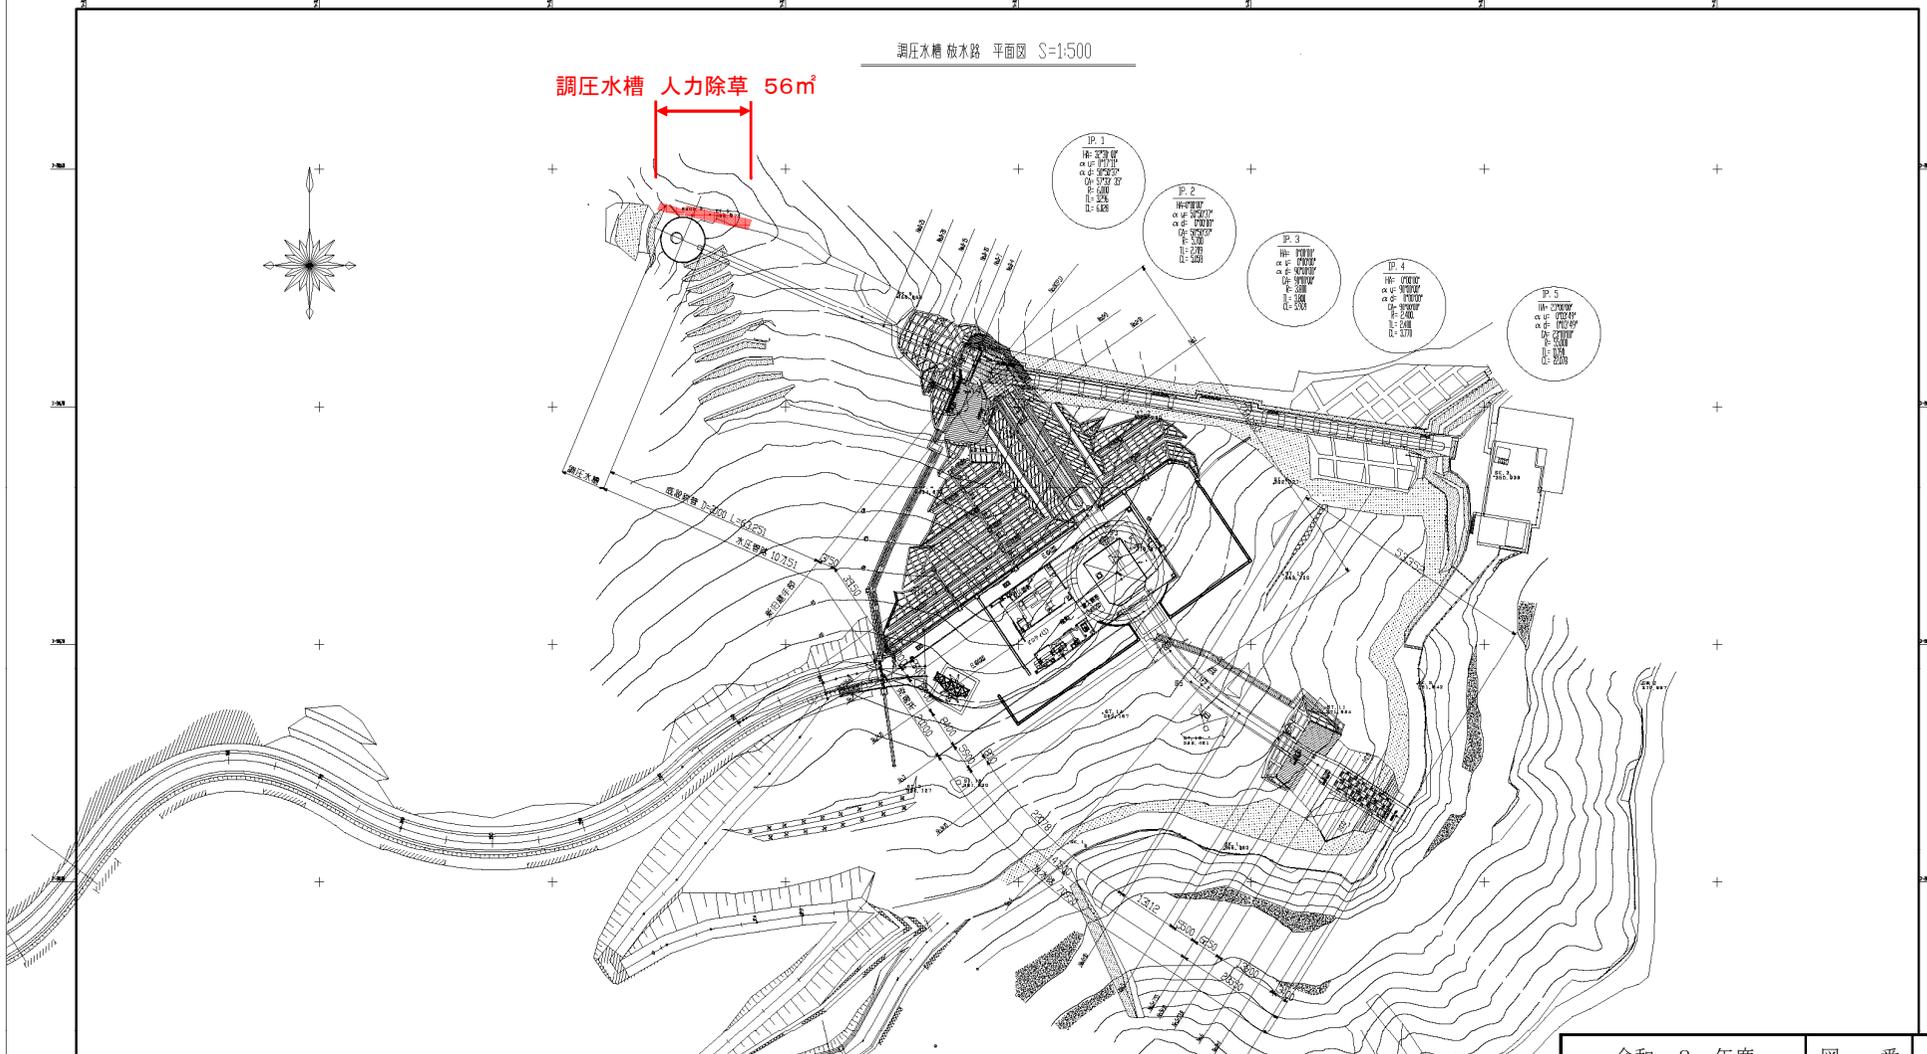

求積表

番号	a	b	c	d
22	2.00	X	8.00	16.00
23	2.00	X	20.00	40.00
合計				56.00

令和 8 年度	図 番	23 葉 5
施設名	野川第二発電所	
委託名	野川水系発電所等施設維持管理業務委託	
位置	長井市平野地内	
除草・清掃範囲 その3		
縮尺:	審査	設計
山形県企業局	製図	

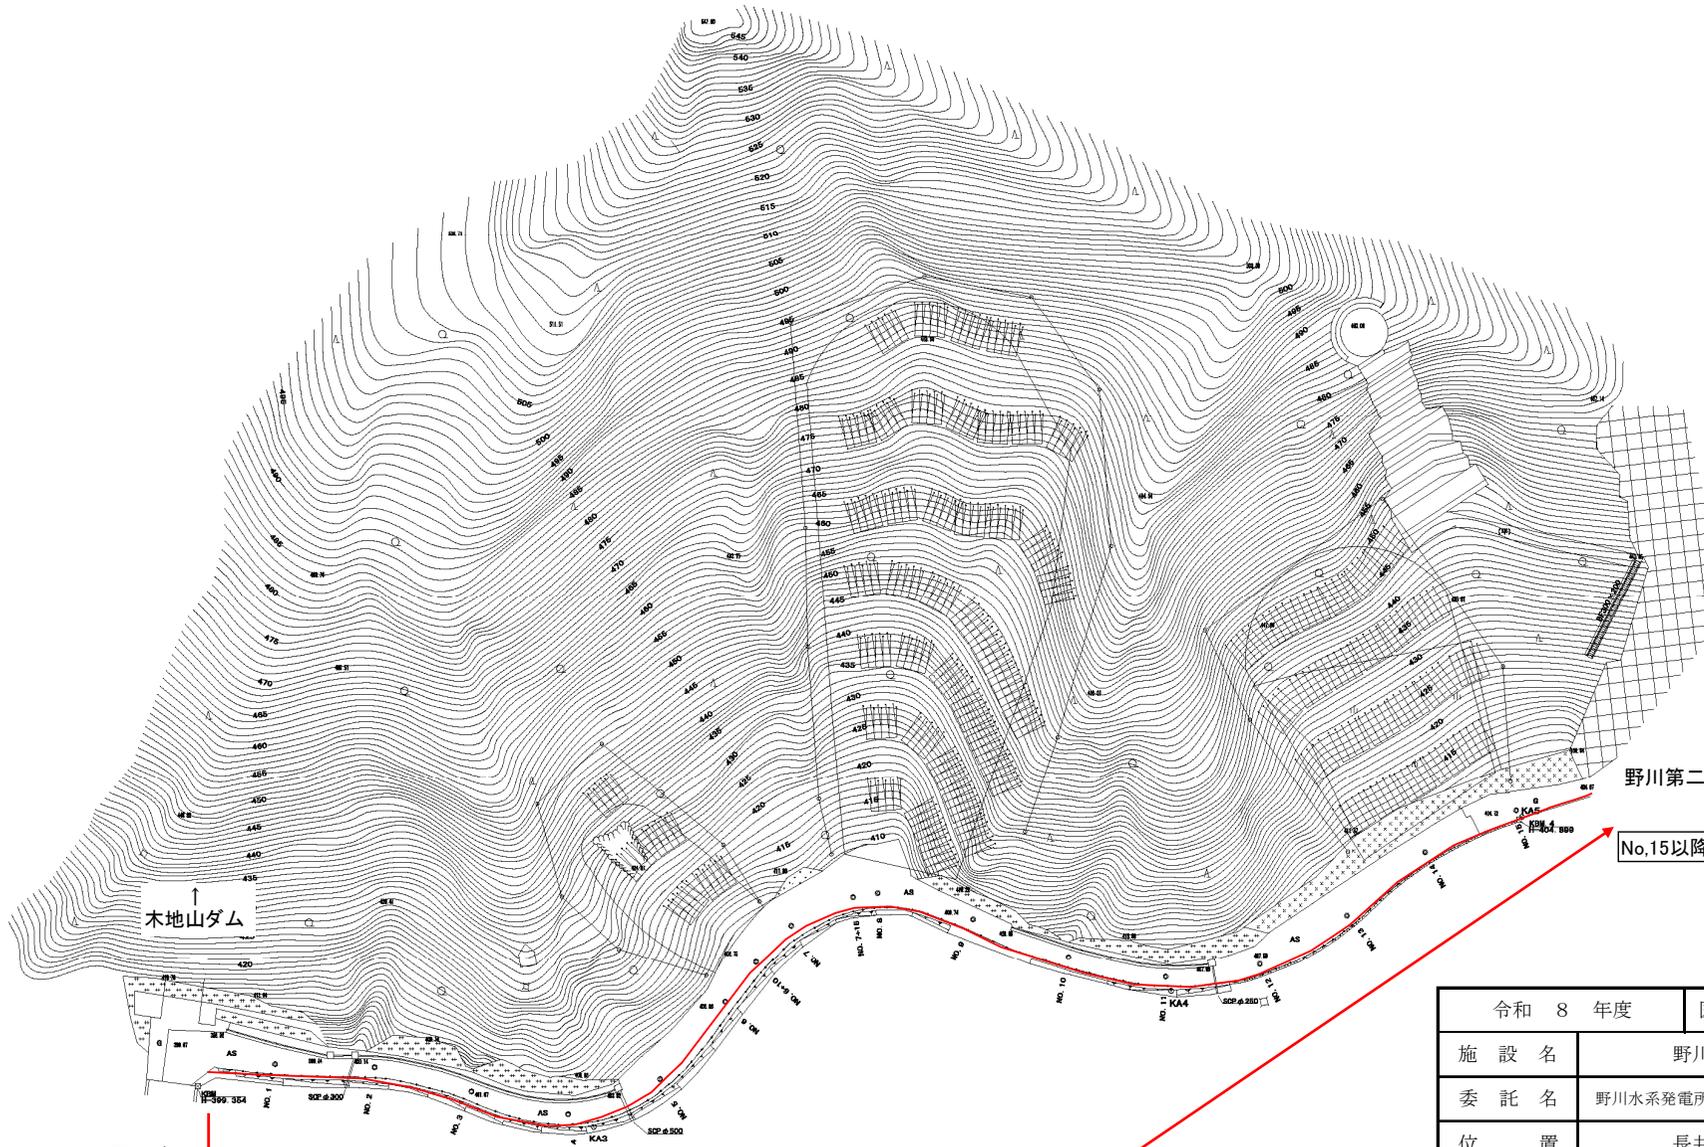


No.15以降は別図参照

長井ダム  
↓

ガードケーブル(ケーブルのみ)再設置及び撤去 L=298.9m

令和 8 年度	図 番	23 葉 6
施設名	野川第二発電所	
委託名	野川水系発電所等施設維持管理業務委託	
位置	長井市平野地内	
管理用道路 作業範囲		
縮尺:	審査	設計
山形県企業局	製図	

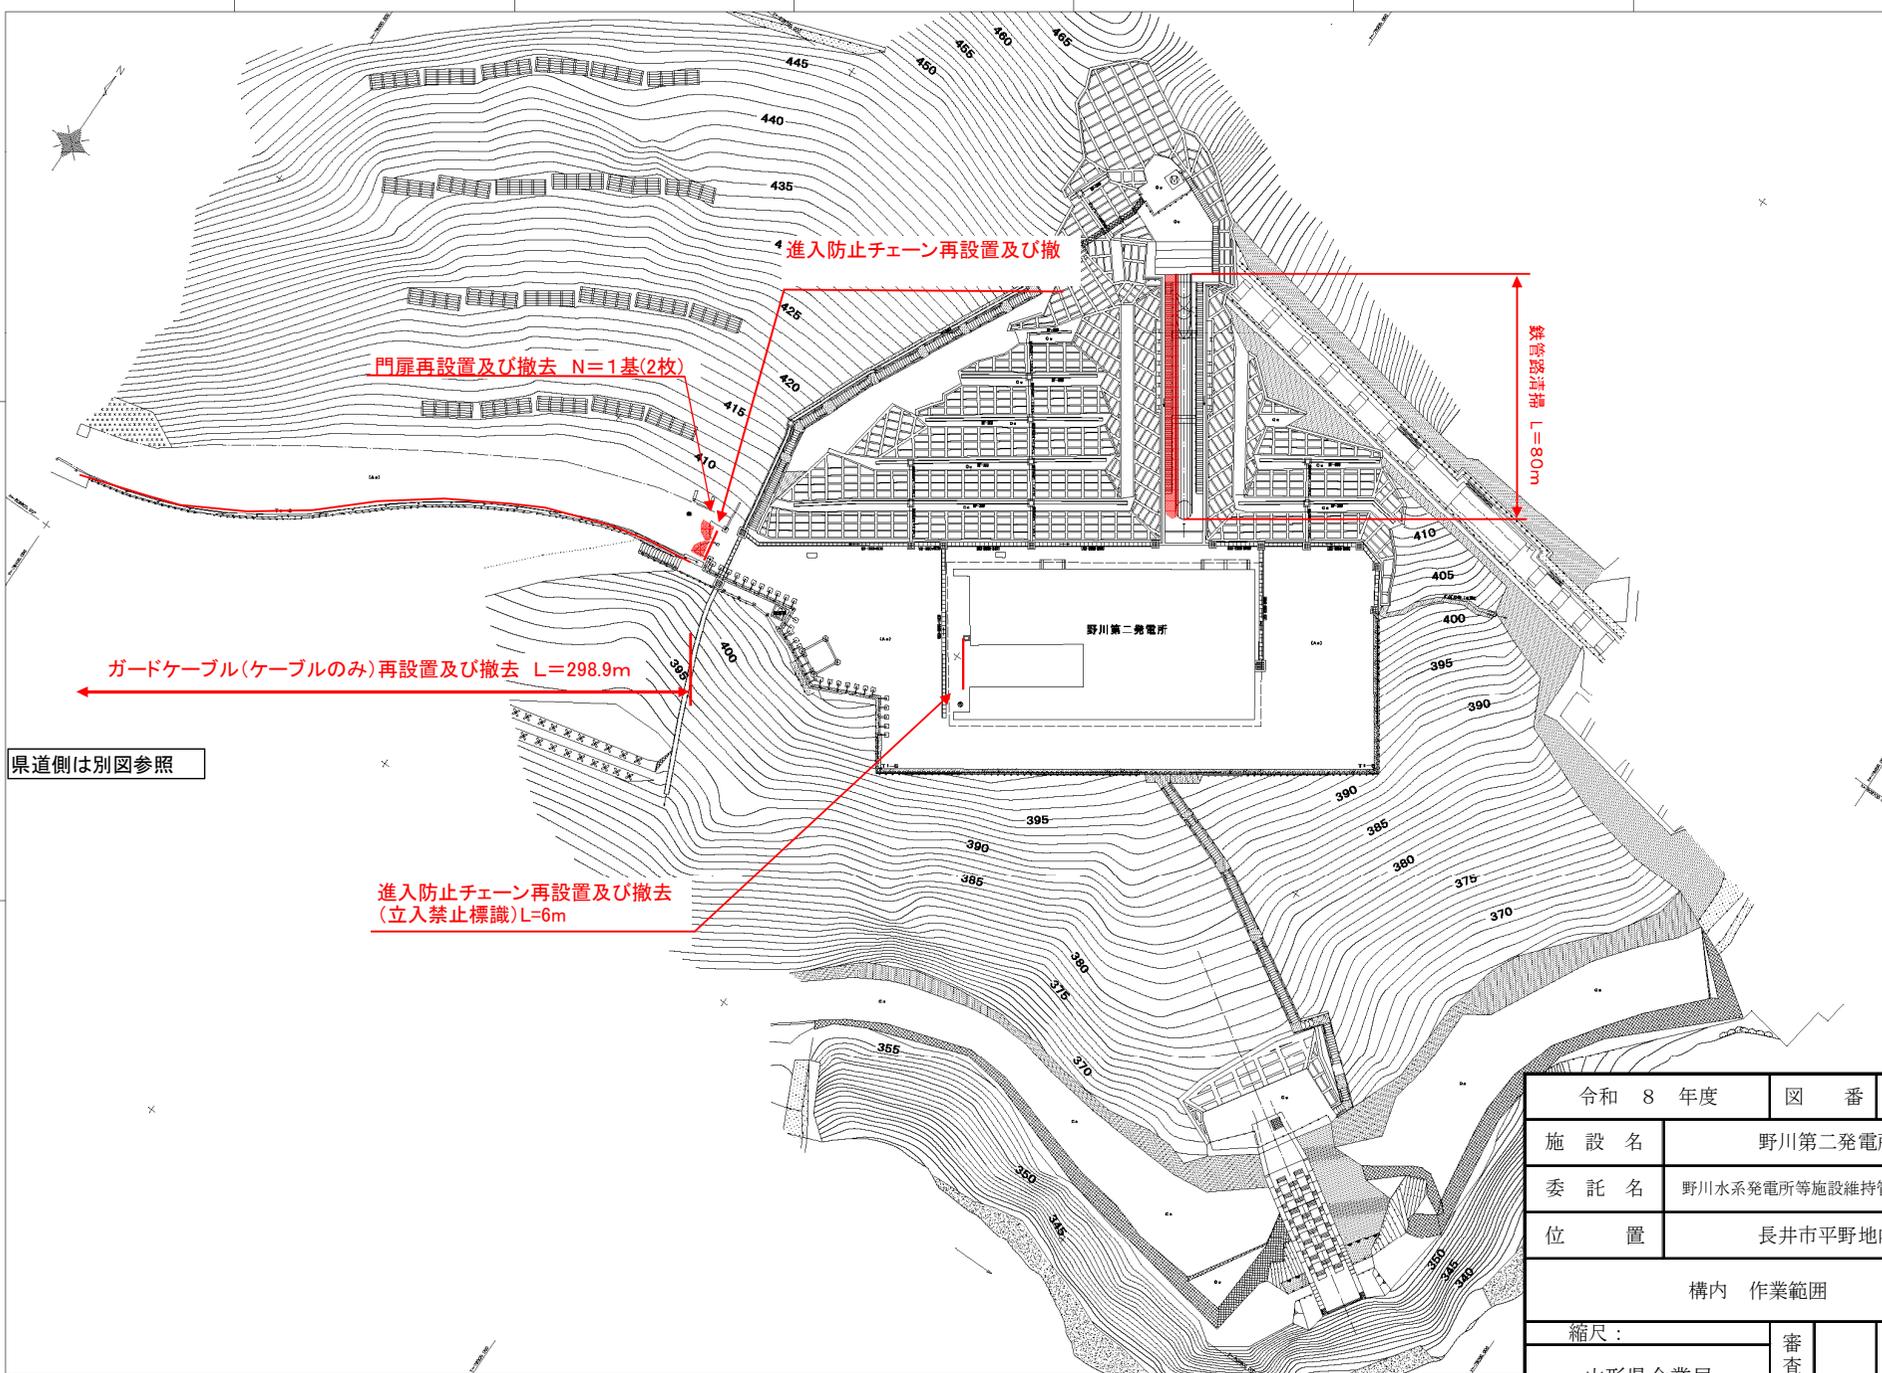

4 進入防止チェーン再設置及び撤去

門扉再設置及び撤去 N=1基(2枚)

鉄管設置棒 L=80m


ガードケーブル(ケーブルのみ)再設置及び撤去 L=298.9m

県道側は別図参照


進入防止チェーン再設置及び撤去  
(立入禁止標識)L=6m

令和 8 年度	図 番	23 葉 7
施 設 名	野川第二発電所	
委 託 名	野川水系発電所等施設維持管理業務委託	
位 置	長井市平野地内	
構内 作業範囲		
縮尺:	審 査	設 計
山形県企業局	製 図	

# 門扉詳細図

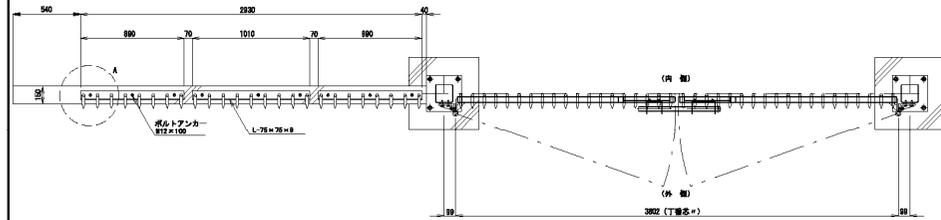


平面図 S-1:20

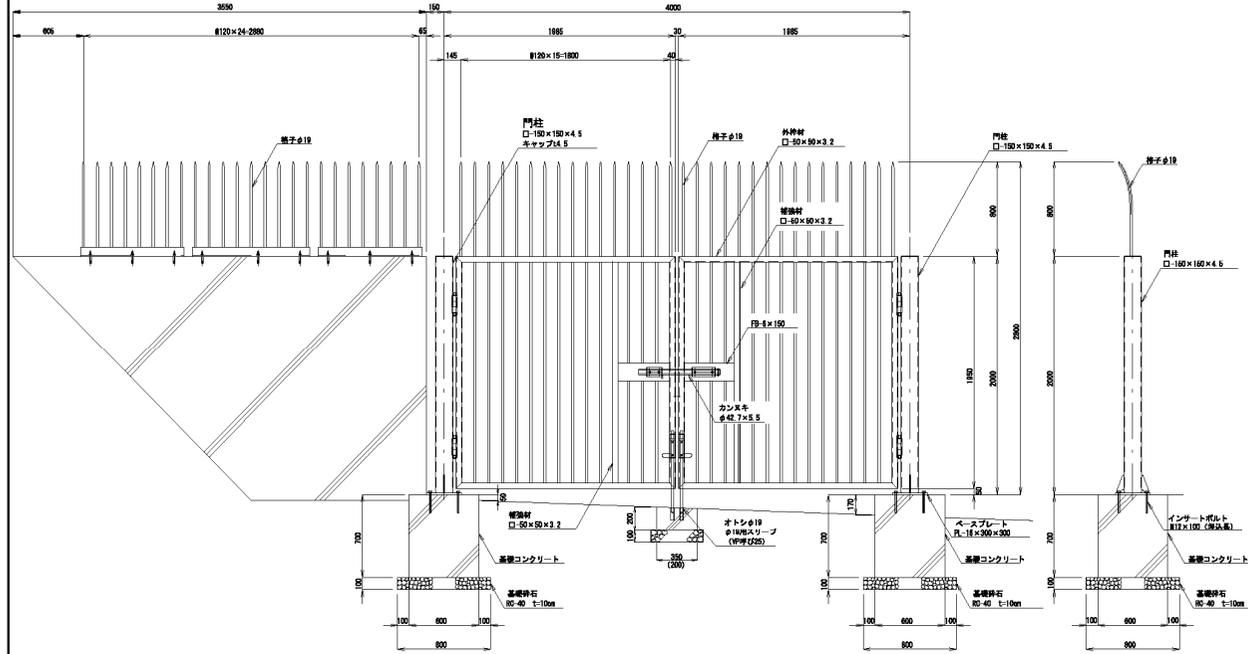


立面図 S-1:20


断面図 S-1:20

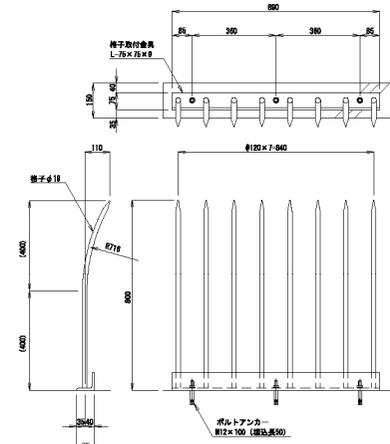

A部詳細図 S-1:10

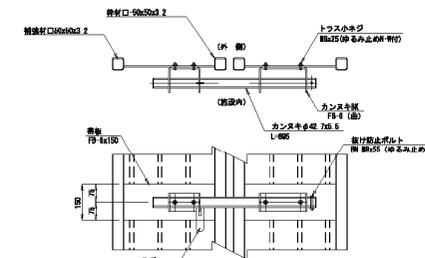

カンヌキ部詳細図 S-1:10

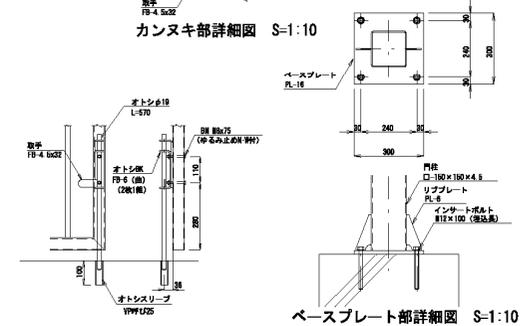

ベースプレート部詳細図 S-1:10



オトシ部詳細図

令和 8 年度	図 番	23 葉 8
施設名	野川第二発電所	
委託名	野川水系発電所等施設維持管理業務委託	
位置	長井市平野地内	
門扉詳細図		
縮尺:	審査	設計
山形県企業局	製図	


# 標準横断図

S=1:100


## 排水工詳細図

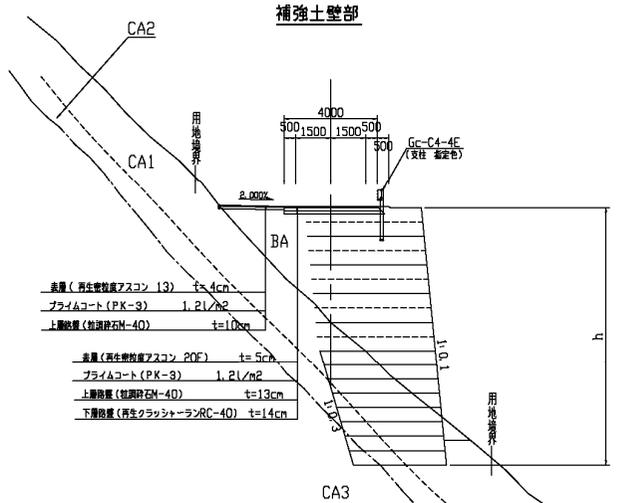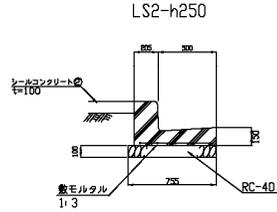


## 軽量盛土部

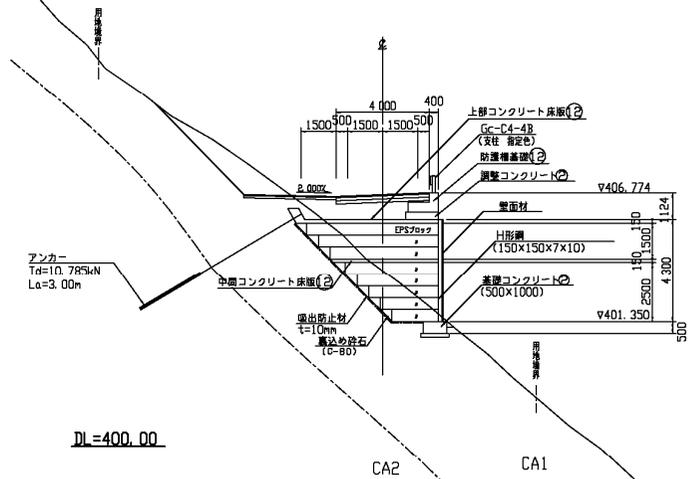

## 路肩詳細図

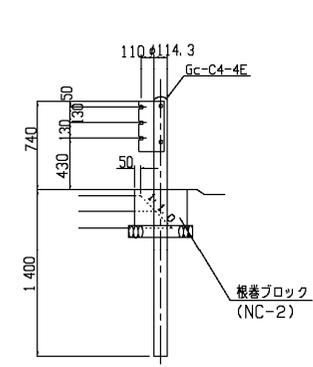

## 路肩詳細図 (軽量盛土部)

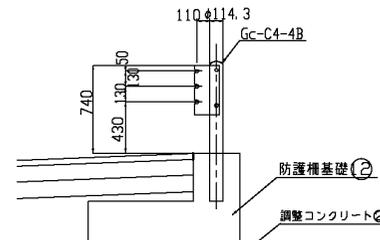


CA1: 土砂  
CA2: 軟岩 I  
CA3: 軟岩 II  
BA: 盛土

CA1: 土砂  
CA2: 軟岩 I  
BA: 盛土


DL=400.00

令和 8 年度	図 番	23 葉 9
施設名	野川第二発電所	
委託名	野川水系発電所等施設維持管理業務委託	
位置	長井市平野地内	
標準横断図 (ガードケーブル)		
縮尺:	審査	設計
山形県企業局	製図	


防護柵設置計画図

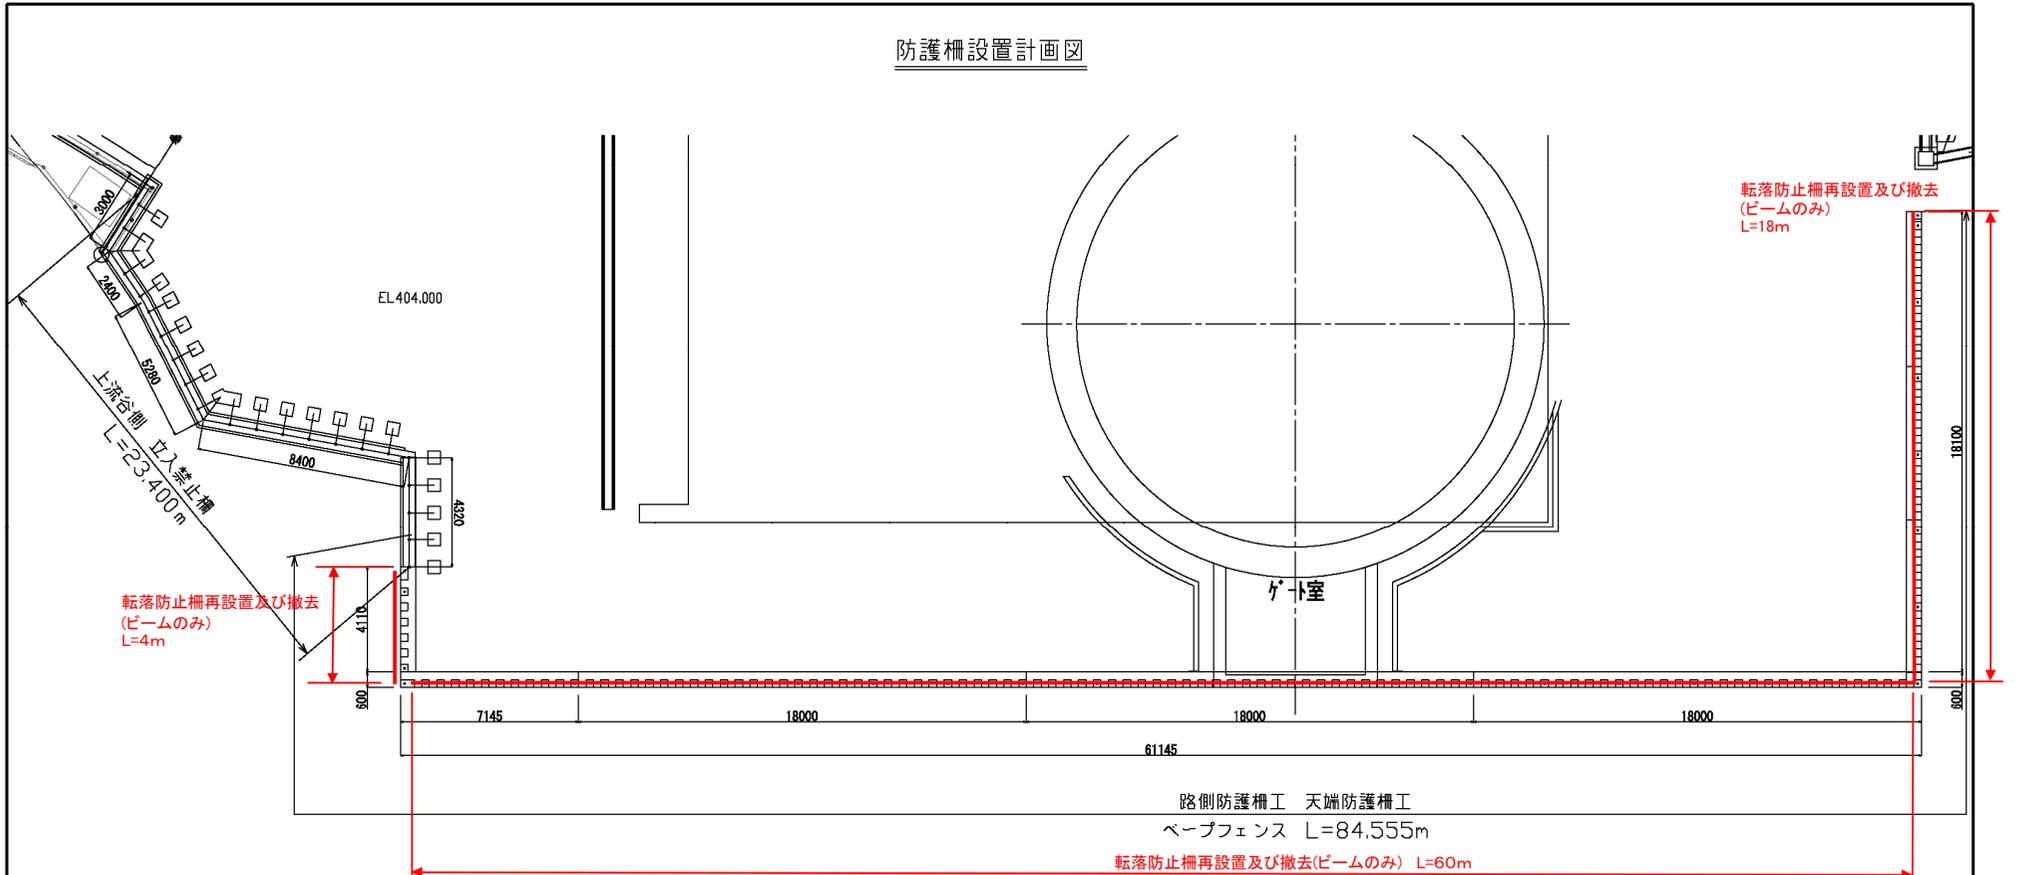

標準断面図

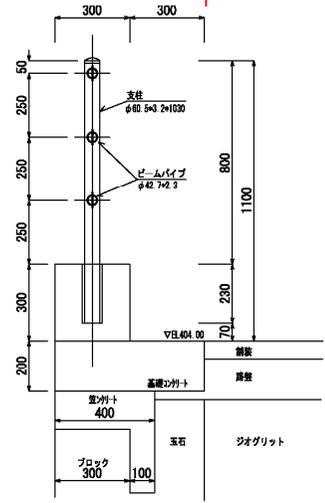


標準縦断面図

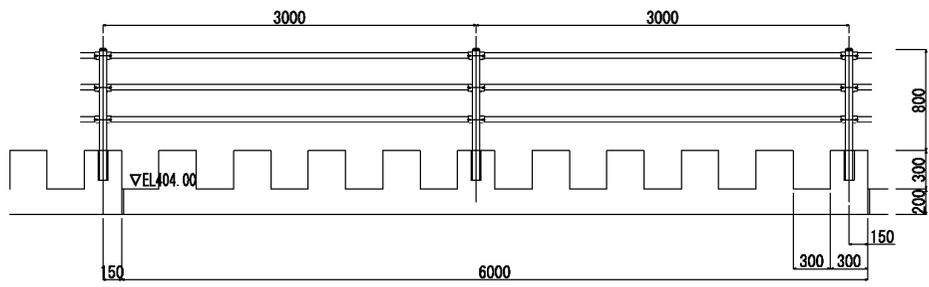


令和 8 年度	図 番	23 葉 10
施設名	野川第二発電所	
委託名	野川水系発電所等施設維持管理業務委託	
位置	長井市平野地内	
転落防止柵配置図 その1		
縮尺:	審査	設計
山形県企業局	製図	

# 詳細平面図

415

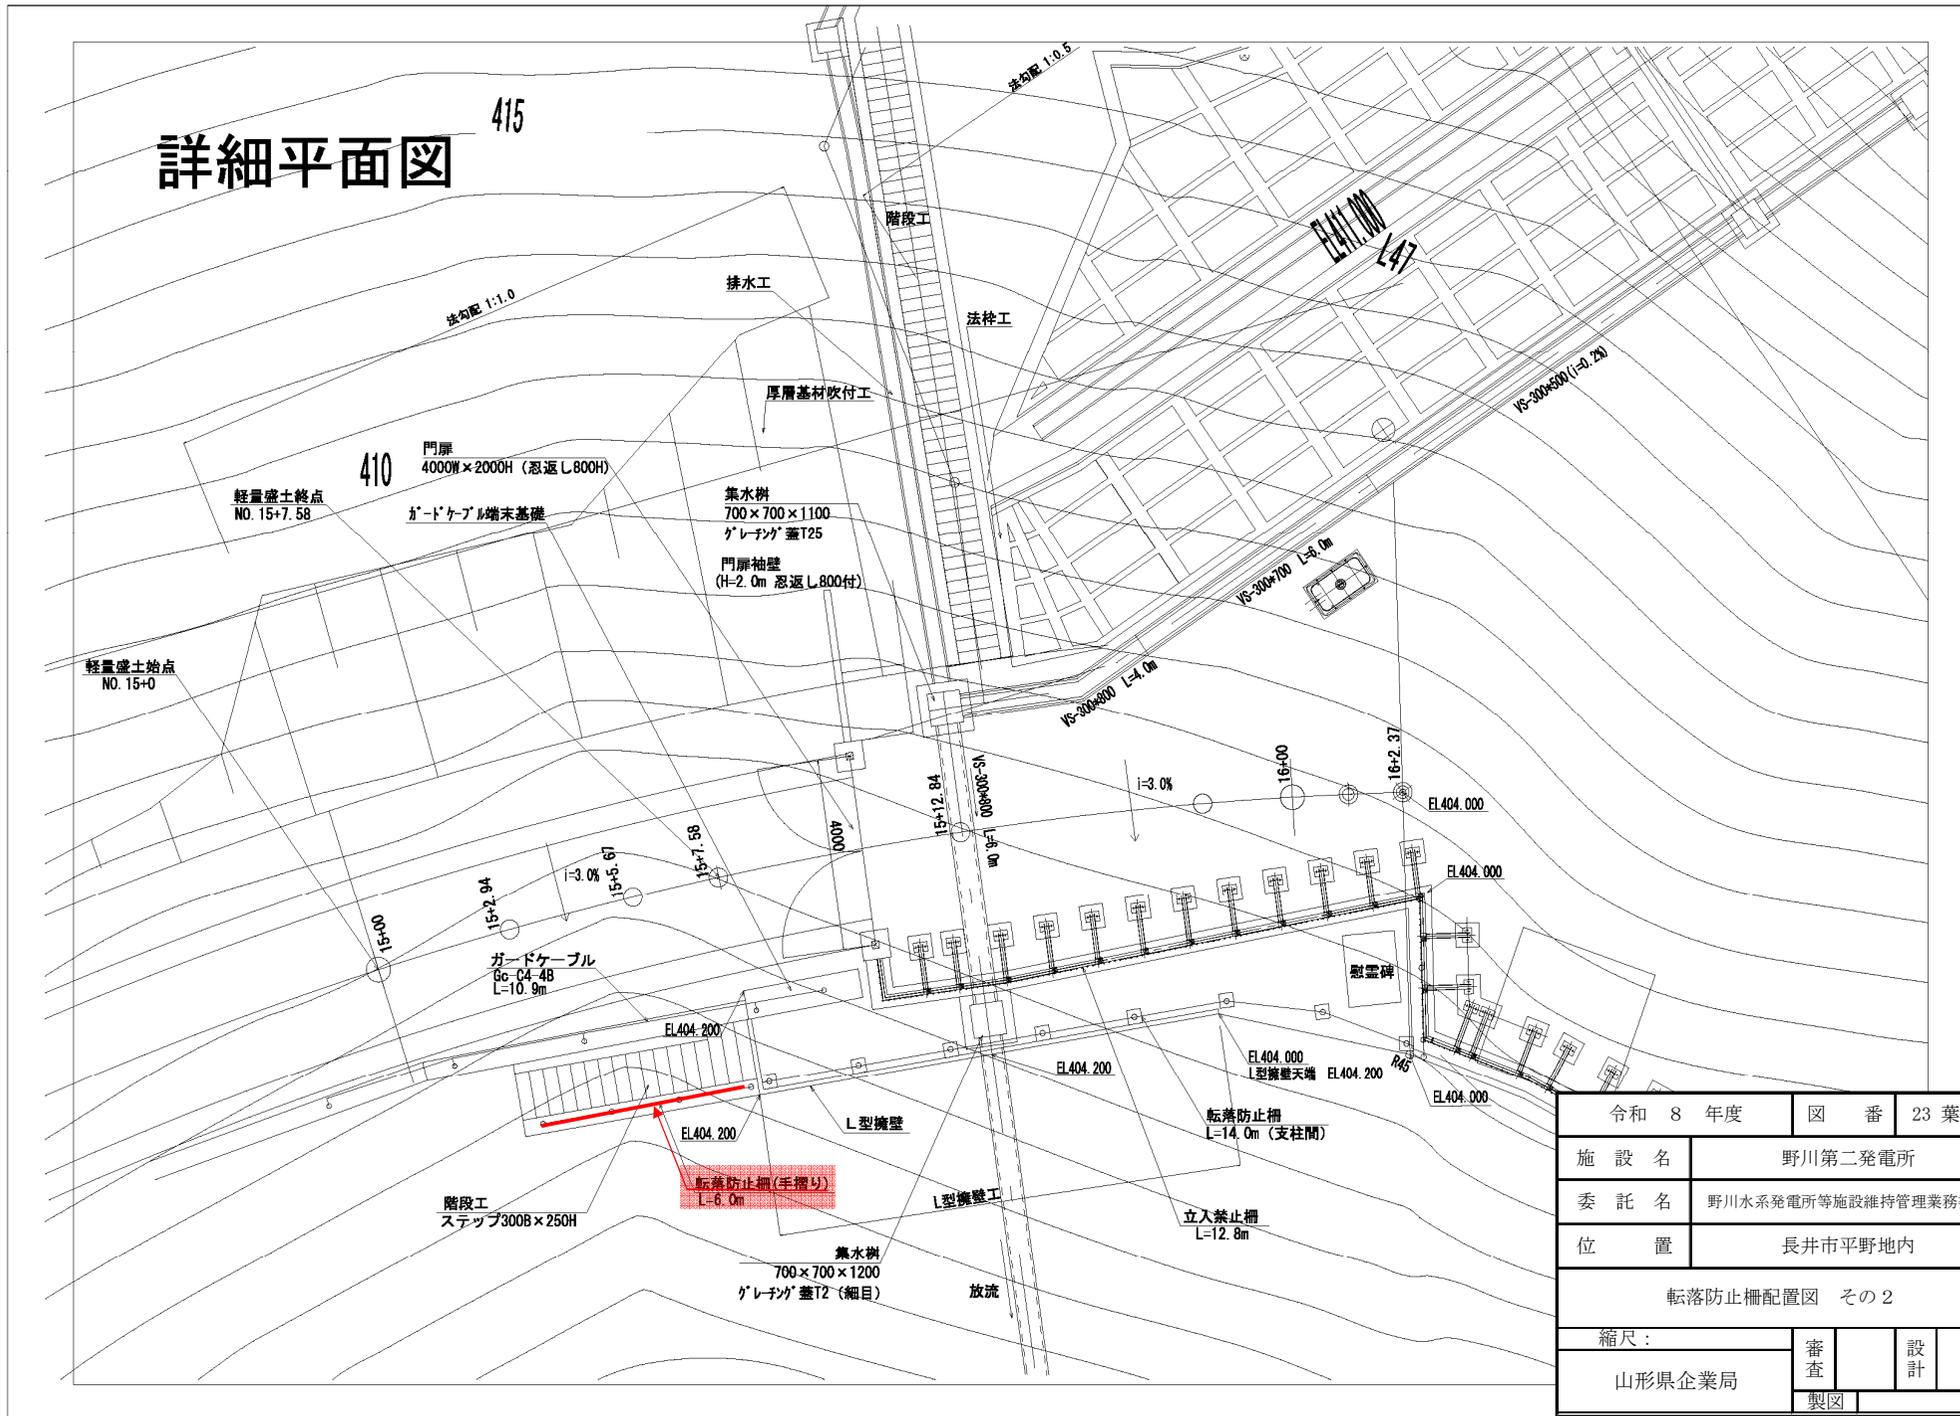

令和 8 年度	図 番	23 葉 11
施設名	野川第二発電所	
委託名	野川水系発電所等施設維持管理業務委託	
位置	長井市平野地内	
転落防止柵配置図 その2		
縮尺:	審査	設計
山形県企業局	製図	

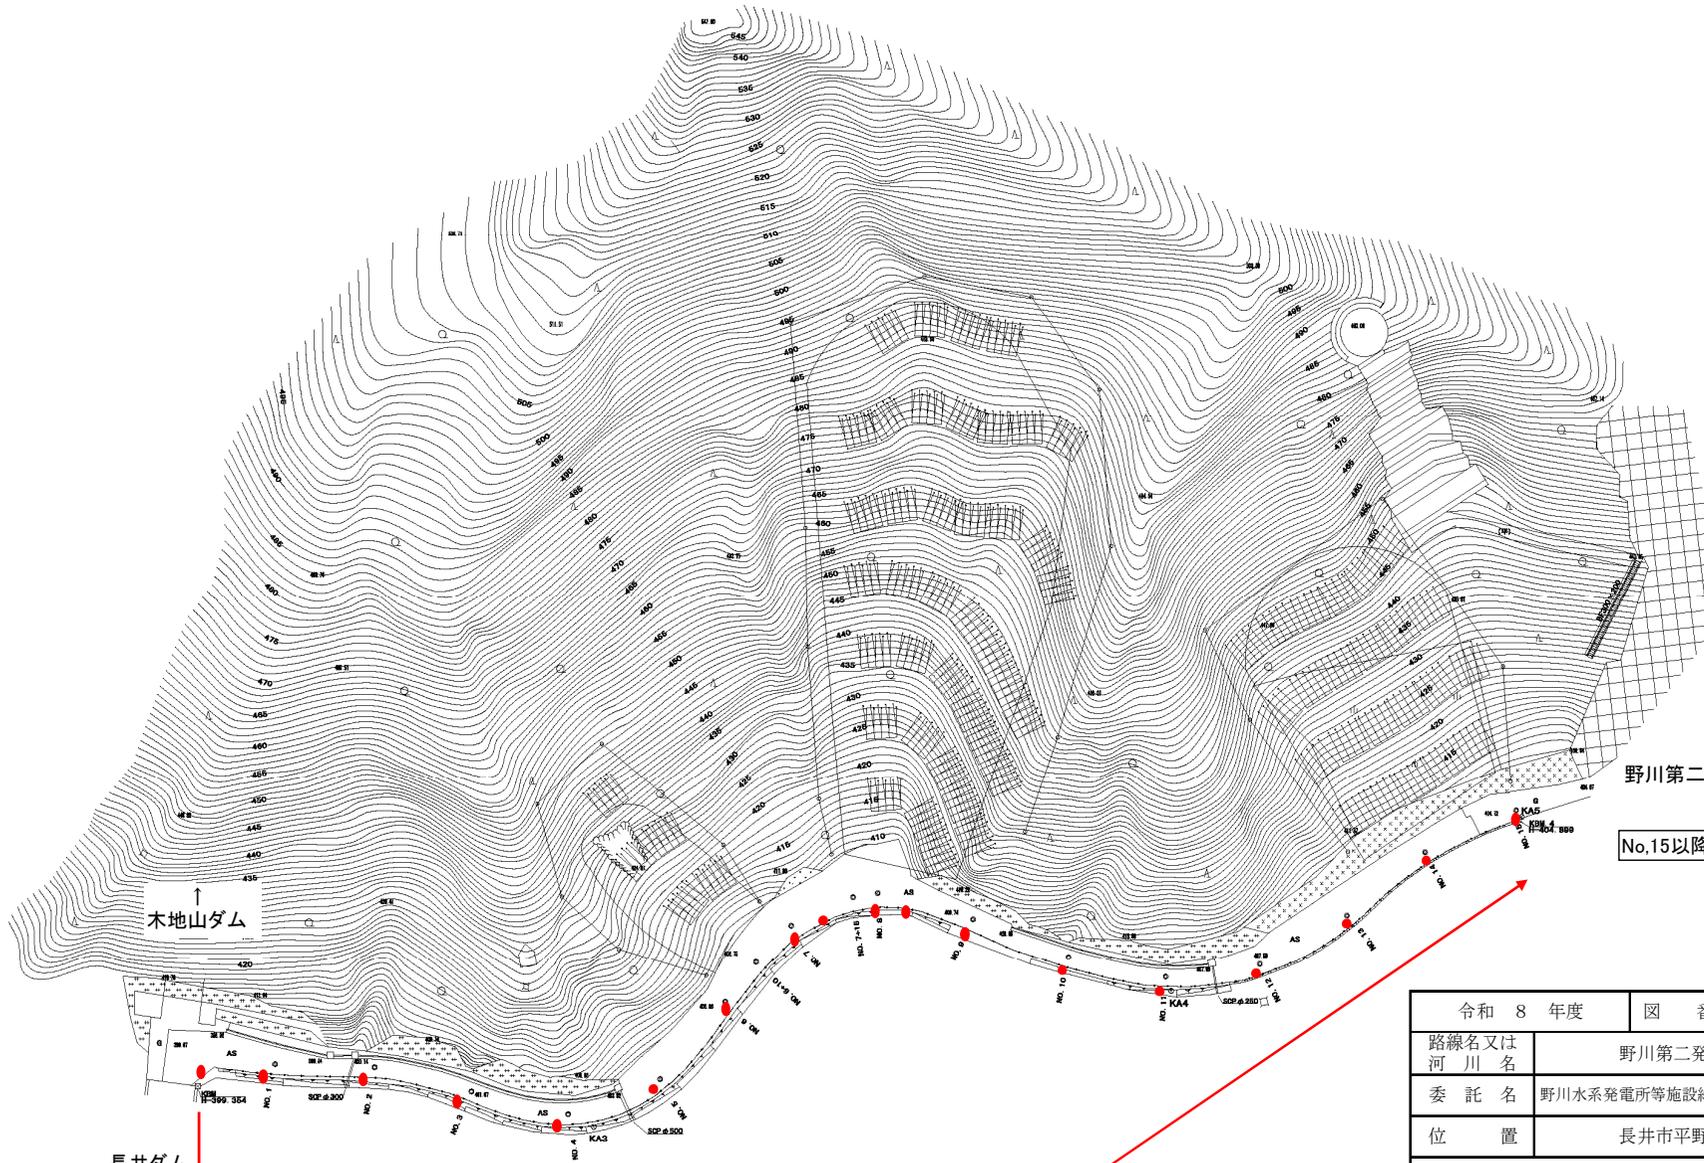


No.15以降は別図参照

長井ダム

路肩表示柱 18本


野川第二発電所→

令和 8 年度	図 番	23 葉 12
路線名又は 河 川 名	野川第二発電所	
委 託 名	野川水系発電所等施設維持管理業務委託	
位 置	長井市平野地内	
路肩表示柱 配置図 その1		
縮尺:	審 査	設 計
山形県企業局	製 図	

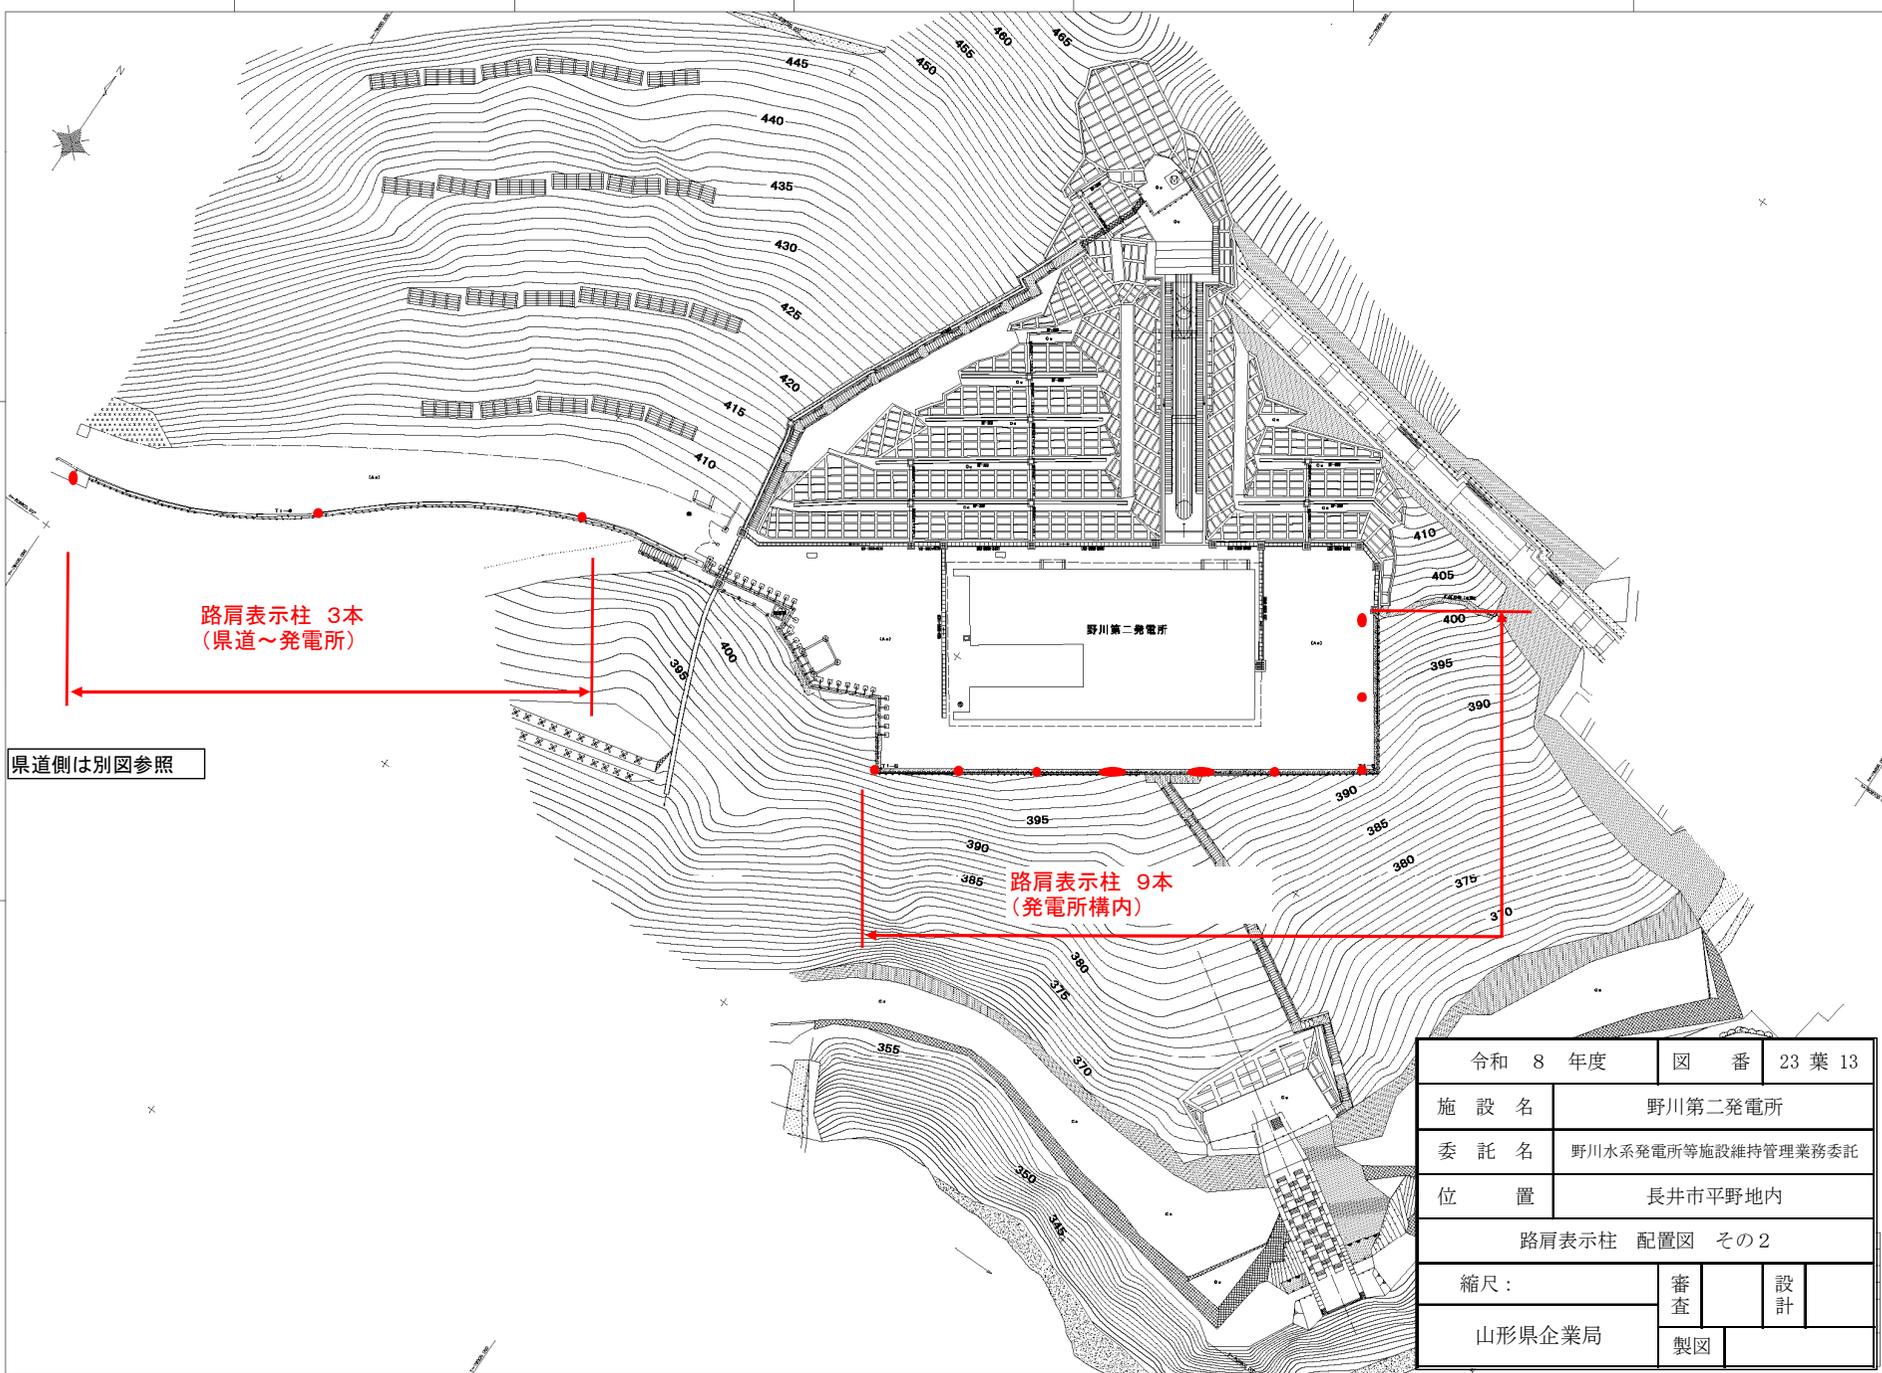

令和 8 年度	図 番	23 葉 13
施設名	野川第二発電所	
委託名	野川水系発電所等施設維持管理業務委託	
位置	長井市平野地内	
路肩表示柱 配置図 その2		
縮尺:	審査	設計
山形県企業局	製図	

L=242.0M

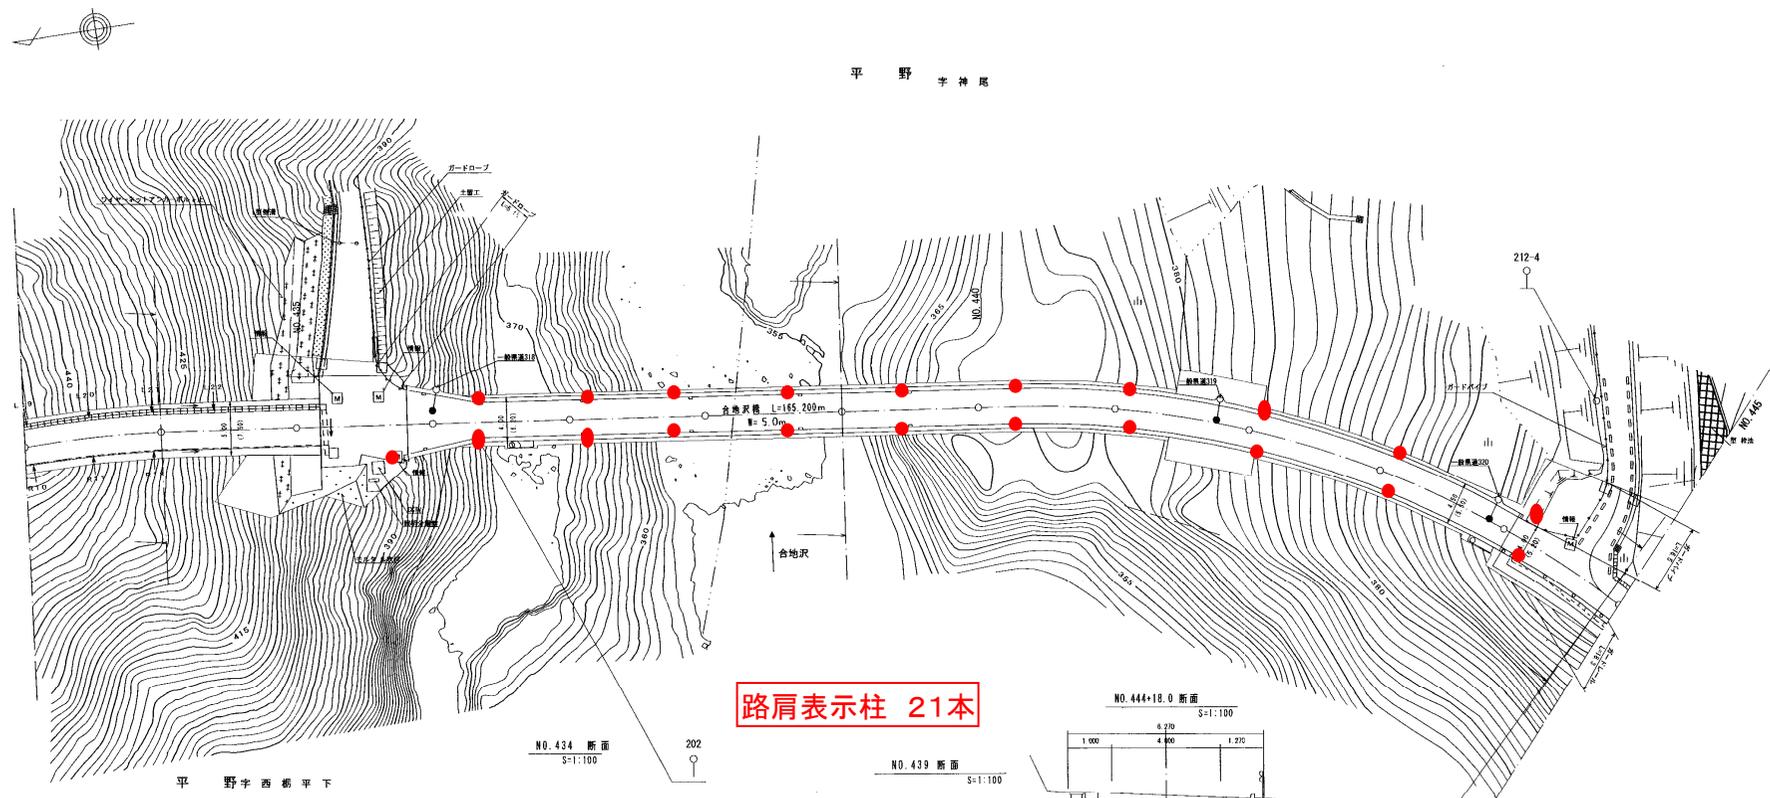

路肩表示柱 21本



NO.434 断面 S=1:100

NO.439 断面 S=1:100

NO.444+18.0 断面 S=1:100


凡例

記号	名称	記号	名称	記号	名称
⊙	電力柱	田	野面石積	水	水田
⊙	電話柱	煙	ブロック積	煙	煙
側溝	側溝	桑	ガーベラ	桑	桑畑
側溝	L型側溝	果	ガーベラ	果	果樹園
案内標識	案内標識	広	ガーベラ	広	広葉樹
道路標識	道路標識	針	等高線	針	針葉樹
グリネット	グリネット	荒	崩土	荒	荒地
道路照明灯	道路照明灯	セ	セルタル吹付け	セ	セルタル
カーブミラー	カーブミラー	雪	雪崩予防標	雪	雪崩
円形側溝	円形側溝	手	手すり	手	手すり
		金	金属プレート	金	金属プレート
		管	管理用ほしご	管	管理用ほしご

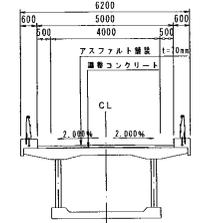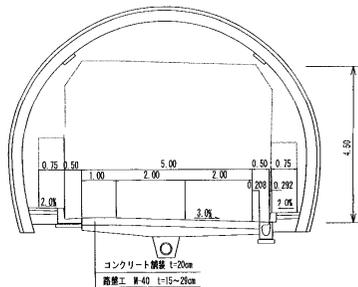

令和 8 年度	図 番	23 葉 14
施設名	野川第二発電所	
委託名	野川水系発電所等施設維持管理業務委託	
位置	長井市平野地内	
路肩表示柱 配置図 その3		
縮尺:	審査	設計
山形県企業局	製図	

分動番号	001 (44m)	002 (15m)	003 (165m)
道路種類	Go		Au
車線部			
勾配	1.05%		2.50%
道路敷面積	500	237	1276
道路部面積	260	144	757
車道面積	217	50	656
歩道面積			

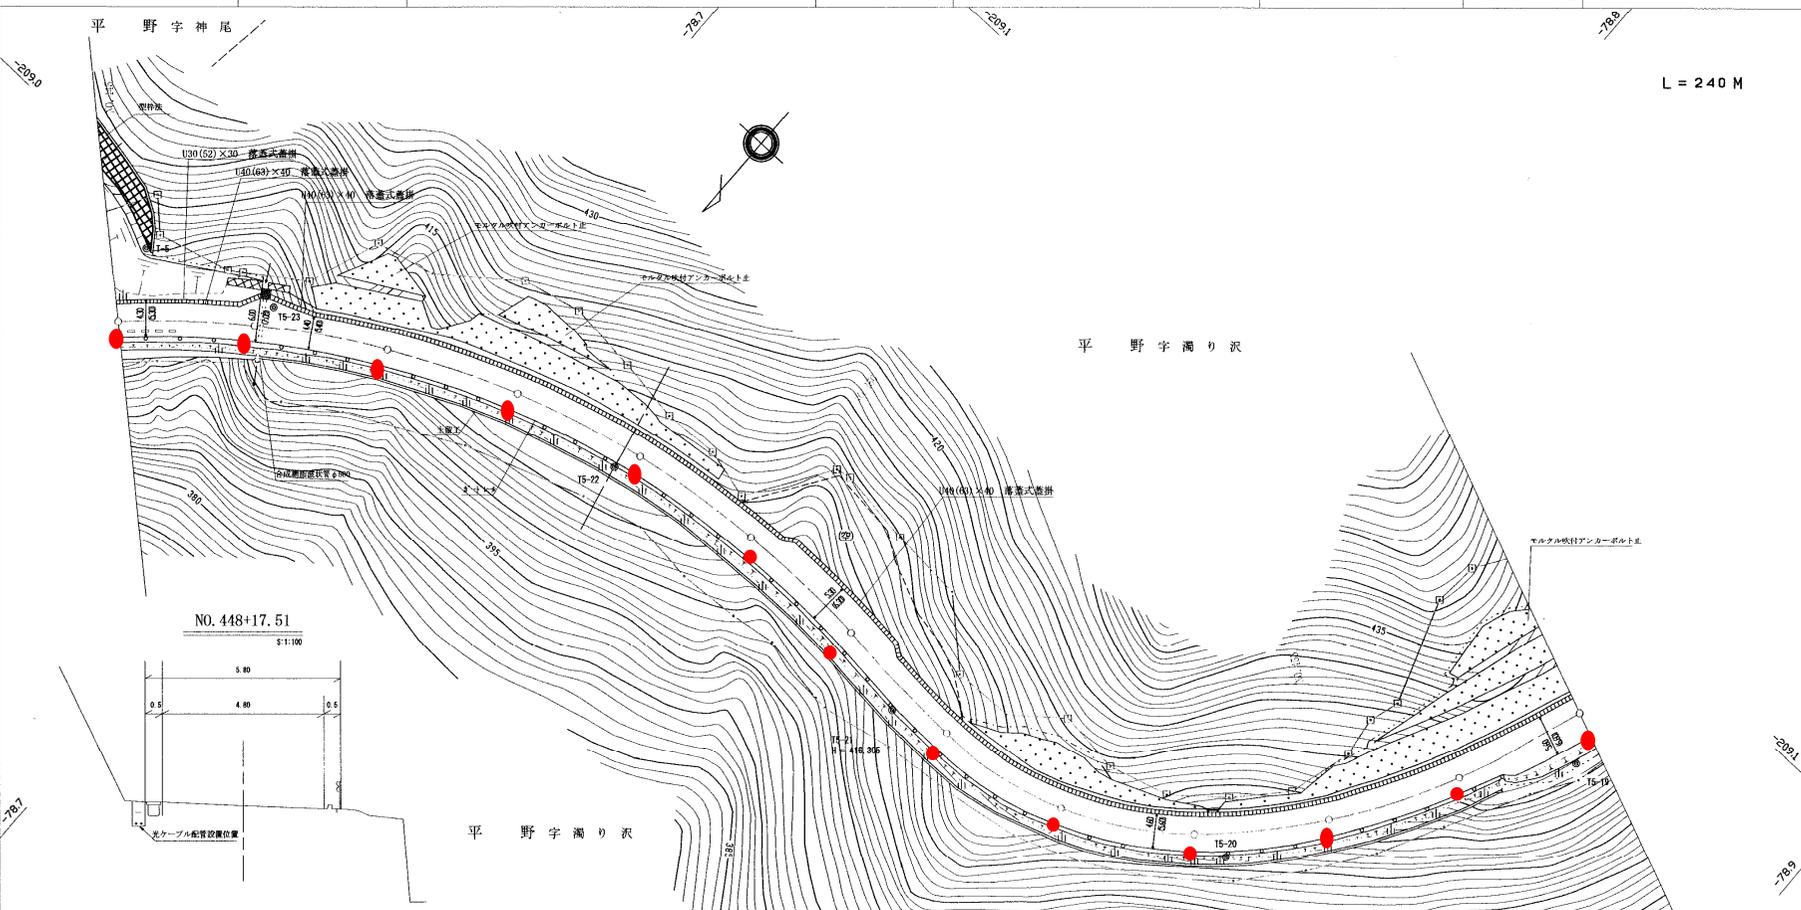

NO. 448+17.51  
S:1:100

凡 例

記号	名称	記号	名称	記号	名称
○	電力柱	■	野面石積	川	水田
●	電話柱	□	ブロック積	∇	畑
○	側溝	■	コンクリート壁	ヤ	桑畑
○	L型側溝	○	ガードレール	○	果樹園
▽	案内標識	○	ガードレール	○	広葉樹
↑	道路標識	○	ガードレール	○	針葉樹
○	デリネーター	○	等高線	△	山
●	道路照明灯	○	崩	△	土
○	カーブミラー	○	モルタル吹付け	△	雪崩防止施設
		○	落石防止施設		

舗装構成


平成	年度施工	種	厚	厚さ	mm	Ts
		表層	再生粗粒集料A20F	5	1.00	5.00
			ブライムコートPK-5	0	1.00	0.00
		上層	粒層砂5B-40	13	0.35	4.55
		下層	再生粗粒集料A20F	14	0.25	3.50
		計				13.05

A交通 設計 CBR 12 %  
凍結深 冬季閉鎖に付考慮しない

路肩表示柱 13本

分割番号	路面種類	曲線部	勾配	道路敷面積	道路部面積	車道面積	歩道面積
				4652	1390	1152	

令和 8 年度	図 番	23 葉 15
施設名	野川第二発電所	
委託名	野川水系発電所等施設維持管理業務委託	
位置	長井市平野地内	
路肩表示柱 配置図 その4		
縮尺:	審査	設計
山形県企業局	製図	

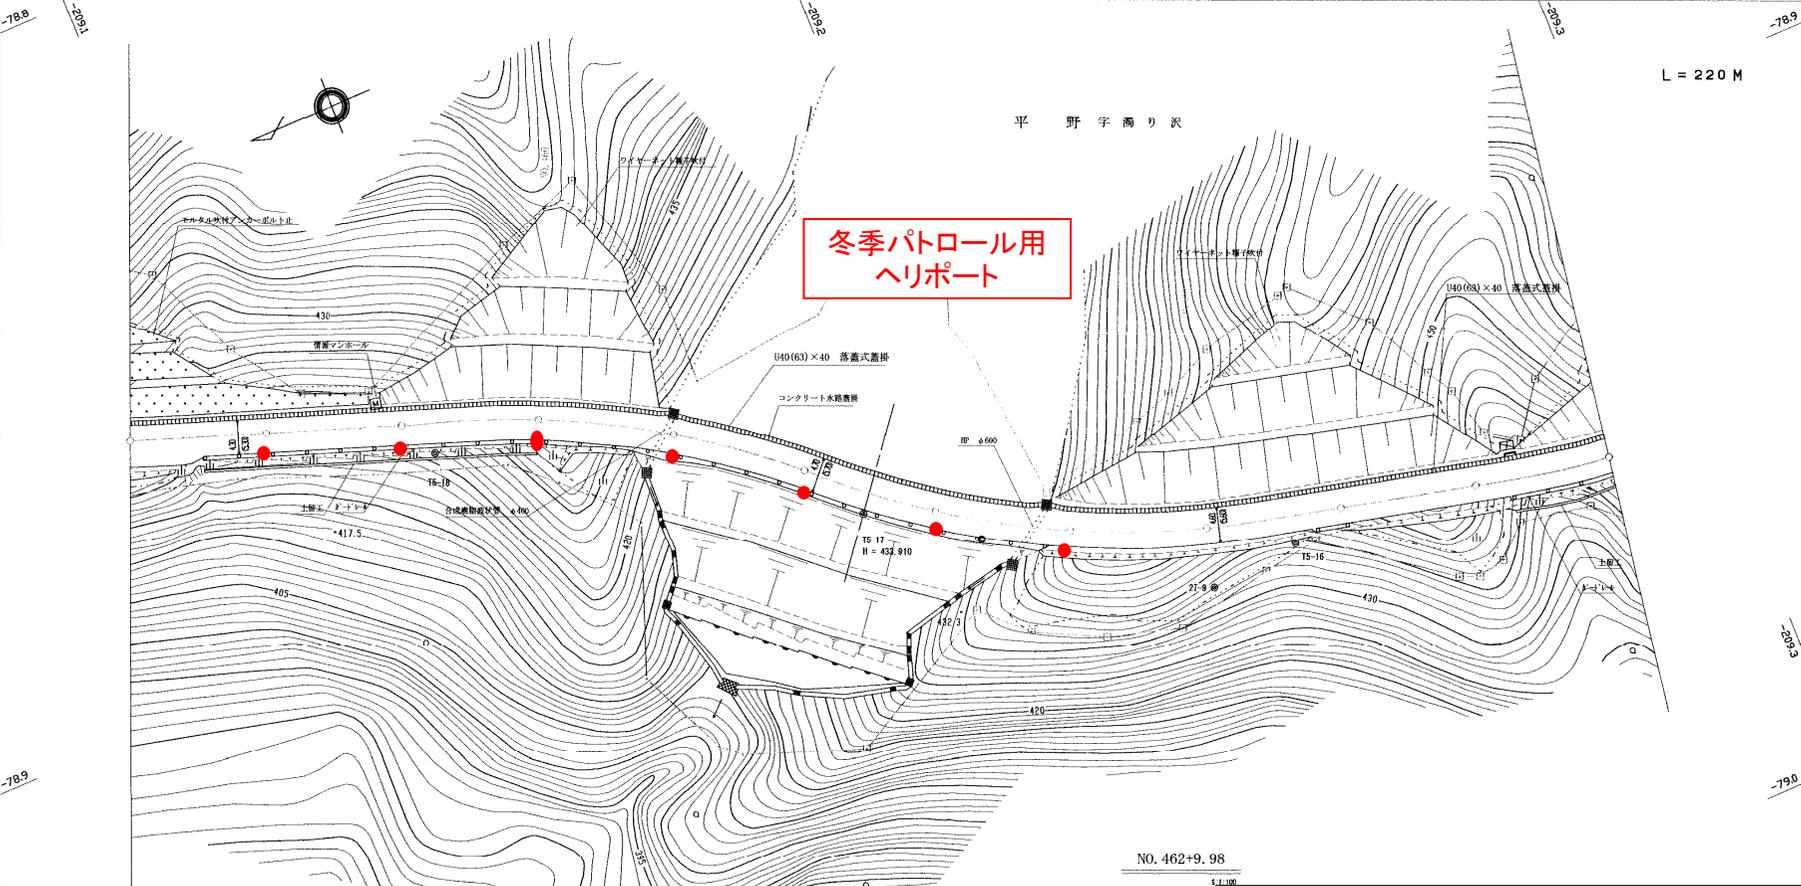

凡 例

記号	名称	記号	名称	記号	名称
○	電力柱	■	野面石積	□	水田
●	電話柱	□	ブロック積	▽	畑
○	側溝	□	コンクリート壁	▽	桑畑
▽	L型側溝	○	ガードレール	○	果樹園
▽	案内標識	○	ガードレール	○	広葉樹
▽	道路標識	○	ガードレール	○	針葉樹
○	プリネーター	○	等高線	△	荒地
○	道路照明灯	○	崩土	△	荒地
○	カーブミラー	○	モルタル供付	△	荒地
		○	雪崩防止施設	△	荒地
		○	落石防止施設	△	荒地

路肩表示柱 7本

分割番号		001 (220m)
路面種類		As
曲線部	R=130	R=130
勾配		8.0%
道路敷面積		7404
道路部面積		1249
車道面積		1034
歩道面積		

平成 20 年 10 月

令和 8 年度	図 番	23 葉 16
施設名	野川第二発電所	
委託名	野川水系発電所等施設維持管理業務委託	
位置	長井市平野地内	
路肩表示柱 配置図 その5		
縮尺:	審査	設計
山形県企業局	製図	


屋外管理用階段手摺図

管理用階段④ (1/4)

平面図

S=1:100

野川第二発電所  
建屋側

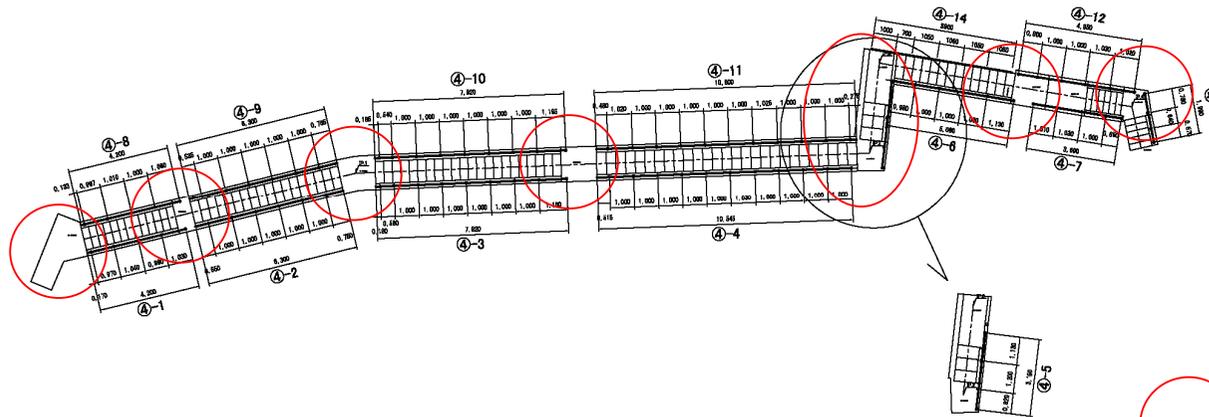


放水口側

チェーン手摺り撤去箇所


令和 8 年度	図 番	23 業 17
施 設 名	野川第二発電所	
委 託 名	野川水系発電所等施設維持管理業務委託	
位 置	長井市平野地内	
チェーン手摺り撤去箇所 その1		
縮尺:	審 査	設 計
山形県企業局	製 図	

# ゲート室外部手摺


平面図

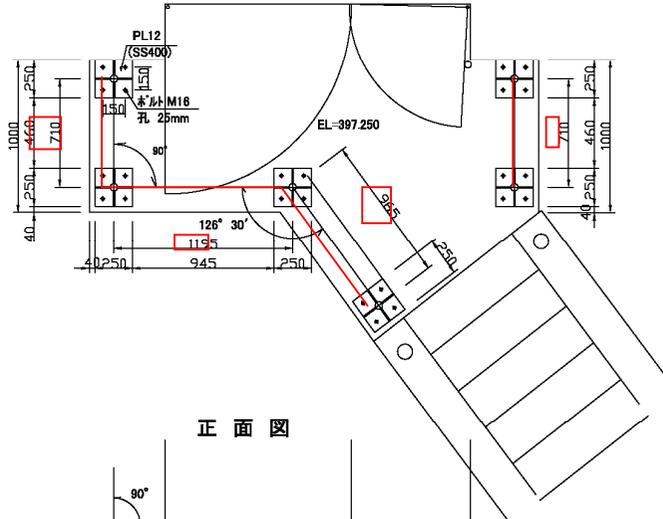


正面図

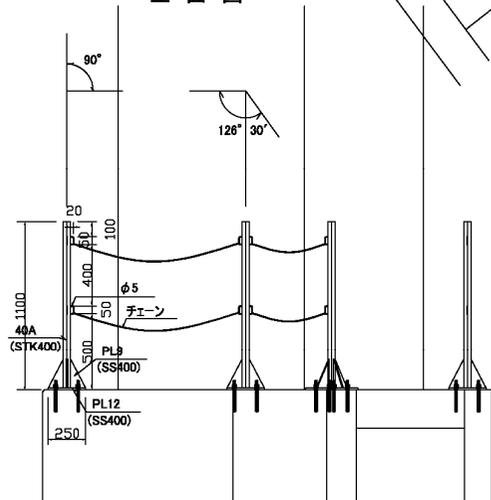

詳細図

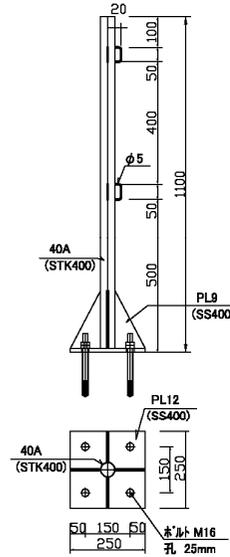

リング取り付け位置

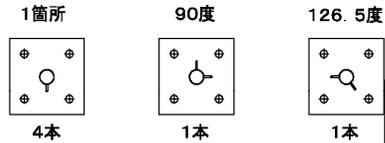


ゲート室外部 手摺り延長	
①	710
②	1195
③	965
④	710
合計	3580

## チェーン手摺り撤去箇所


令和 8 年度	図 番	23 葉 18
施設名	野川第二発電所	
委託名	野川水系発電所等施設維持管理業務委託	
位置	長井市平野地内	
チェーン手摺り撤去箇所 その2		
縮尺:	審査	設計
山形県企業局	製図	

野川第二発電所  
建屋側



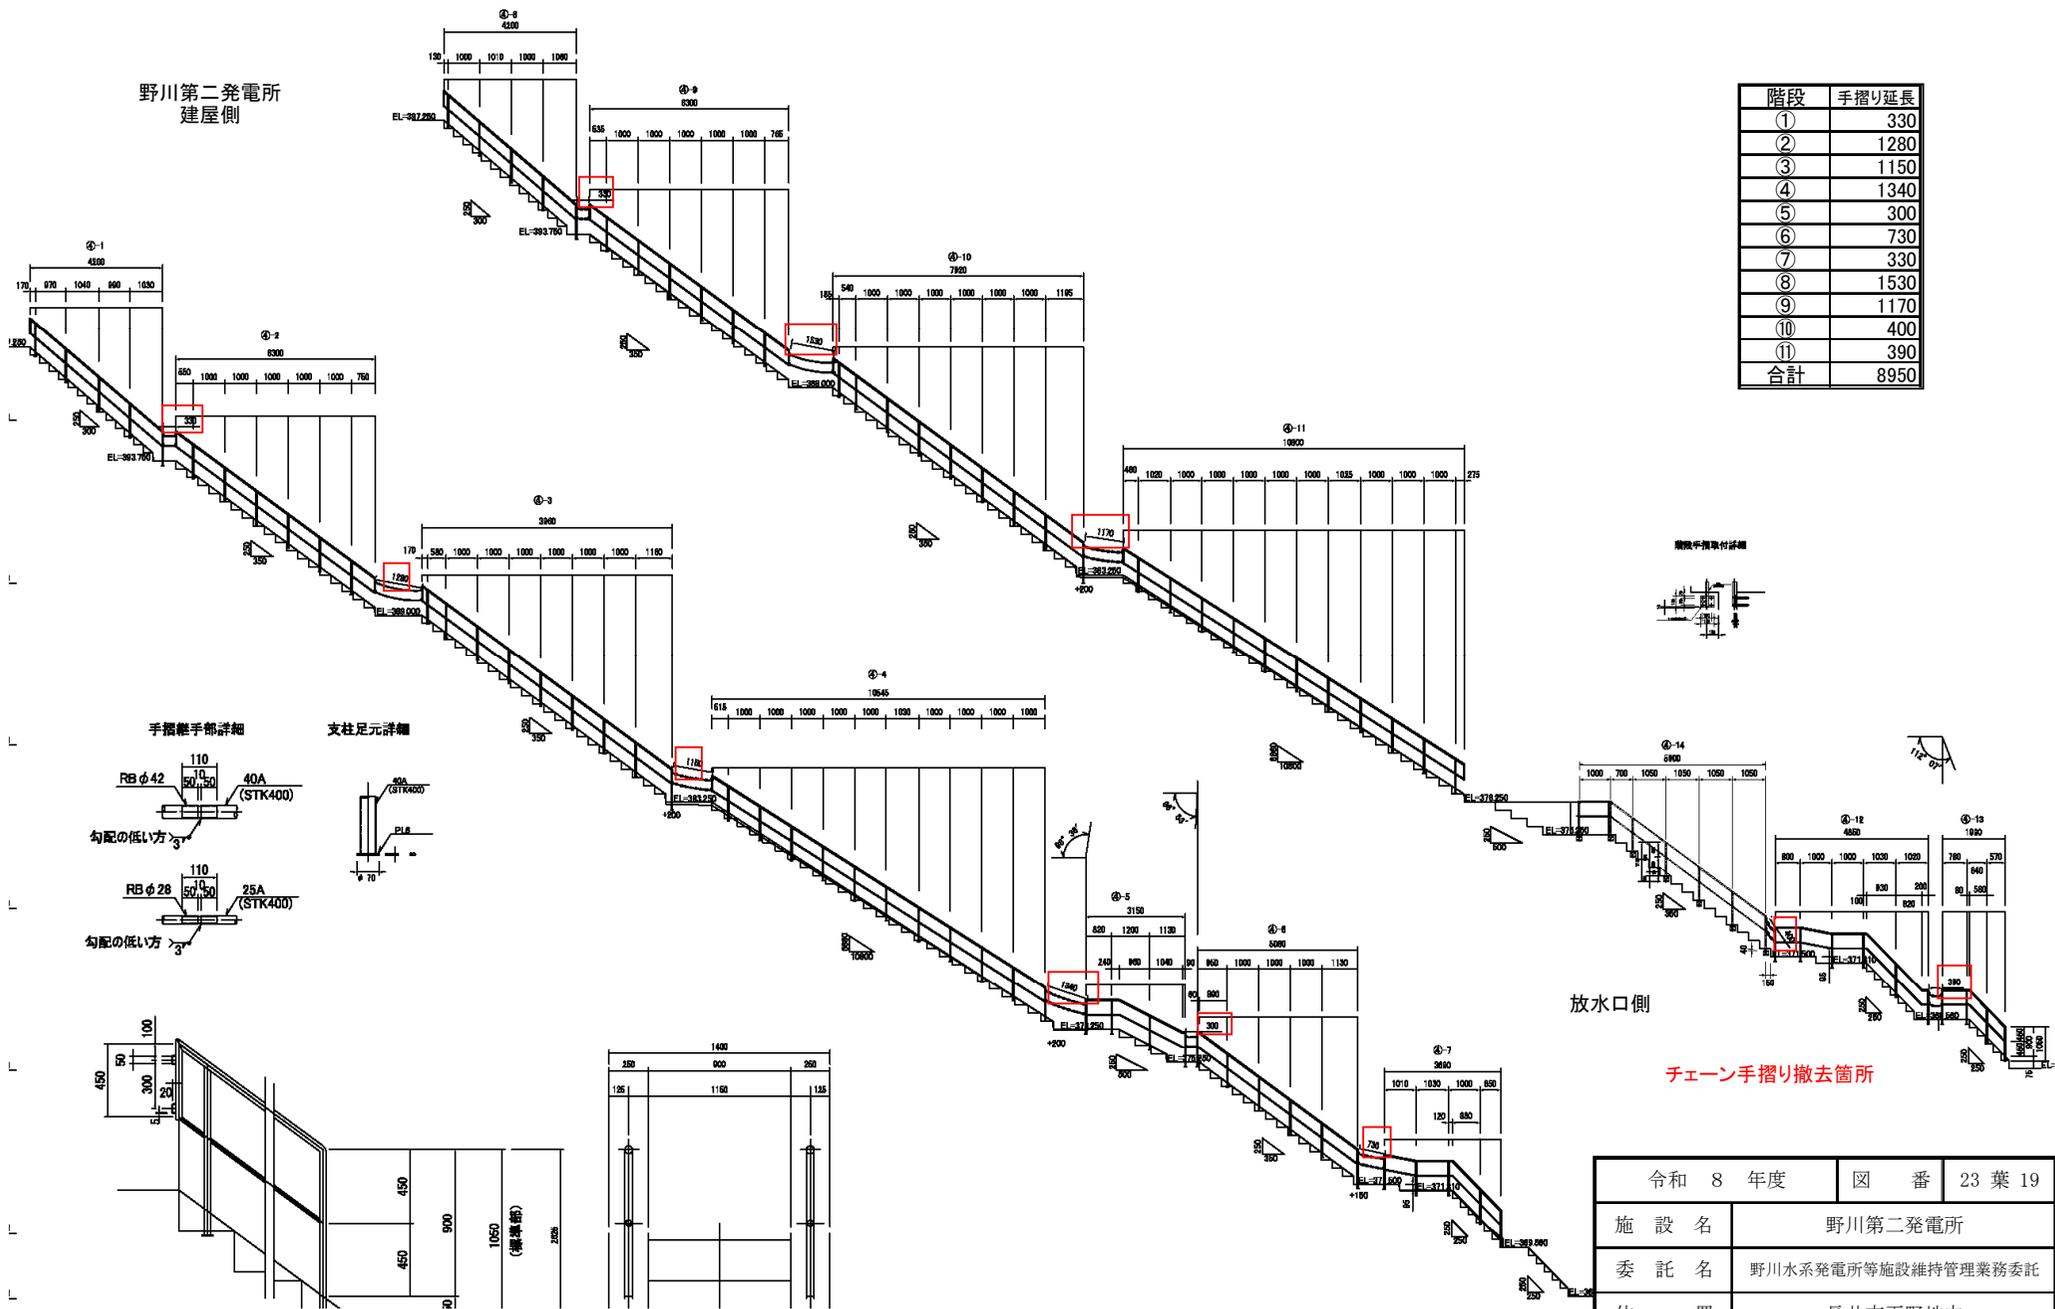


階段	手摺り延長
①	330
②	1280
③	1150
④	1340
⑤	300
⑥	730
⑦	330
⑧	1530
⑨	1170
⑩	400
⑪	390
合計	8950

手摺継手節詳細

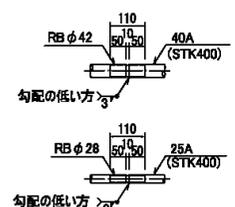

支柱足元詳細

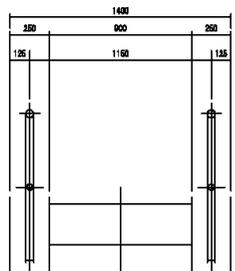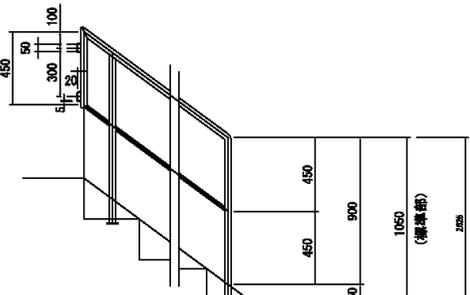 


放水口側

チェーン手摺り撤去箇所

令和 8 年度	図 番	23 葉 19
施設名	野川第二発電所	
委託名	野川水系発電所等施設維持管理業務委託	
位置	長井市平野地内	
チェーン手摺り撤去箇所 その3		
縮尺:	審査	設計
山形県企業局	製図	


# 屋外管理用階段手摺図 (管理用階段③ 1/4)

## 平面図

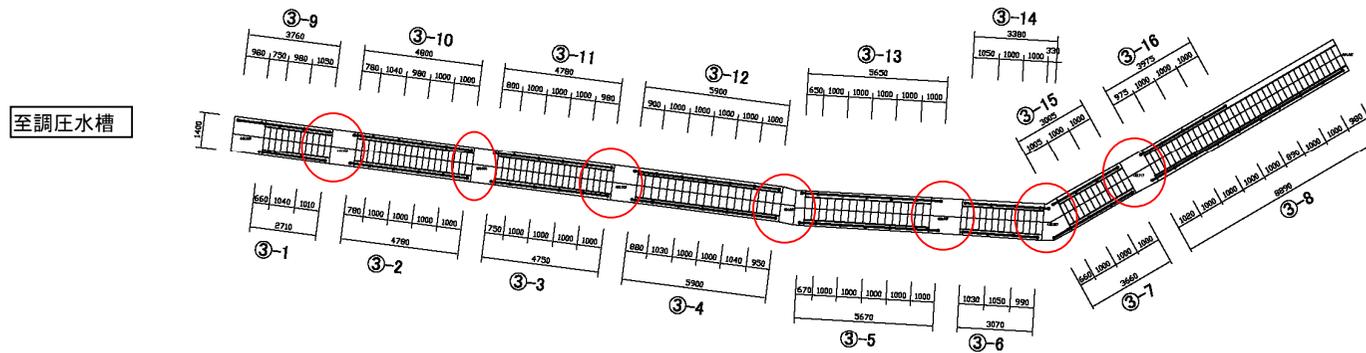

チェーン手摺り撤去箇所

令和 8 年度	図 番	23 葉 20
施設名	野川第二発電所	
委託名	野川水系発電所等施設維持管理業務委託	
位置	長井市平野地内	
チェーン手摺り撤去箇所 その4		
縮尺:	審査	設計
山形県企業局	製図	

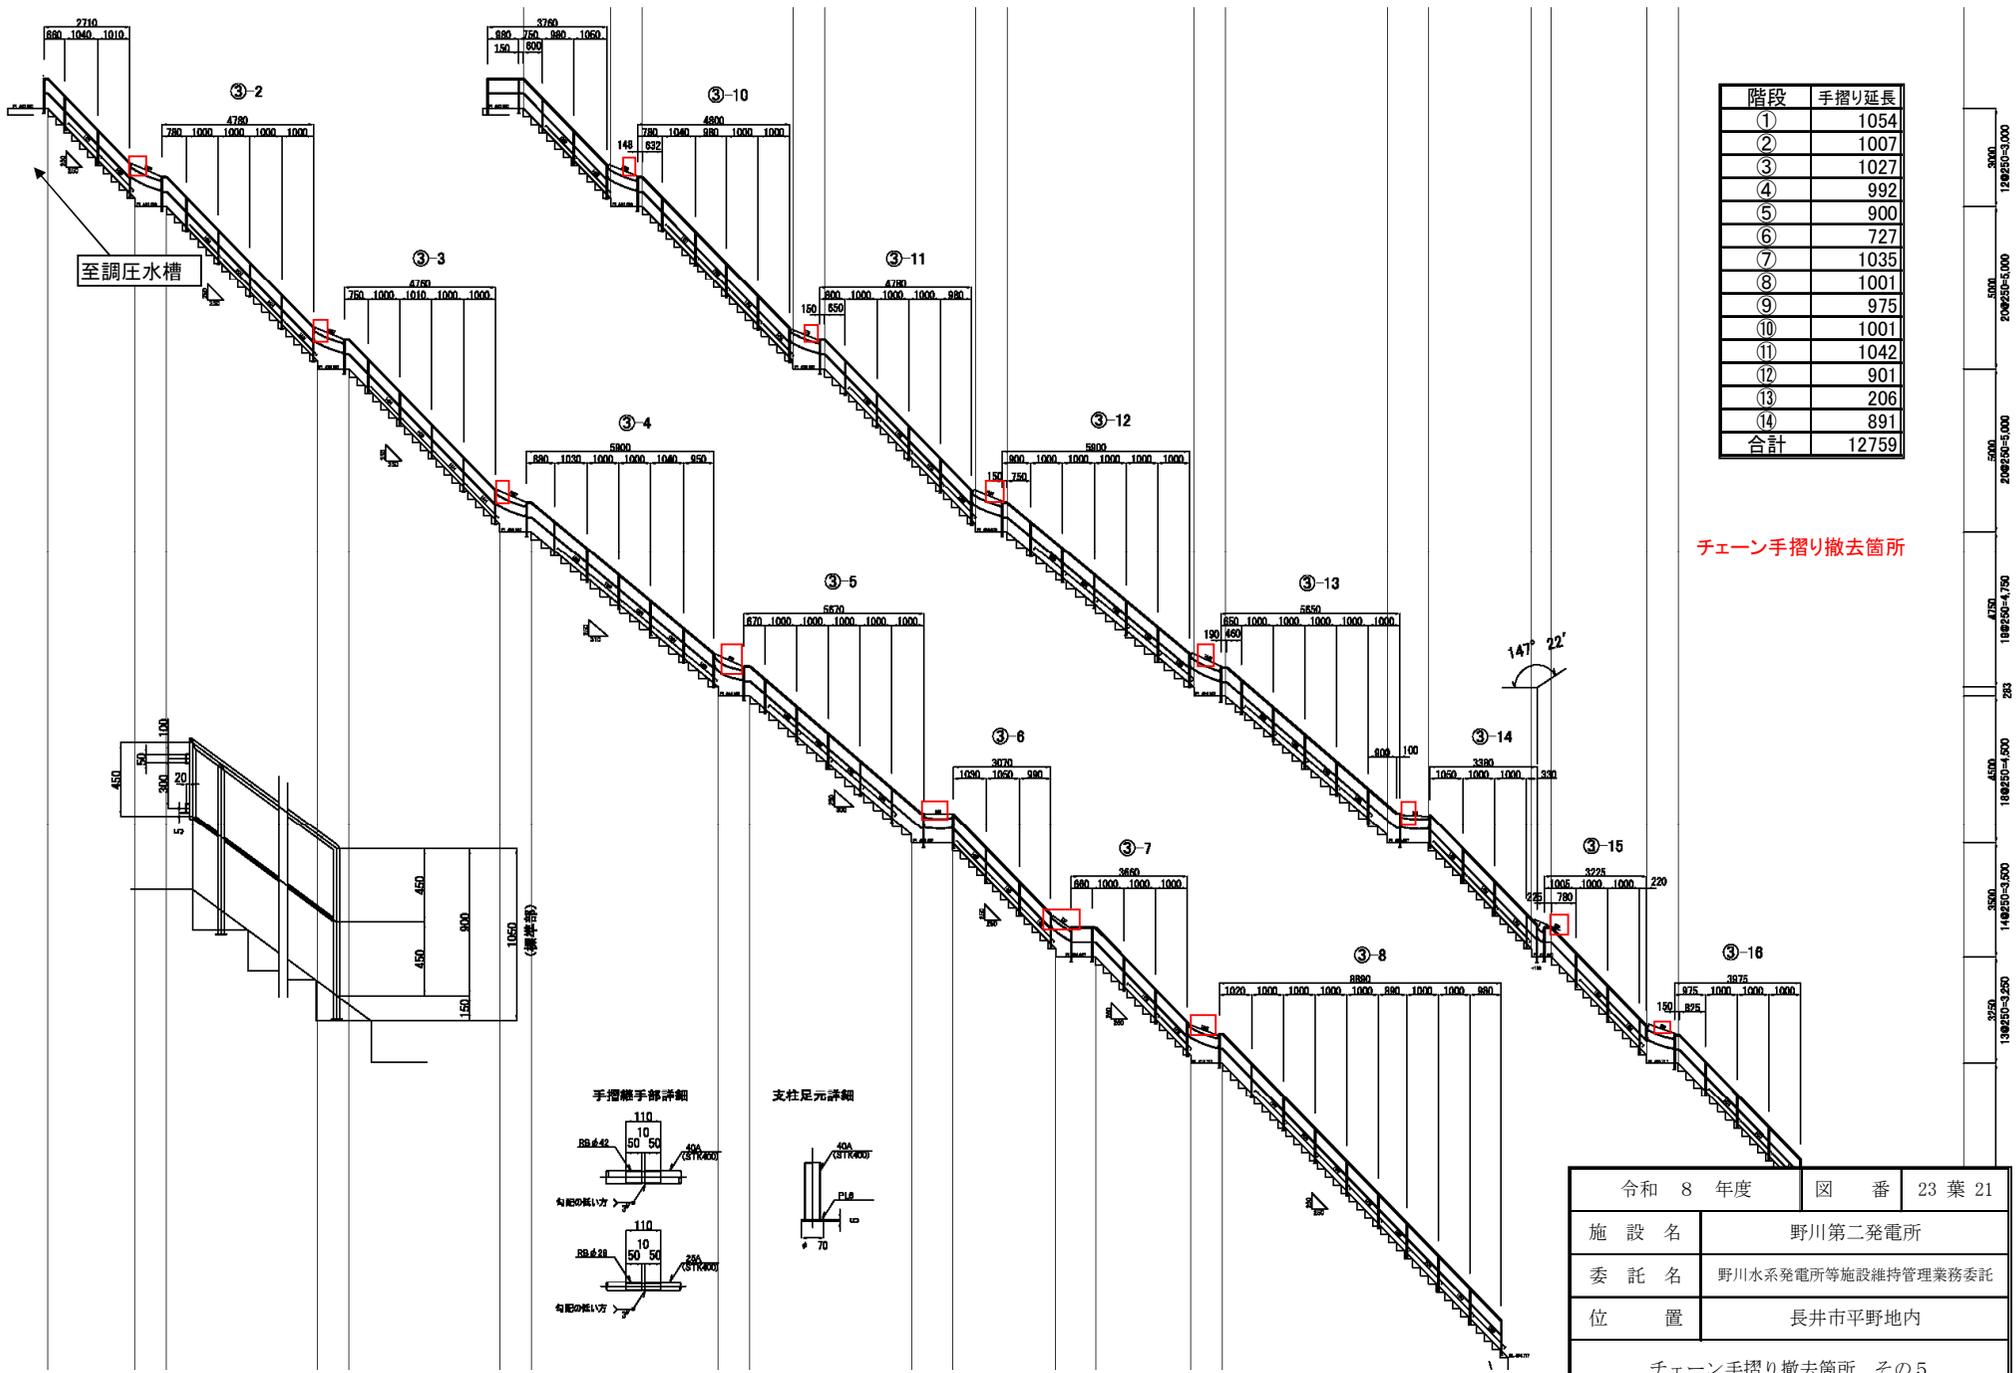


階段	手摺り延長
①	1054
②	1007
③	1027
④	992
⑤	900
⑥	727
⑦	1035
⑧	1001
⑨	975
⑩	1001
⑪	1042
⑫	901
⑬	206
⑭	891
合計	12759

チェーン手摺り撤去箇所


令和 8 年度	図 番	23 葉 21
施設名	野川第二発電所	
委託名	野川水系発電所等施設維持管理業務委託	
位置	長井市平野地内	
チェーン手摺り撤去箇所 その5		
縮尺:	審査	設計
山形県企業局	製図	



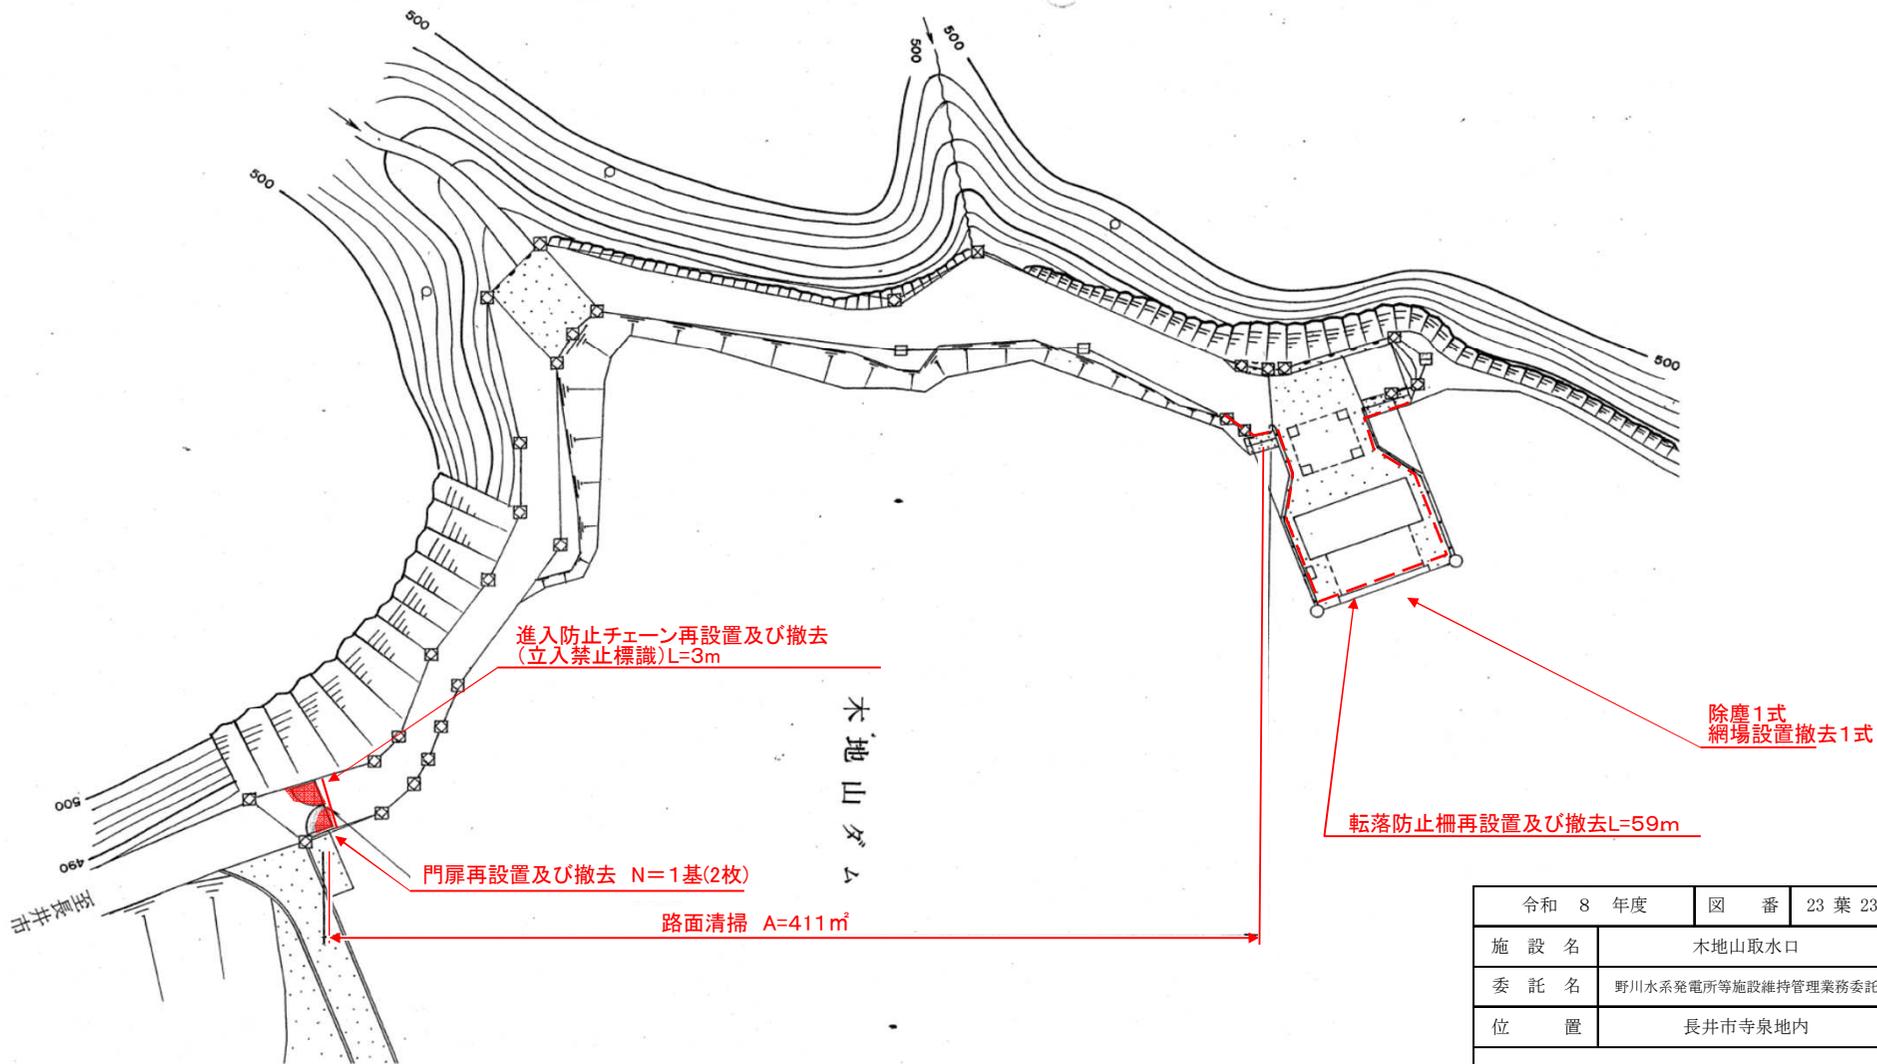


令和 8 年度	図 番	23 葉 23
施設名	木地山取水口	
委託名	野川水系発電所等施設維持管理業務委託	
位置	長井市寺泉地内	
平面図		
縮尺:	審査	設計
山形県企業局	製図	

建屋南側

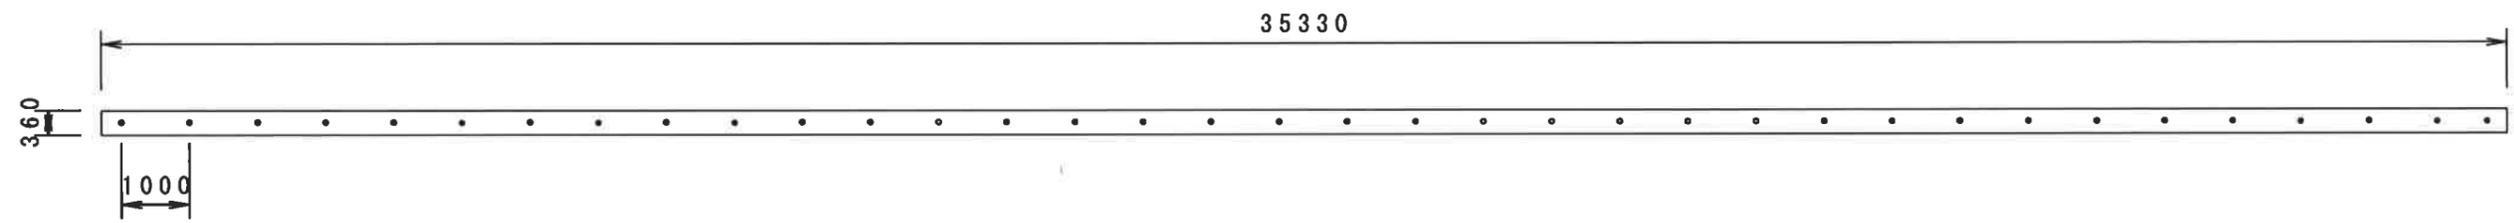

建屋北側

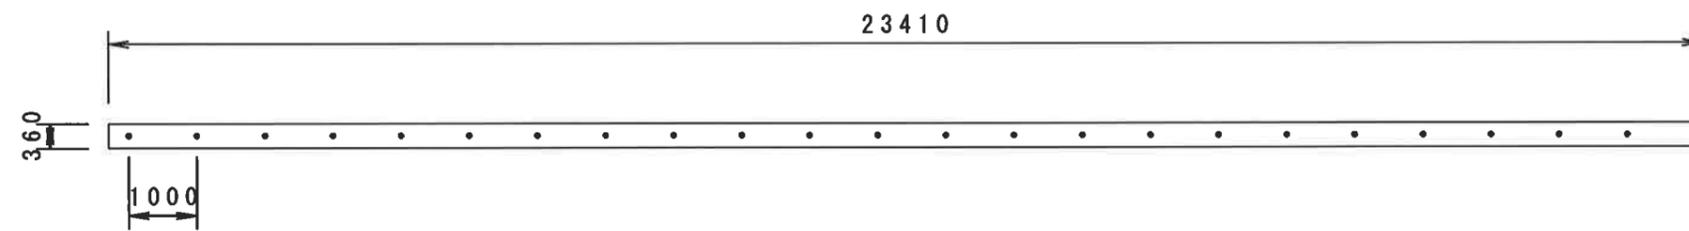

新野川第一発電所

消雪施設展開図 (単位:mm)