



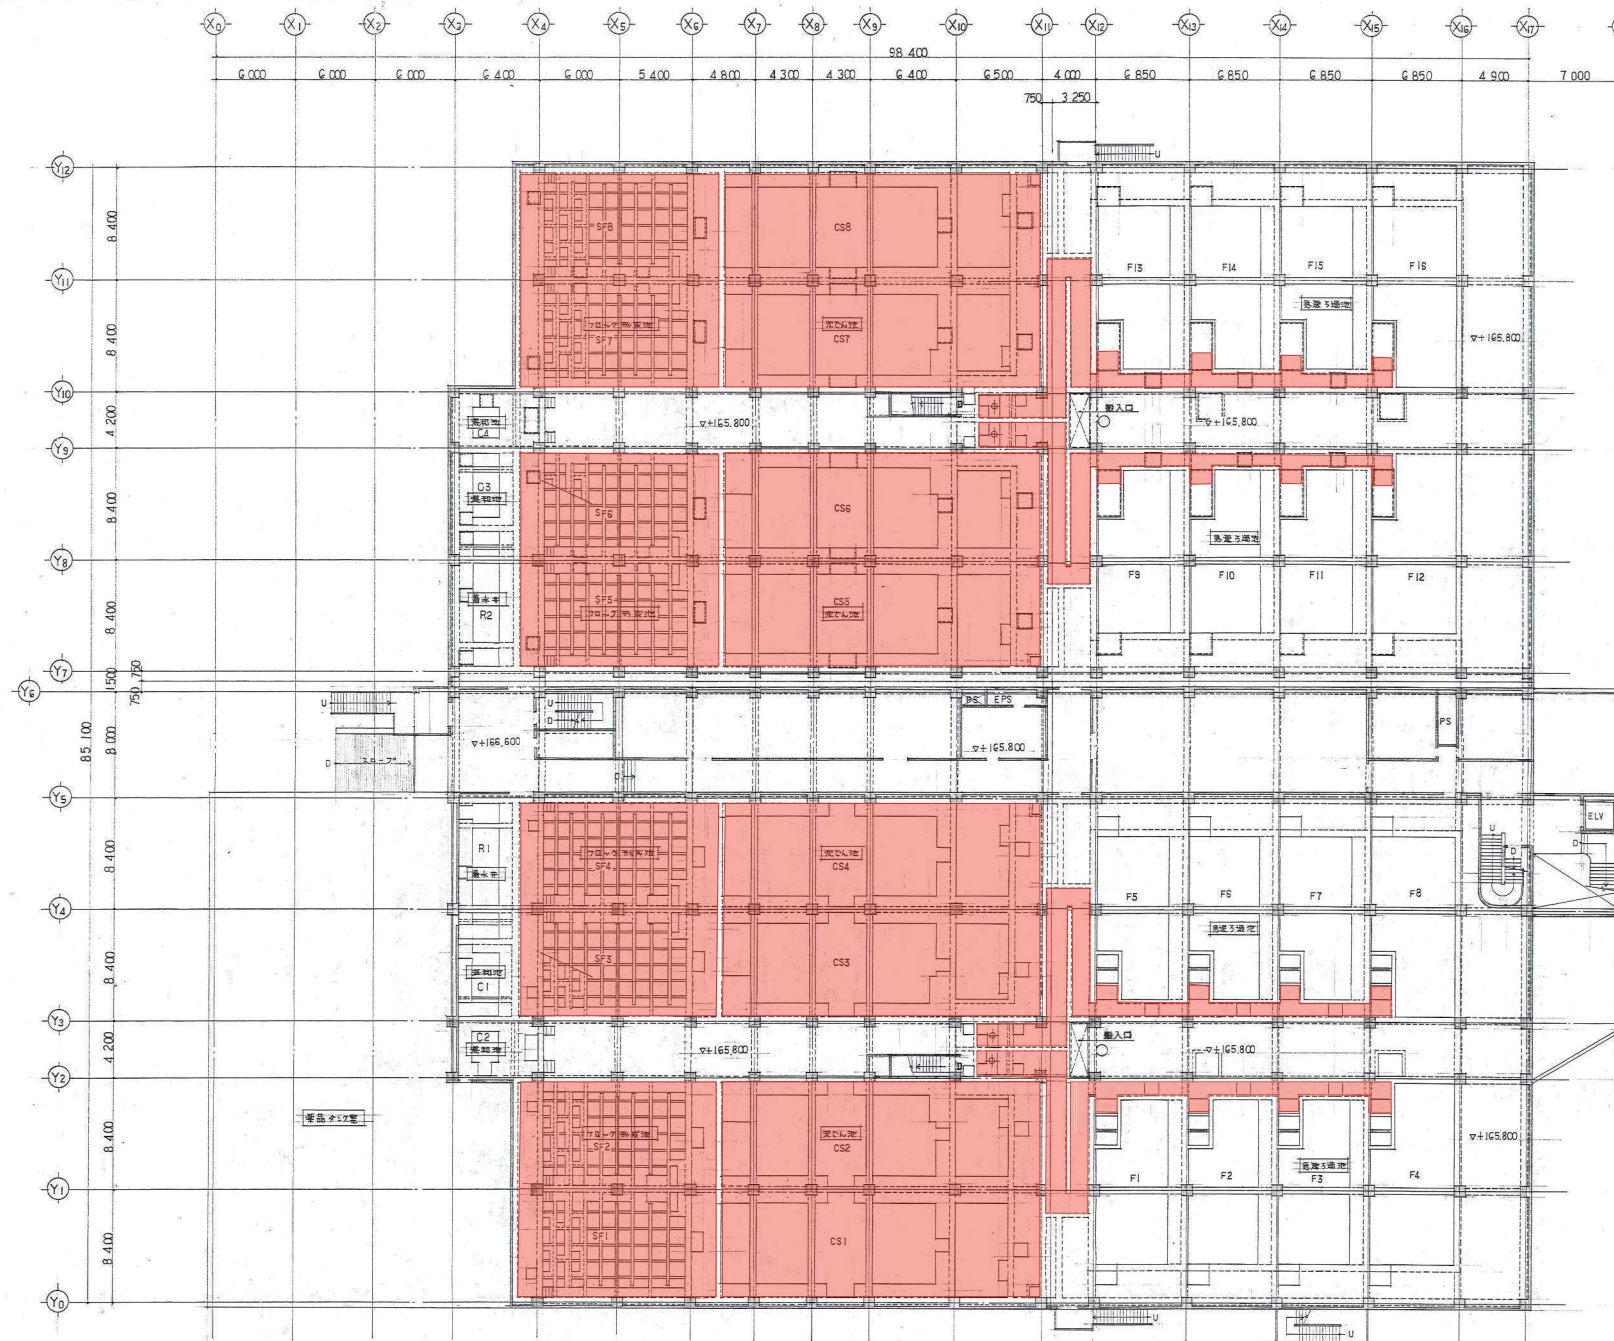

1階全体平面図 1/200


平成	年度	図番	業
事業名	庄内広域水道用水供給事業		
工事名			
位置	京田川郡朝日村大字行沢地内		
図面	1/200		
縮尺	1/200	審査	設計
山形県企業局	製図	平成	年 月 日

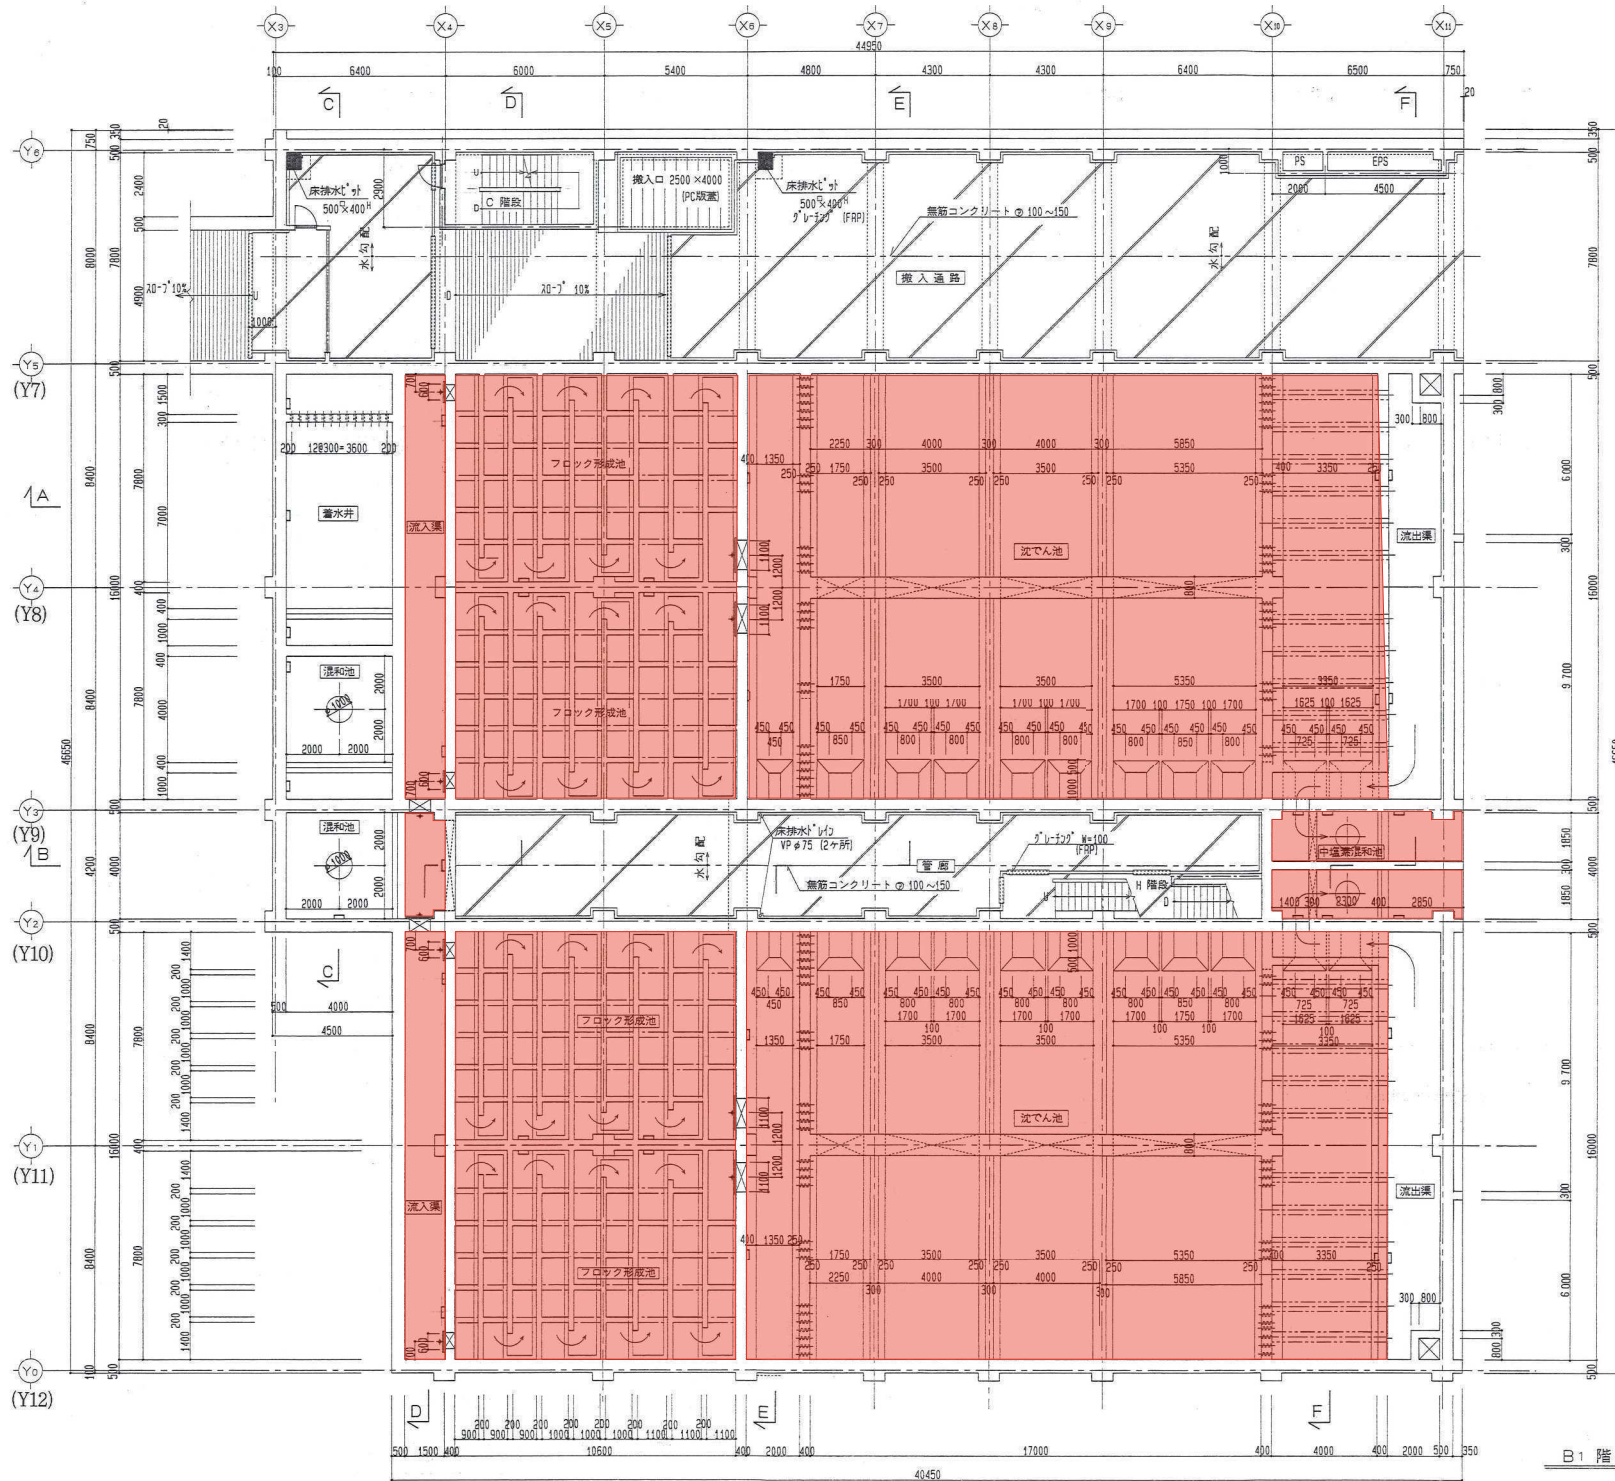


う流池流入渠
う流池
沈でん池
中塩素混和池

B1 階平面図 1/100

平成	年度	図番	葉 69
事業名	庄内広域水道用水供給事業		
工事名			
位置	東田川郡朝日村大字行沢地内		
図でん池	構造図		8 葉 2
縮尺	1/100	審査	設計
山形県企業局	製図	平成 年 月 日	

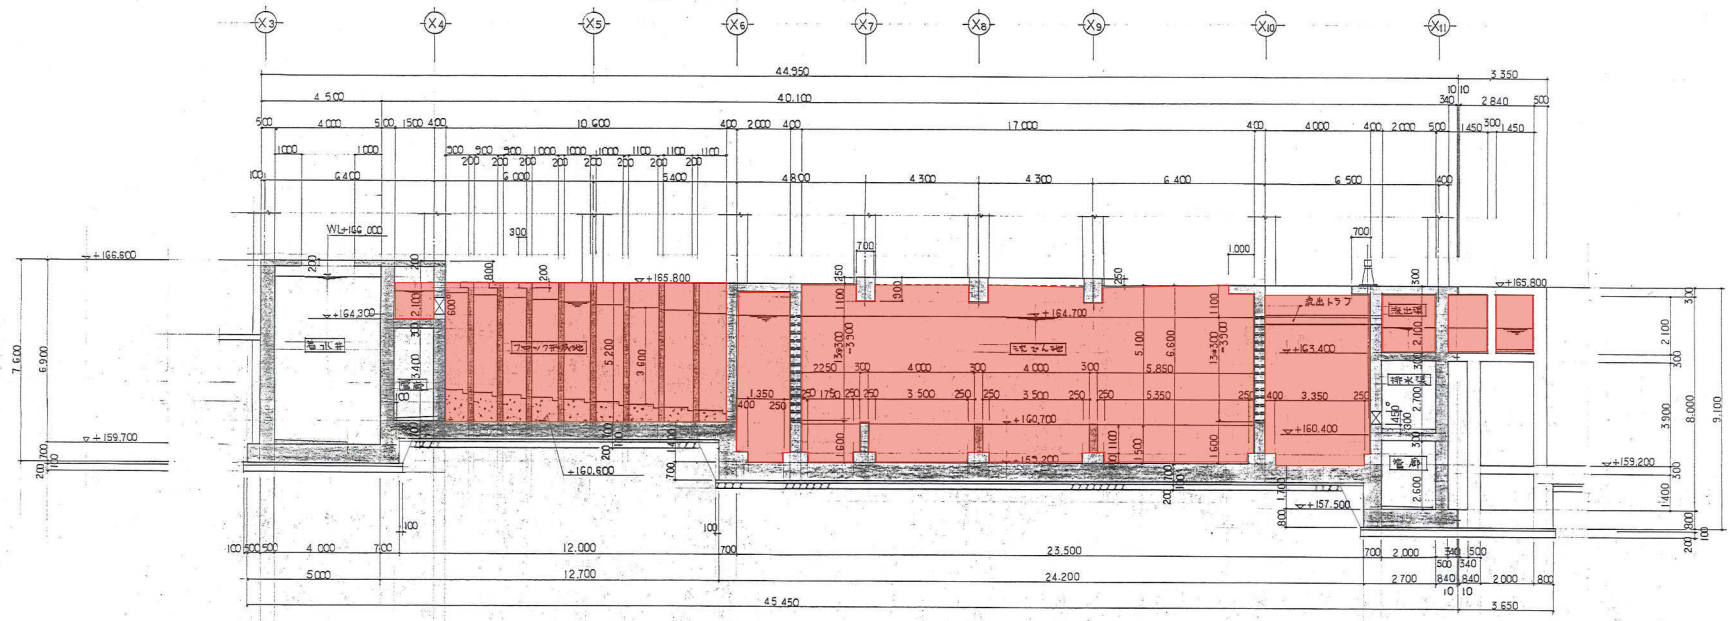

A-A 断面図 1/100

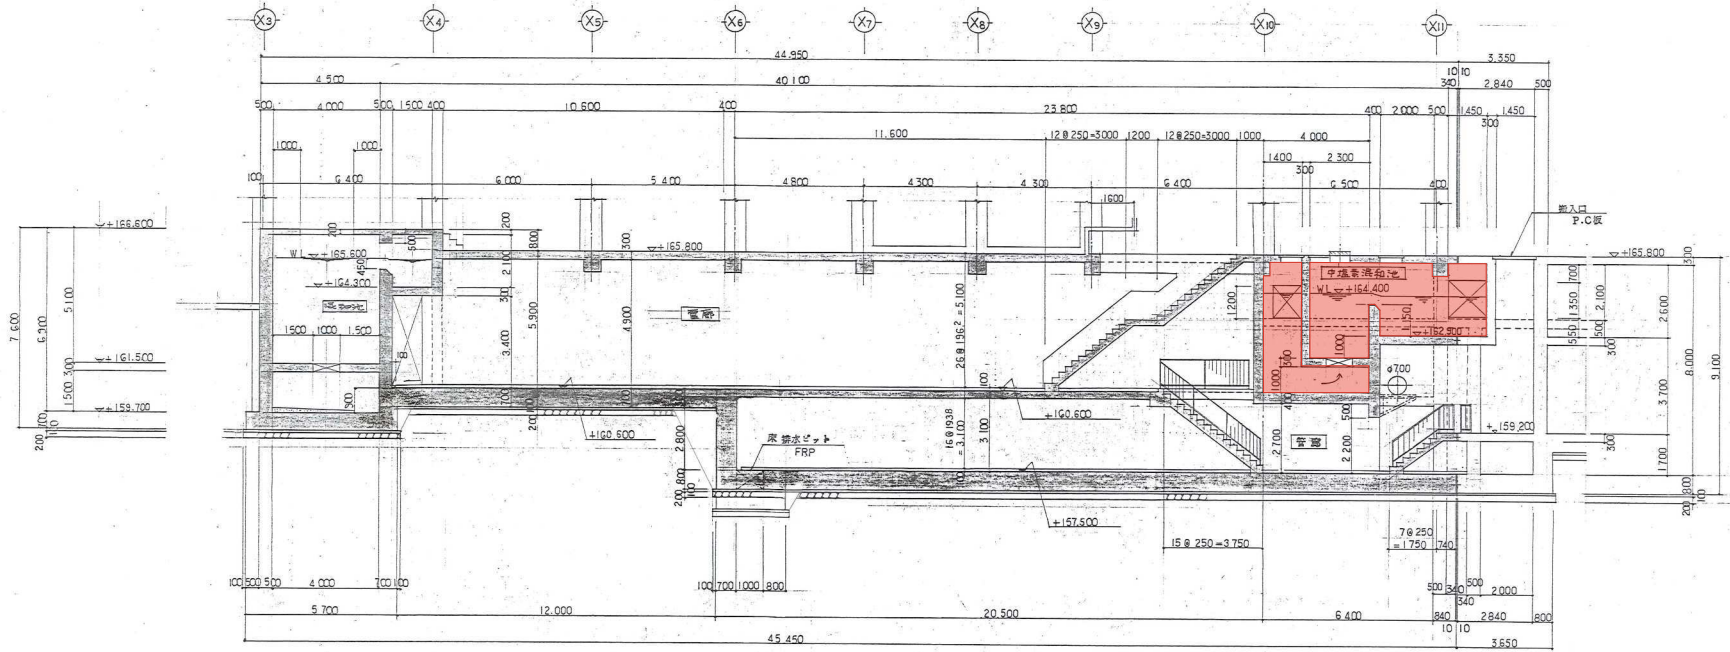

B-B 断面図 1/100

平成	年度	図番	第 71
事業名	庄内広域水道用水供給事業		
工事名			
位置	東田川郡朝日村大字行沢地内		
作成	補遺図	第 4	
縮尺	1/100	調査	設計
山形県企業局	製図	平成 年 月 日	