

## 物件写真

### 元酒田警察署本町交番



外観・遠景（南西側から北東方向に撮影）



外観・近景



事務室



休憩室



仮眠室（元取調室）



台所



便所①（元シャワー室）



便所②（台所脇）



倉庫




自転車置場



駐車場


|         |                 |       |    |
|---------|-----------------|-------|----|
| 工事名     | 酒田署本所警察官派出所新築工事 |       |    |
| 図名      | 平面図、配置図         |       |    |
| 縮尺      | 1/100           | 1/200 | 1/ |
| No. 8-2 | 昭和54年7月 日       |       |    |
|         | 山形県警察本部会計課      |       |    |

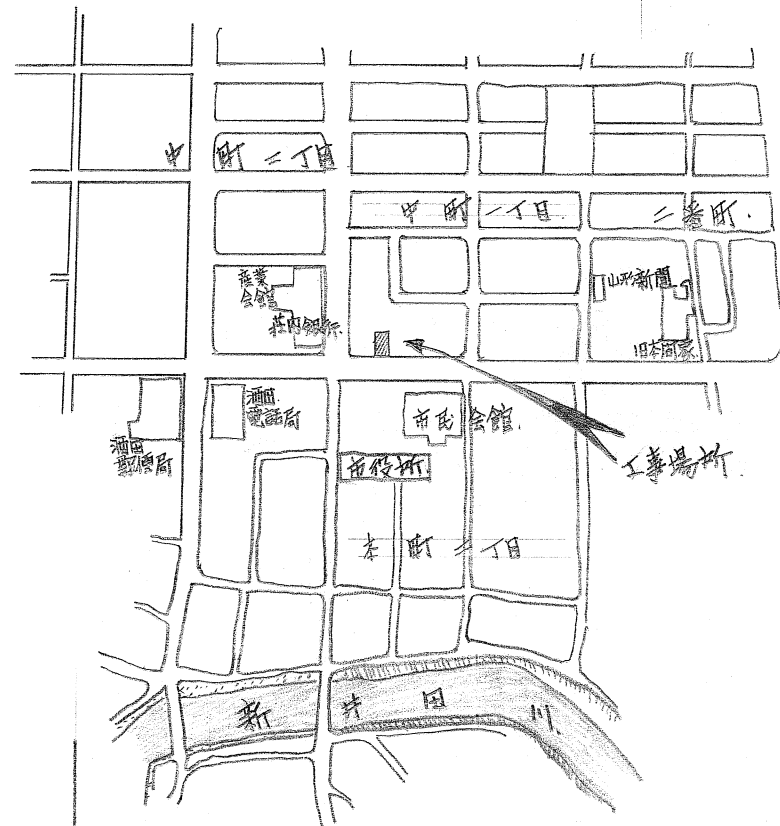

附近見取図



敷地面積 仮換地 7-20  
383.24  
m<sup>2</sup>

工務場所  
酒田市中町一丁目仮7-20

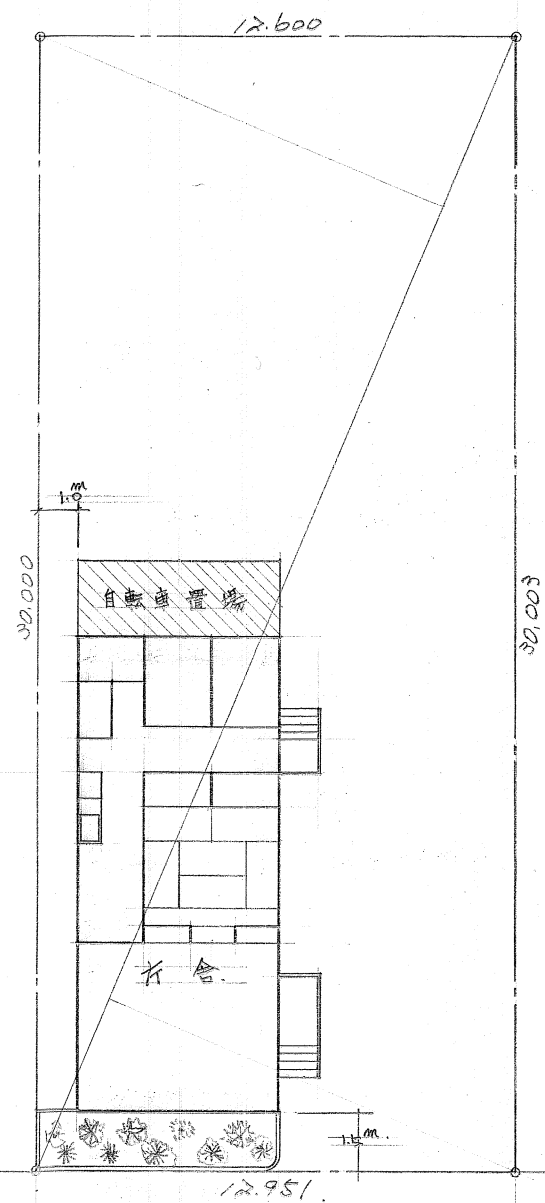

道 (中. 25m)

配置図 50/100

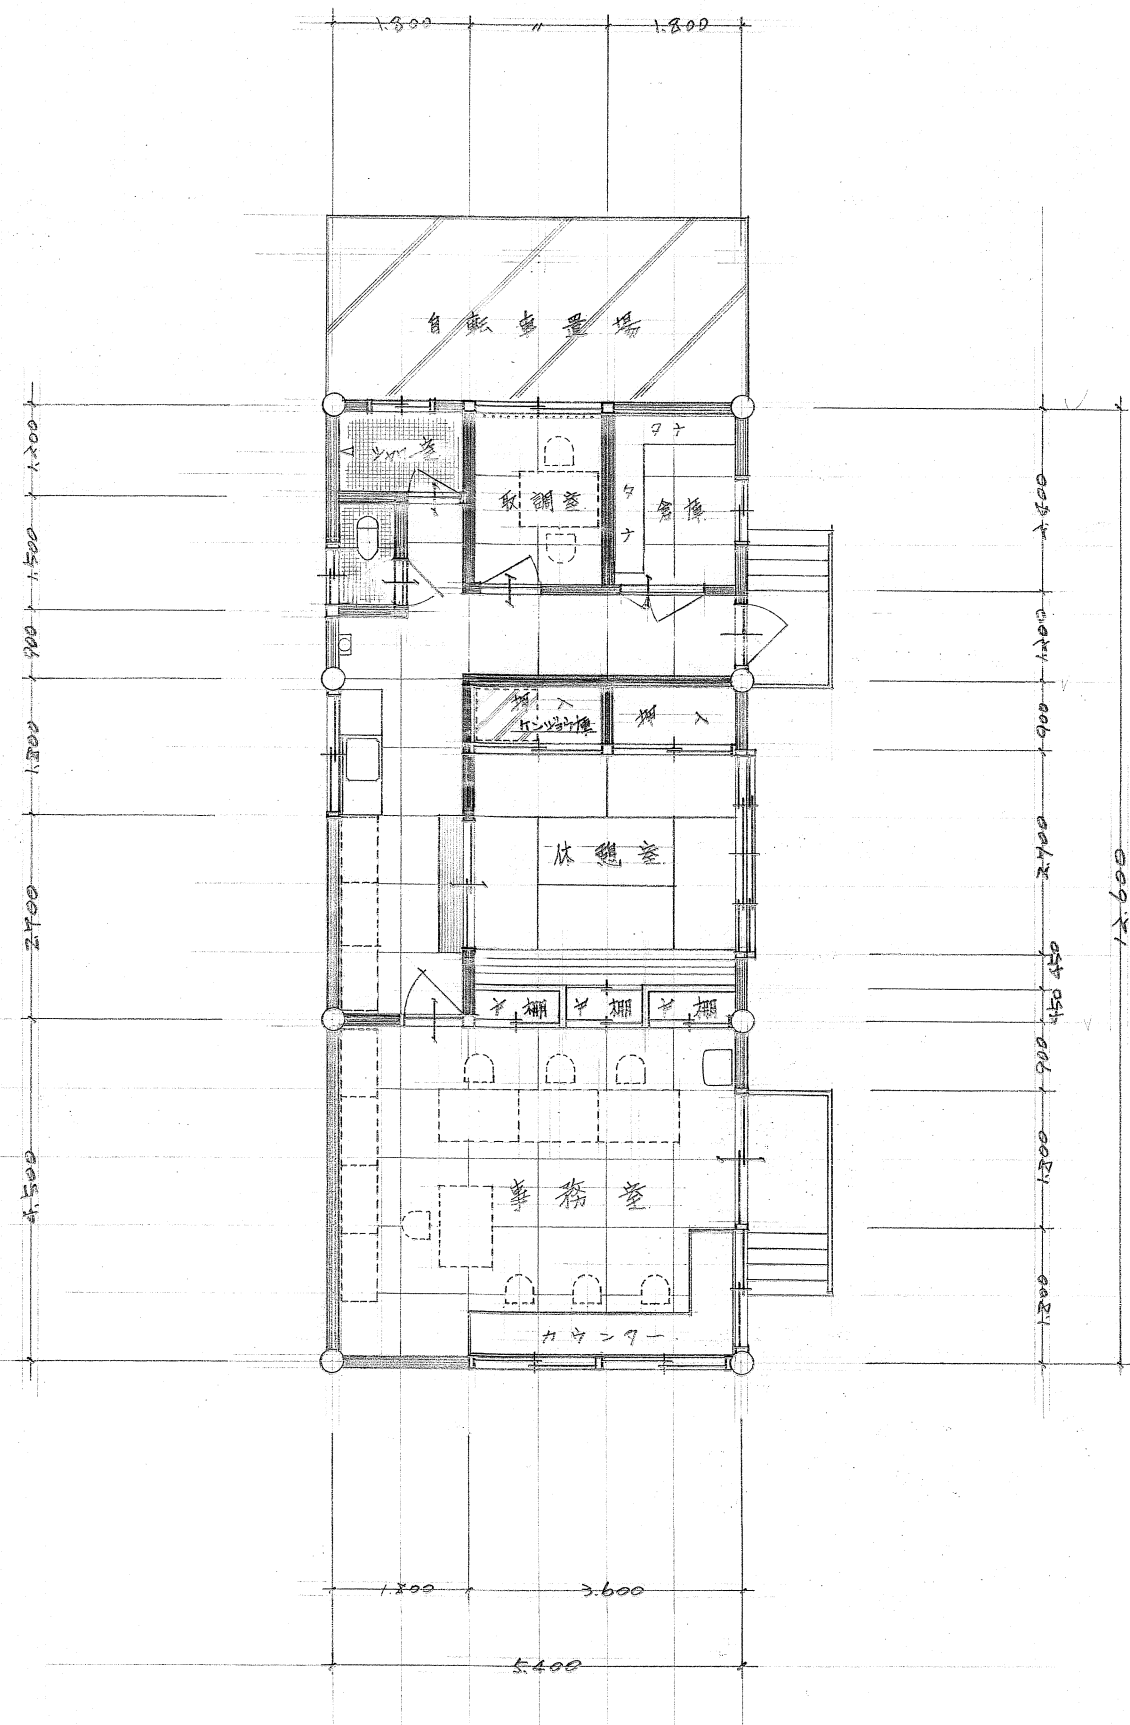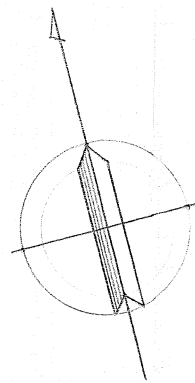


平面図 50/100



|        |                |       |           |
|--------|----------------|-------|-----------|
| 工 事 名  | 酒田署柳澤警察派出所新築工事 |       |           |
| 図 名    | 各伏也図 軸組図       |       |           |
| 縮 尺    | 1/100          | 1/100 | 昭和44年7月 日 |
| N0.8-4 | 山形県警察本部会計課     |       |           |

|    |                |
|----|----------------|
| ①  | φ3/8.5×70      |
| ②  | □-3.2×100×100  |
| 間柱 | C-75×45×15×23. |
| 胴縁 | C-75×45×15×23. |
|    |                |
|    |                |


|      |                  |
|------|------------------|
| GR   | H-350×175×7×11.  |
| B1   | H-300×150×6.5×9  |
| B2   | H-150×150×7×10   |
| B3   | ZU-100×50×20×23. |
| 屋根下地 | 合板(UA型)600×75×23 |
| 断 縁  | 41b.             |

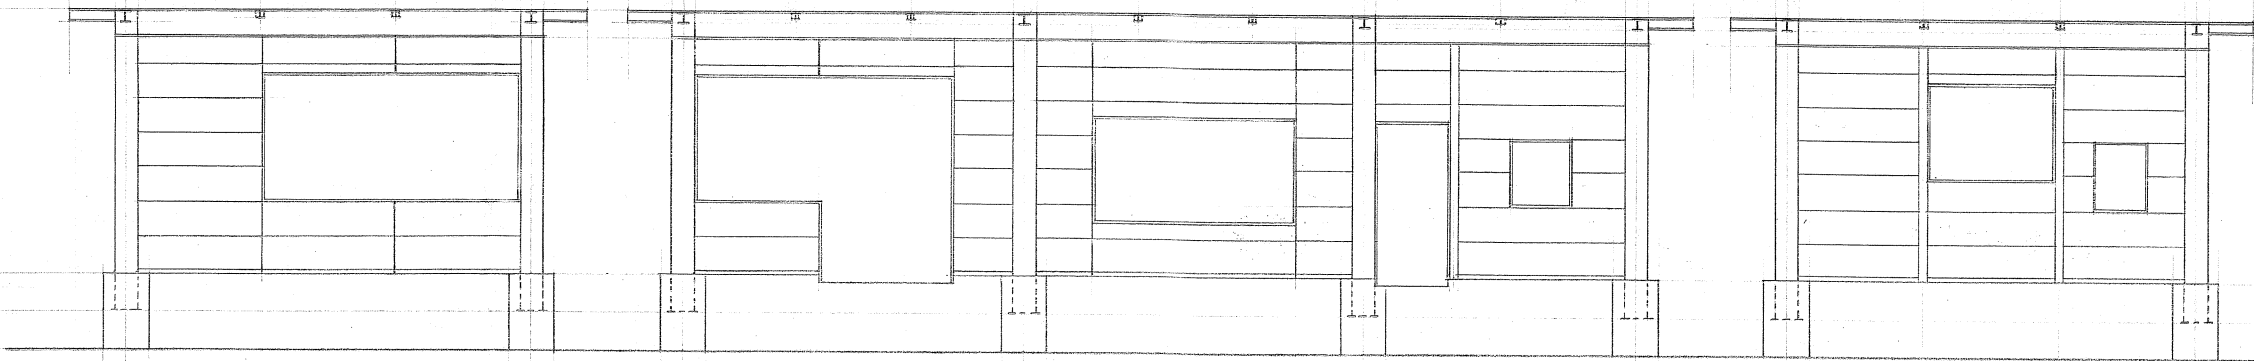

南面軸組図


東側軸組図

北側軸組図

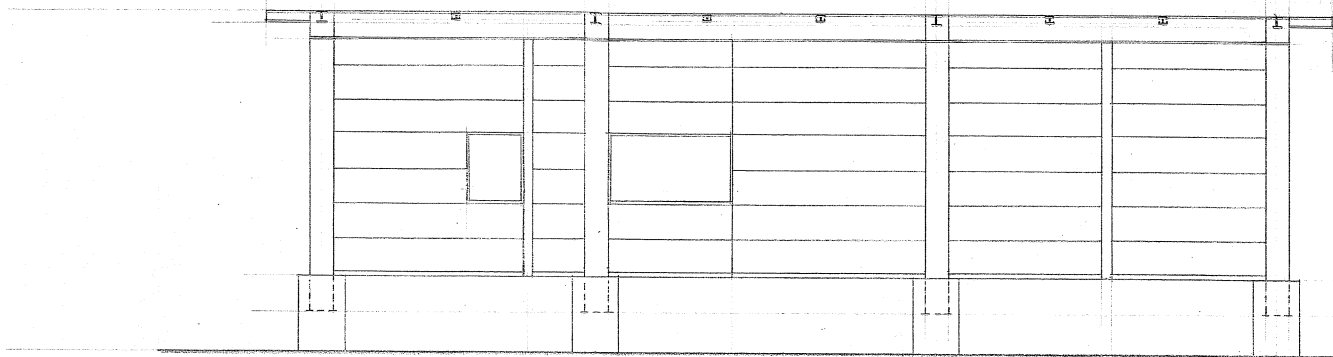


西側軸組図

天井伏也図

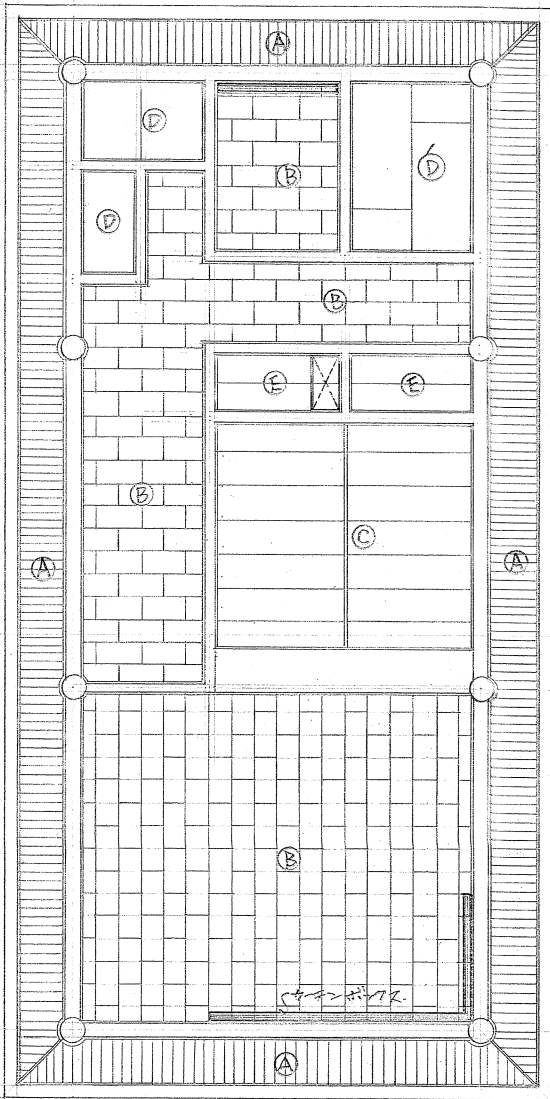

床伏也図

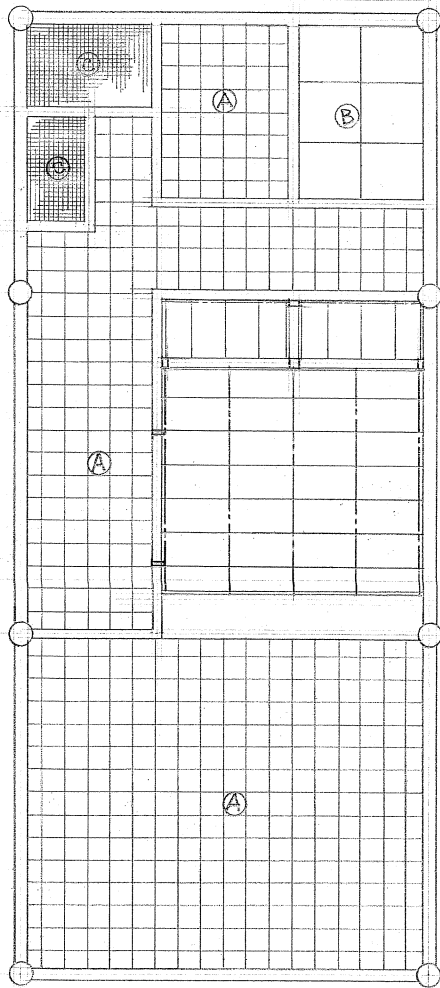

仕上表 (柱).

|   |          |
|---|----------|
| ① | アイアイ-ボルト |
| ② | 大径ボルト    |
| ③ | 化粧金具     |
| ④ | 化粧金具     |
| ⑤ | 化粧金具     |
| ⑥ | 化粧金具     |
| ⑦ | 化粧金具     |
| ⑧ | 化粧金具     |
| ⑨ | 化粧金具     |
| ⑩ | 化粧金具     |
| ⑪ | 化粧金具     |
| ⑫ | 化粧金具     |
| ⑬ | 化粧金具     |
| ⑭ | 化粧金具     |
| ⑮ | 化粧金具     |
| ⑯ | 化粧金具     |
| ⑰ | 化粧金具     |
| ⑱ | 化粧金具     |
| ⑲ | 化粧金具     |
| ⑳ | 化粧金具     |
| ㉑ | 化粧金具     |
| ㉒ | 化粧金具     |
| ㉓ | 化粧金具     |
| ㉔ | 化粧金具     |
| ㉕ | 化粧金具     |
| ㉖ | 化粧金具     |
| ㉗ | 化粧金具     |
| ㉘ | 化粧金具     |
| ㉙ | 化粧金具     |
| ㉚ | 化粧金具     |
| ㉛ | 化粧金具     |
| ㉜ | 化粧金具     |
| ㉝ | 化粧金具     |
| ㉞ | 化粧金具     |
| ㉟ | 化粧金具     |
| ㊱ | 化粧金具     |
| ㊲ | 化粧金具     |
| ㊳ | 化粧金具     |
| ㊴ | 化粧金具     |
| ㊵ | 化粧金具     |
| ㊶ | 化粧金具     |
| ㊷ | 化粧金具     |
| ㊸ | 化粧金具     |
| ㊹ | 化粧金具     |
| ㊺ | 化粧金具     |
| ㊻ | 化粧金具     |
| ㊼ | 化粧金具     |
| ㊽ | 化粧金具     |
| ㊾ | 化粧金具     |
| ㊿ | 化粧金具     |

仕上表 (床).



|   |      |
|---|------|
| ① | 化粧金具 |
| ② | 化粧金具 |
| ③ | 化粧金具 |
| ④ | 化粧金具 |
| ⑤ | 化粧金具 |
| ⑥ | 化粧金具 |
| ⑦ | 化粧金具 |
| ⑧ | 化粧金具 |
| ⑨ | 化粧金具 |
| ⑩ | 化粧金具 |
| ⑪ | 化粧金具 |
| ⑫ | 化粧金具 |
| ⑬ | 化粧金具 |
| ⑭ | 化粧金具 |
| ⑮ | 化粧金具 |
| ⑯ | 化粧金具 |
| ⑰ | 化粧金具 |
| ⑱ | 化粧金具 |
| ⑲ | 化粧金具 |
| ⑳ | 化粧金具 |
| ㉑ | 化粧金具 |
| ㉒ | 化粧金具 |
| ㉓ | 化粧金具 |
| ㉔ | 化粧金具 |
| ㉕ | 化粧金具 |
| ㉖ | 化粧金具 |
| ㉗ | 化粧金具 |
| ㉘ | 化粧金具 |
| ㉙ | 化粧金具 |
| ㉚ | 化粧金具 |
| ㉛ | 化粧金具 |
| ㉜ | 化粧金具 |
| ㉝ | 化粧金具 |
| ㉞ | 化粧金具 |
| ㉟ | 化粧金具 |
| ㊱ | 化粧金具 |
| ㊲ | 化粧金具 |
| ㊳ | 化粧金具 |
| ㊴ | 化粧金具 |
| ㊵ | 化粧金具 |
| ㊶ | 化粧金具 |
| ㊷ | 化粧金具 |
| ㊸ | 化粧金具 |
| ㊹ | 化粧金具 |
| ㊺ | 化粧金具 |
| ㊻ | 化粧金具 |
| ㊼ | 化粧金具 |
| ㊽ | 化粧金具 |
| ㊾ | 化粧金具 |
| ㊿ | 化粧金具 |

柱伏也図 50/100

梁伏也図 50/100




|        |            |     |     |           |
|--------|------------|-----|-----|-----------|
| 工事名    | 山形県警察本部会計課 |     |     |           |
| 図名     | 設計図        |     |     |           |
| 縮尺     | 1/30       | 1/1 | 1/1 | 昭和44年7月 日 |
| No.8-6 | 山形県警察本部会計課 |     |     |           |

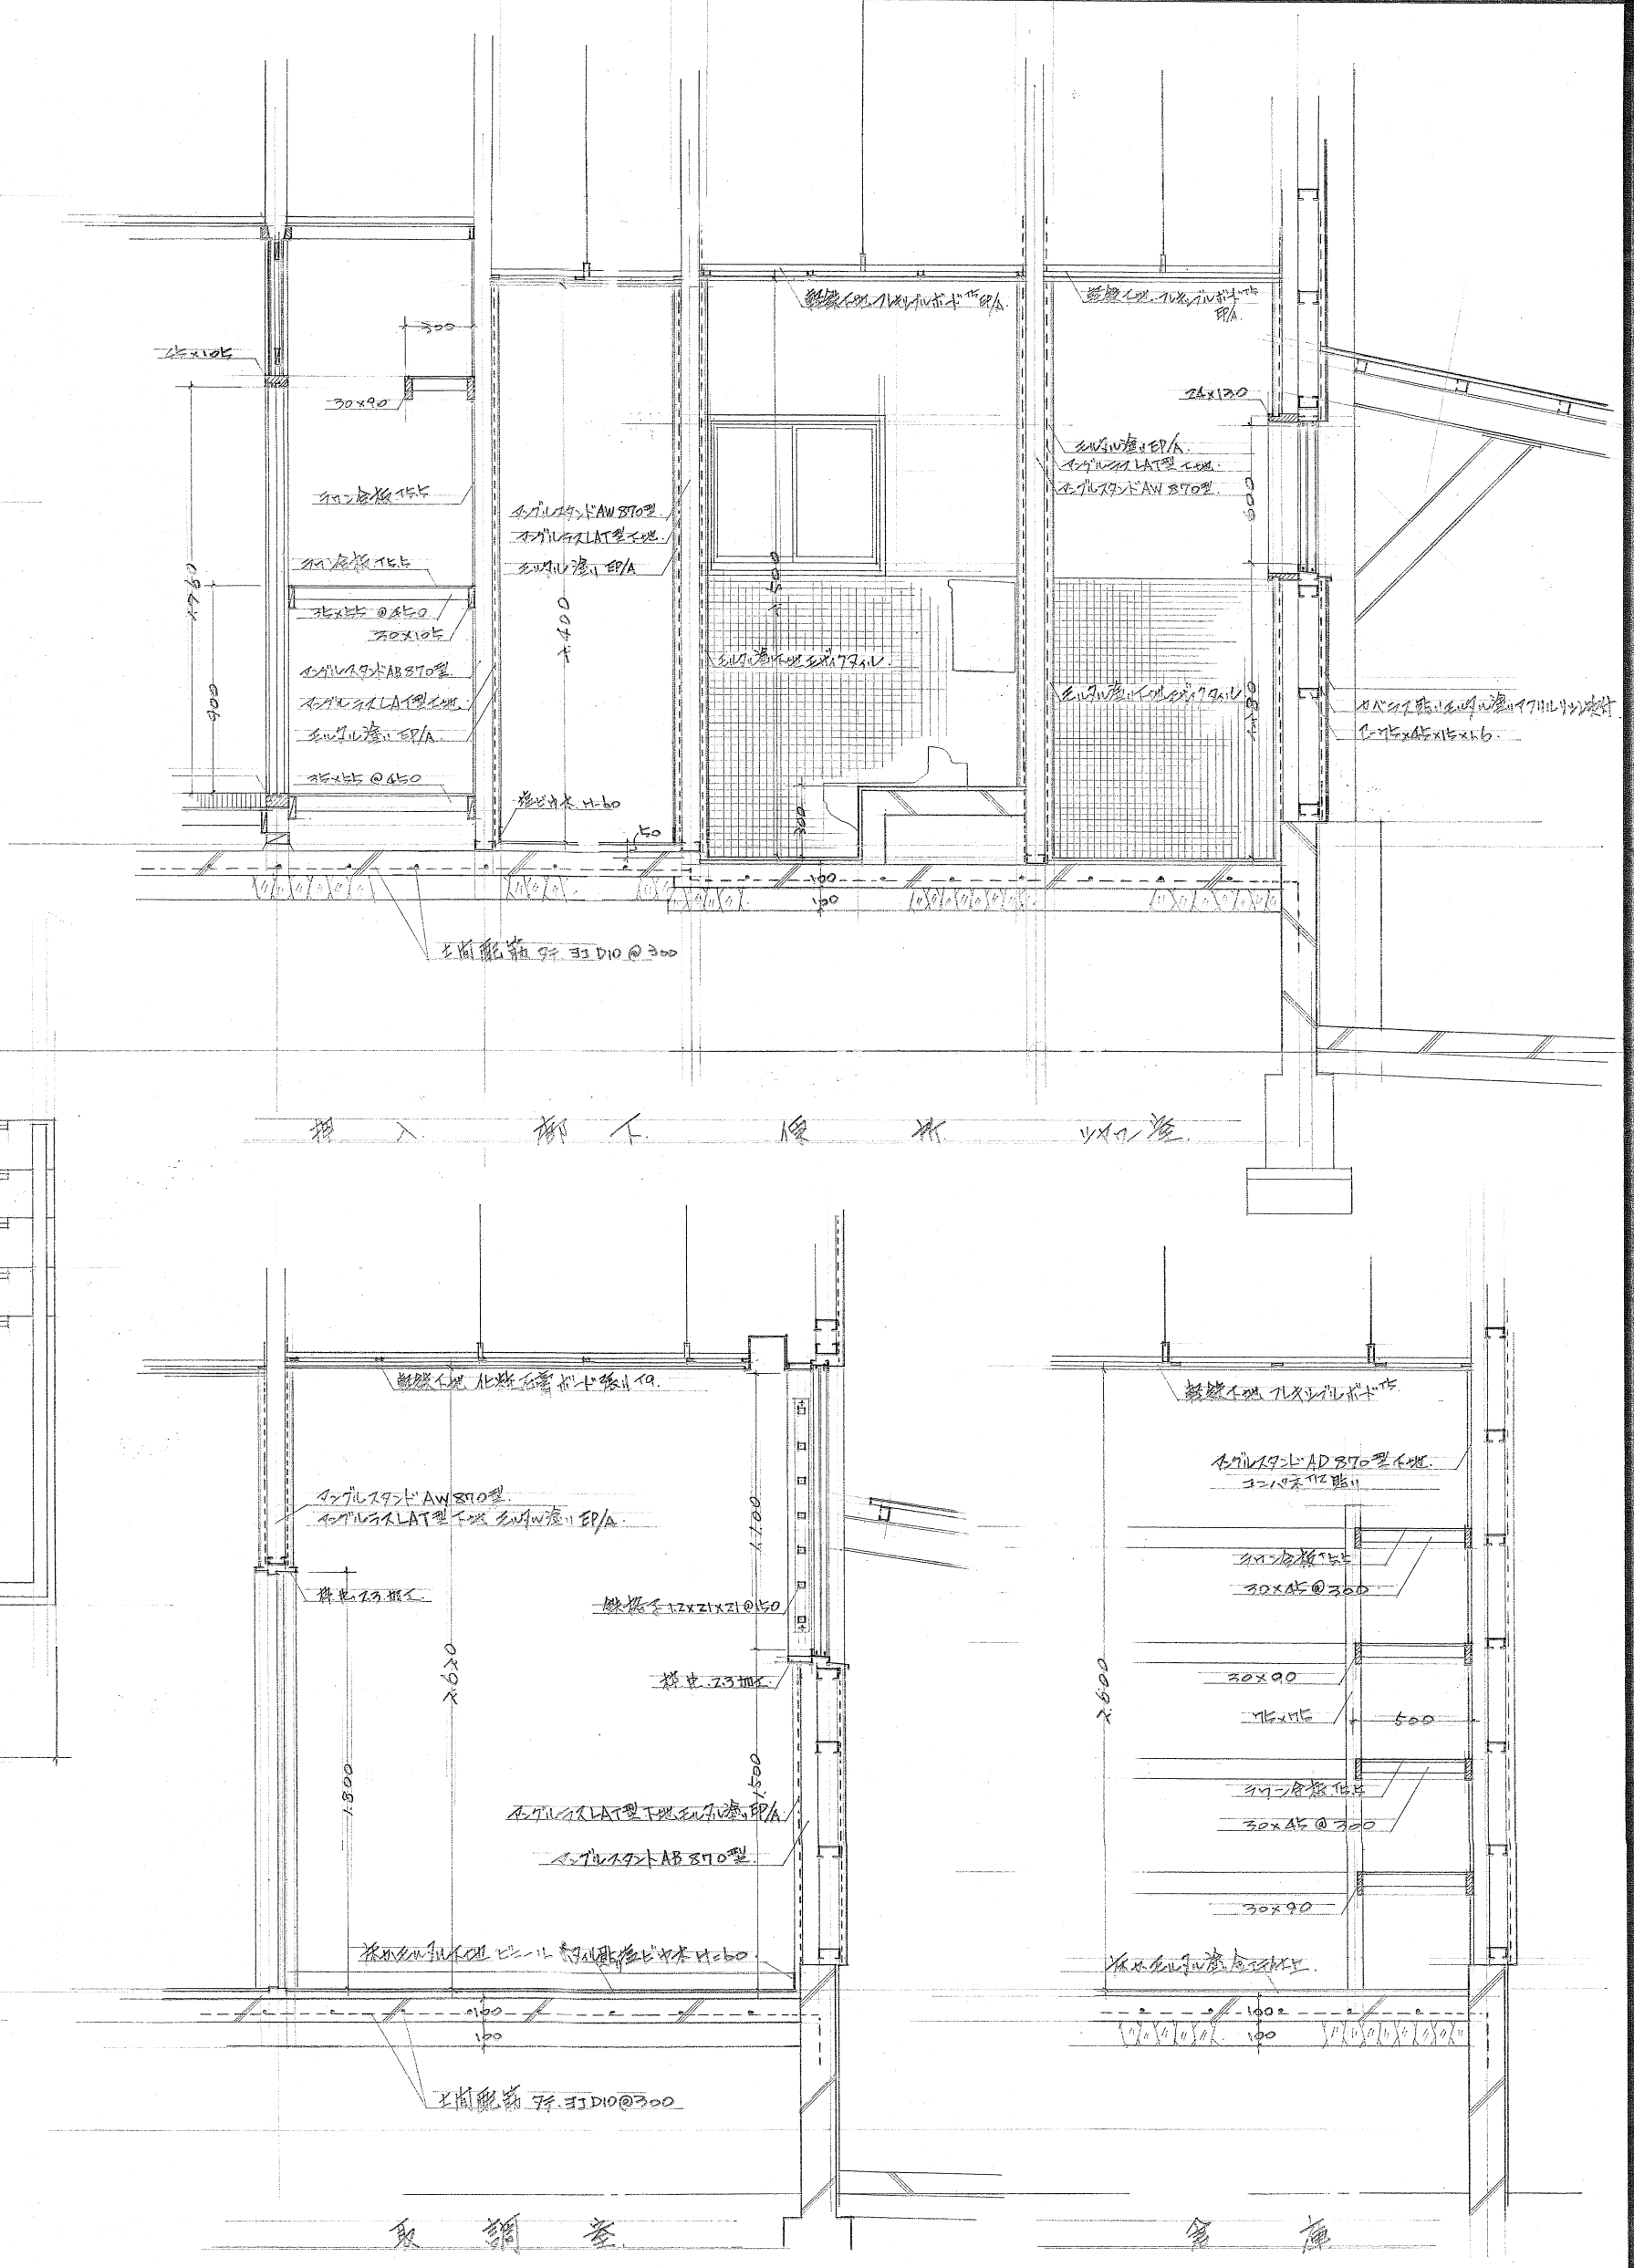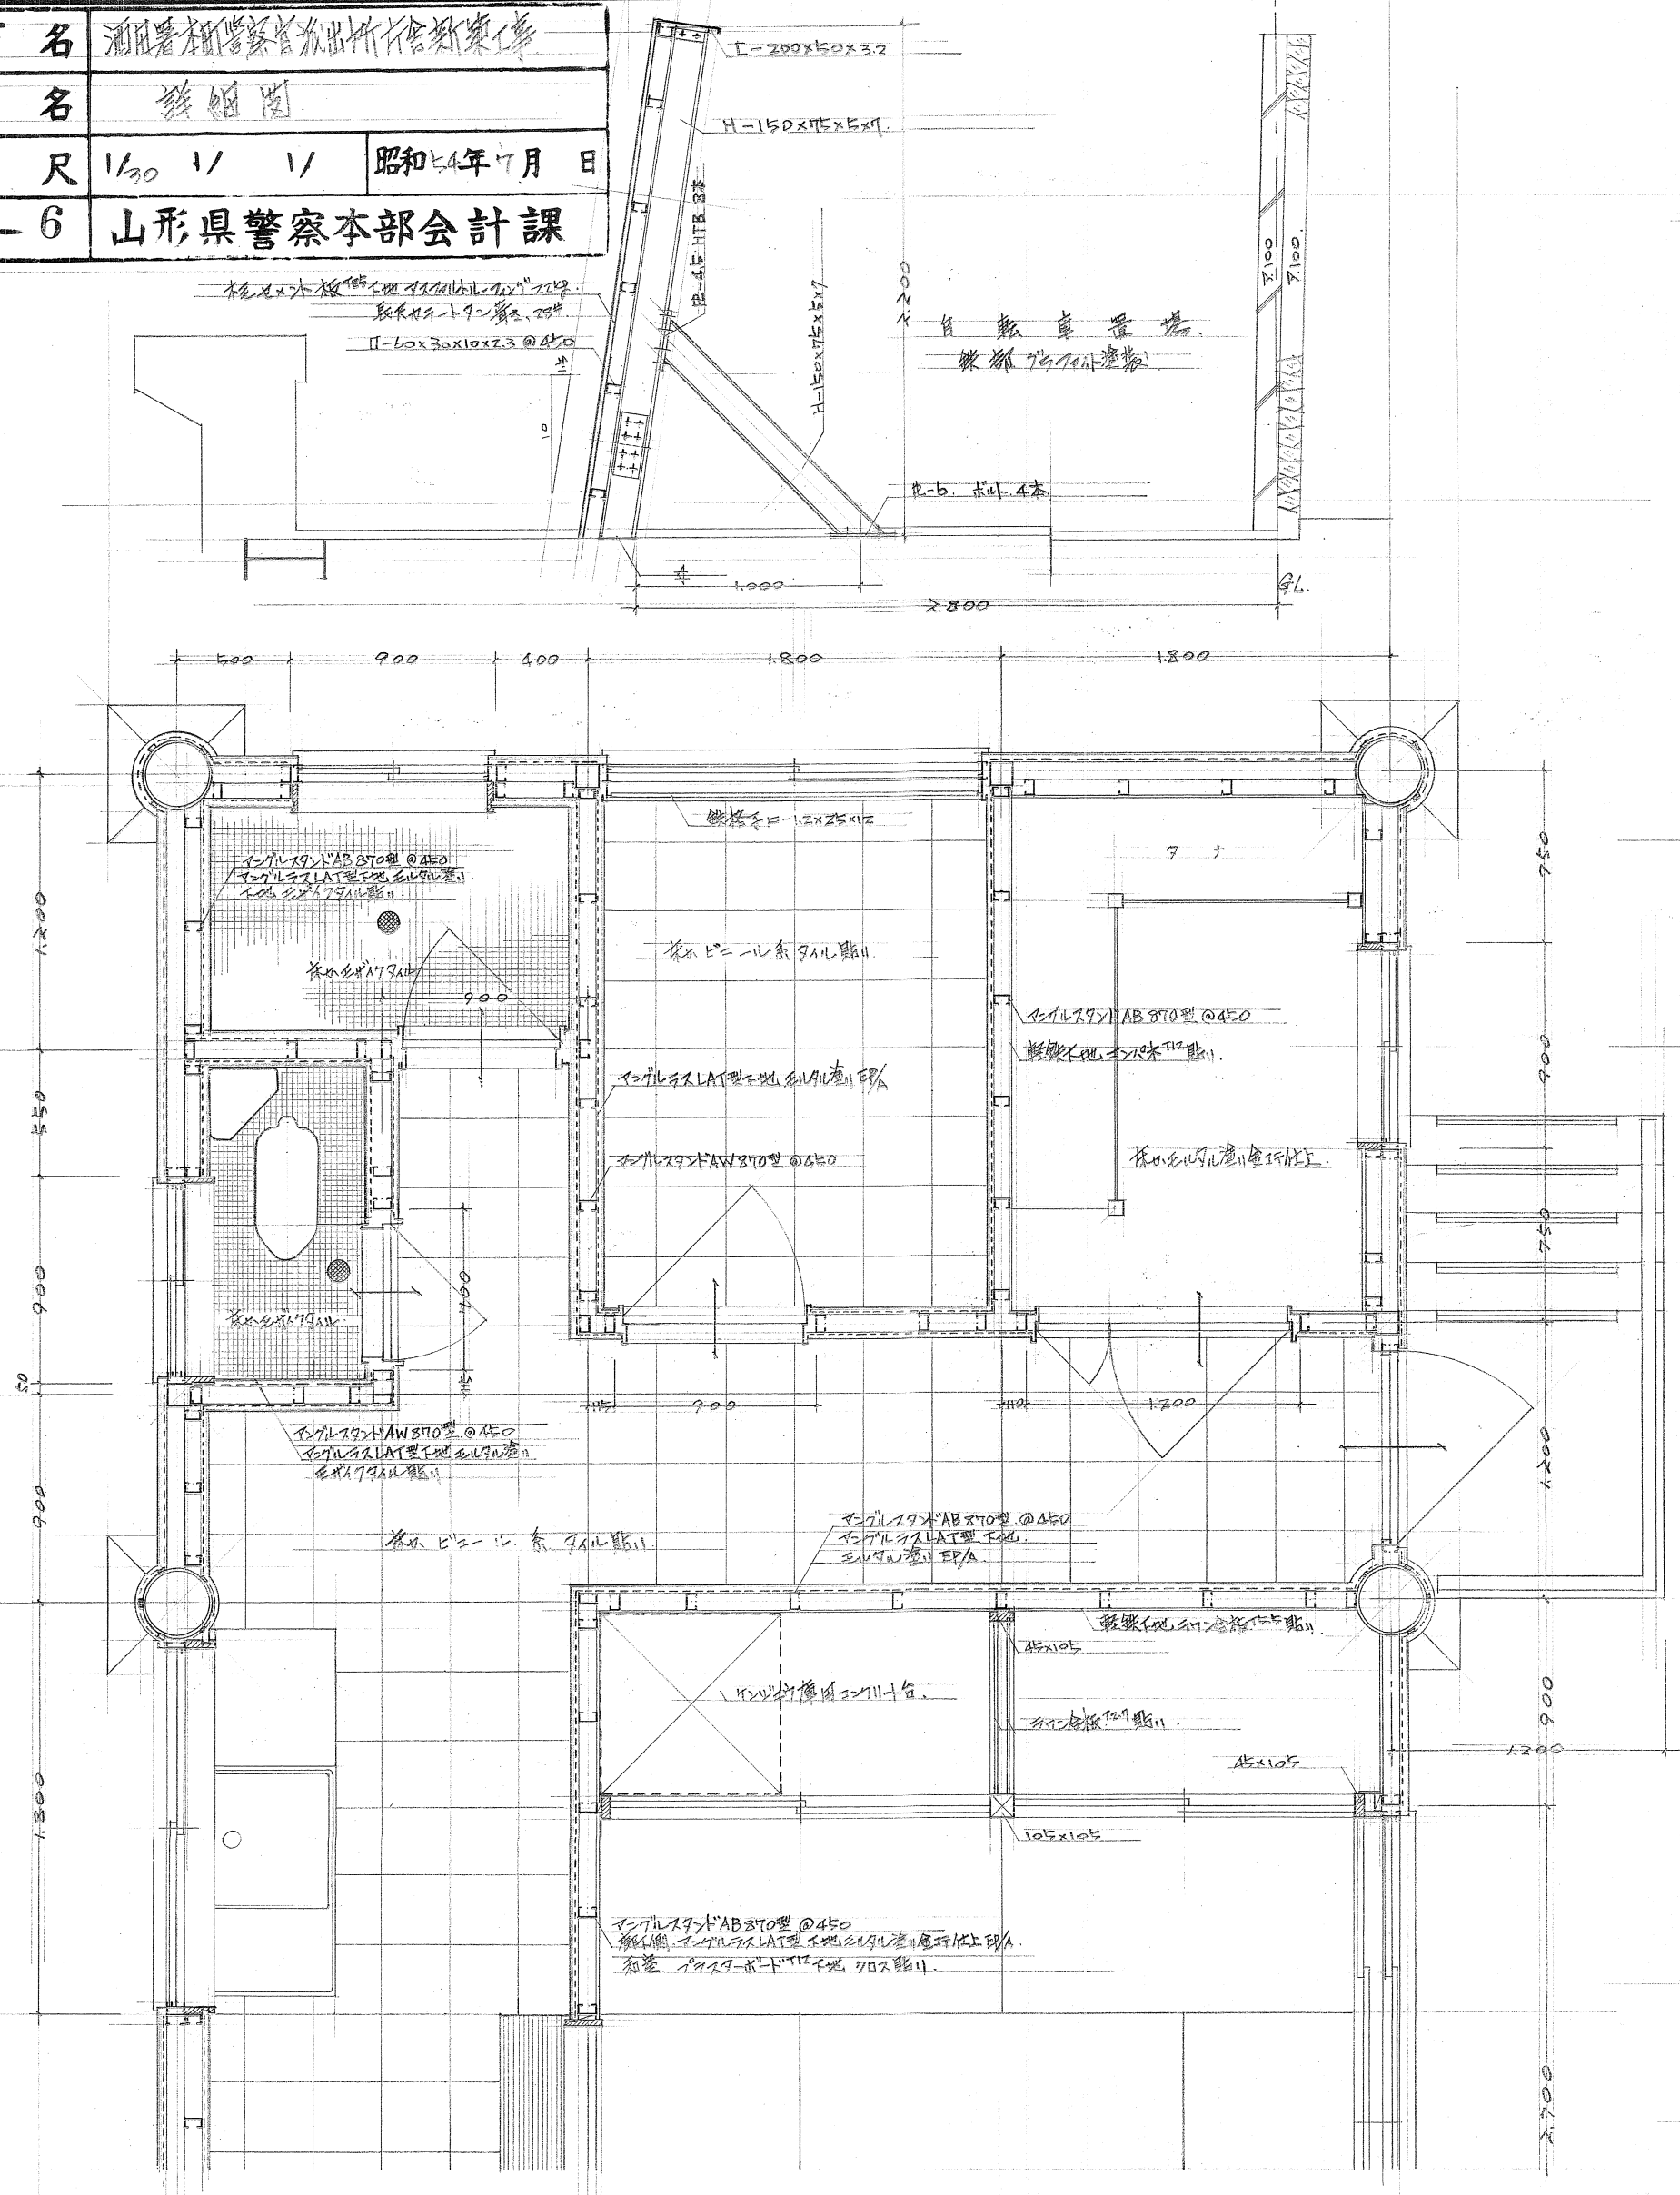

|        |                  |       |    |
|--------|------------------|-------|----|
| 工事名    | 酒田署本署警察官派出所舎新築工事 |       |    |
| 図名     | 給排水設備仕様図 外構      |       |    |
| 縮尺     | 1/20             | 1/100 | 1/ |
| No.8-8 | 山形県警察本部会計課       |       |    |

給排水設備仕様図 1/100


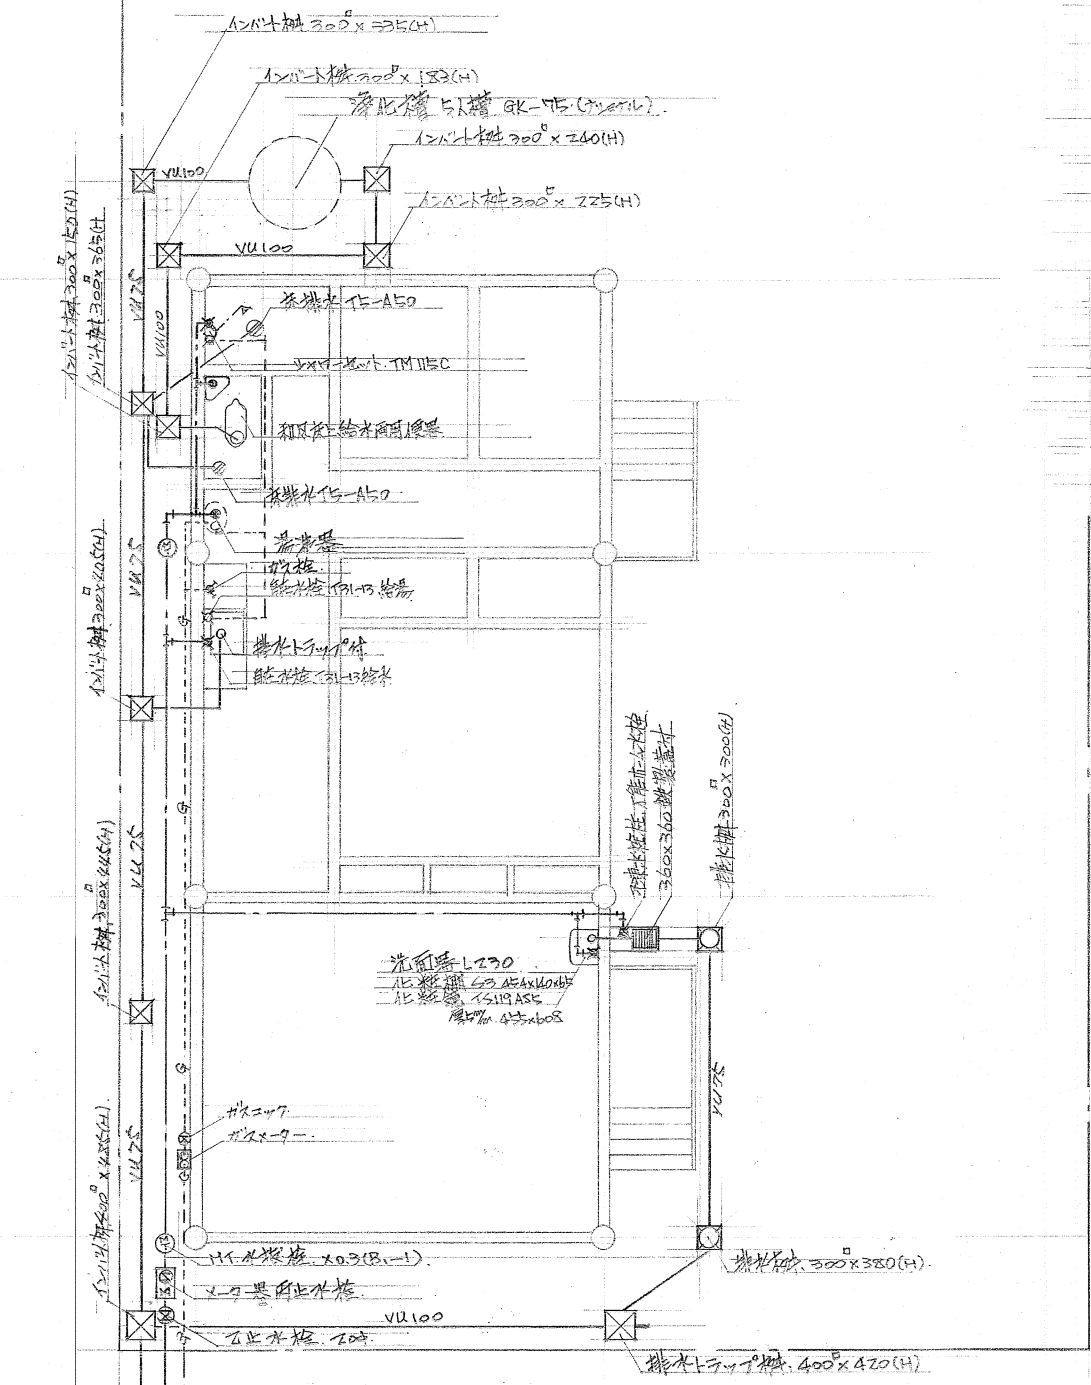


特記  
 本舎新築工事 F.L. 1.950  
 行倉 B.L. 1.050  
 B.M. 1.000  
 ① 歩道ポット先端 1.400


特記 (盛土)  
 ① 1.830 0  
 ② 1.495 -65  
 ③ 1.415 +20  
 ④ 1.405 +25  
 ⑤ 1.495 -65  
 ⑥ 1.590 -160  
 平場 40.833  
 切土量 15.428  
 盛土量 15.5m<sup>3</sup>

|           |          |
|-----------|----------|
| 細粒砂給排水用機器 |          |
| 和風灯籠水景    | CAT5AV   |
| 手洗付ロ-9-7  | S670F    |
| 洗滌器       | TS571D2  |
| 内部金具      | TS670H32 |
| スパット      | TS2C32   |
| 止水栓       | TS670FW  |
| 凍結防止金具    | TS6HS    |
| 緩急器       | TS116R   |


|              |              |
|--------------|--------------|
| 洗面器          |              |
| 41寸洗面器       | L230         |
| 止水栓          | T205         |
| 止水栓          | T4A          |
| 排水金具         | T6S          |
| 水石付入水        | TS126AS      |
| バ-7ハ-1       | T9R          |
| 止水金具         | T6C          |
| ガス湯沸器        |              |
| 100cmガス湯沸器   | PH-8号C       |
| 台上下水道ガス配管    | 山形県規格        |
| SPR-200x250型 | 国産規格 (山形県規格) |
| SPR-200x250型 | 山形県規格        |

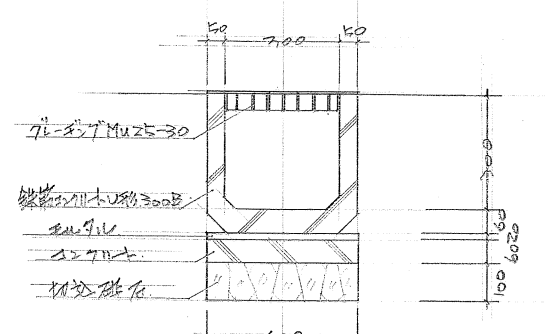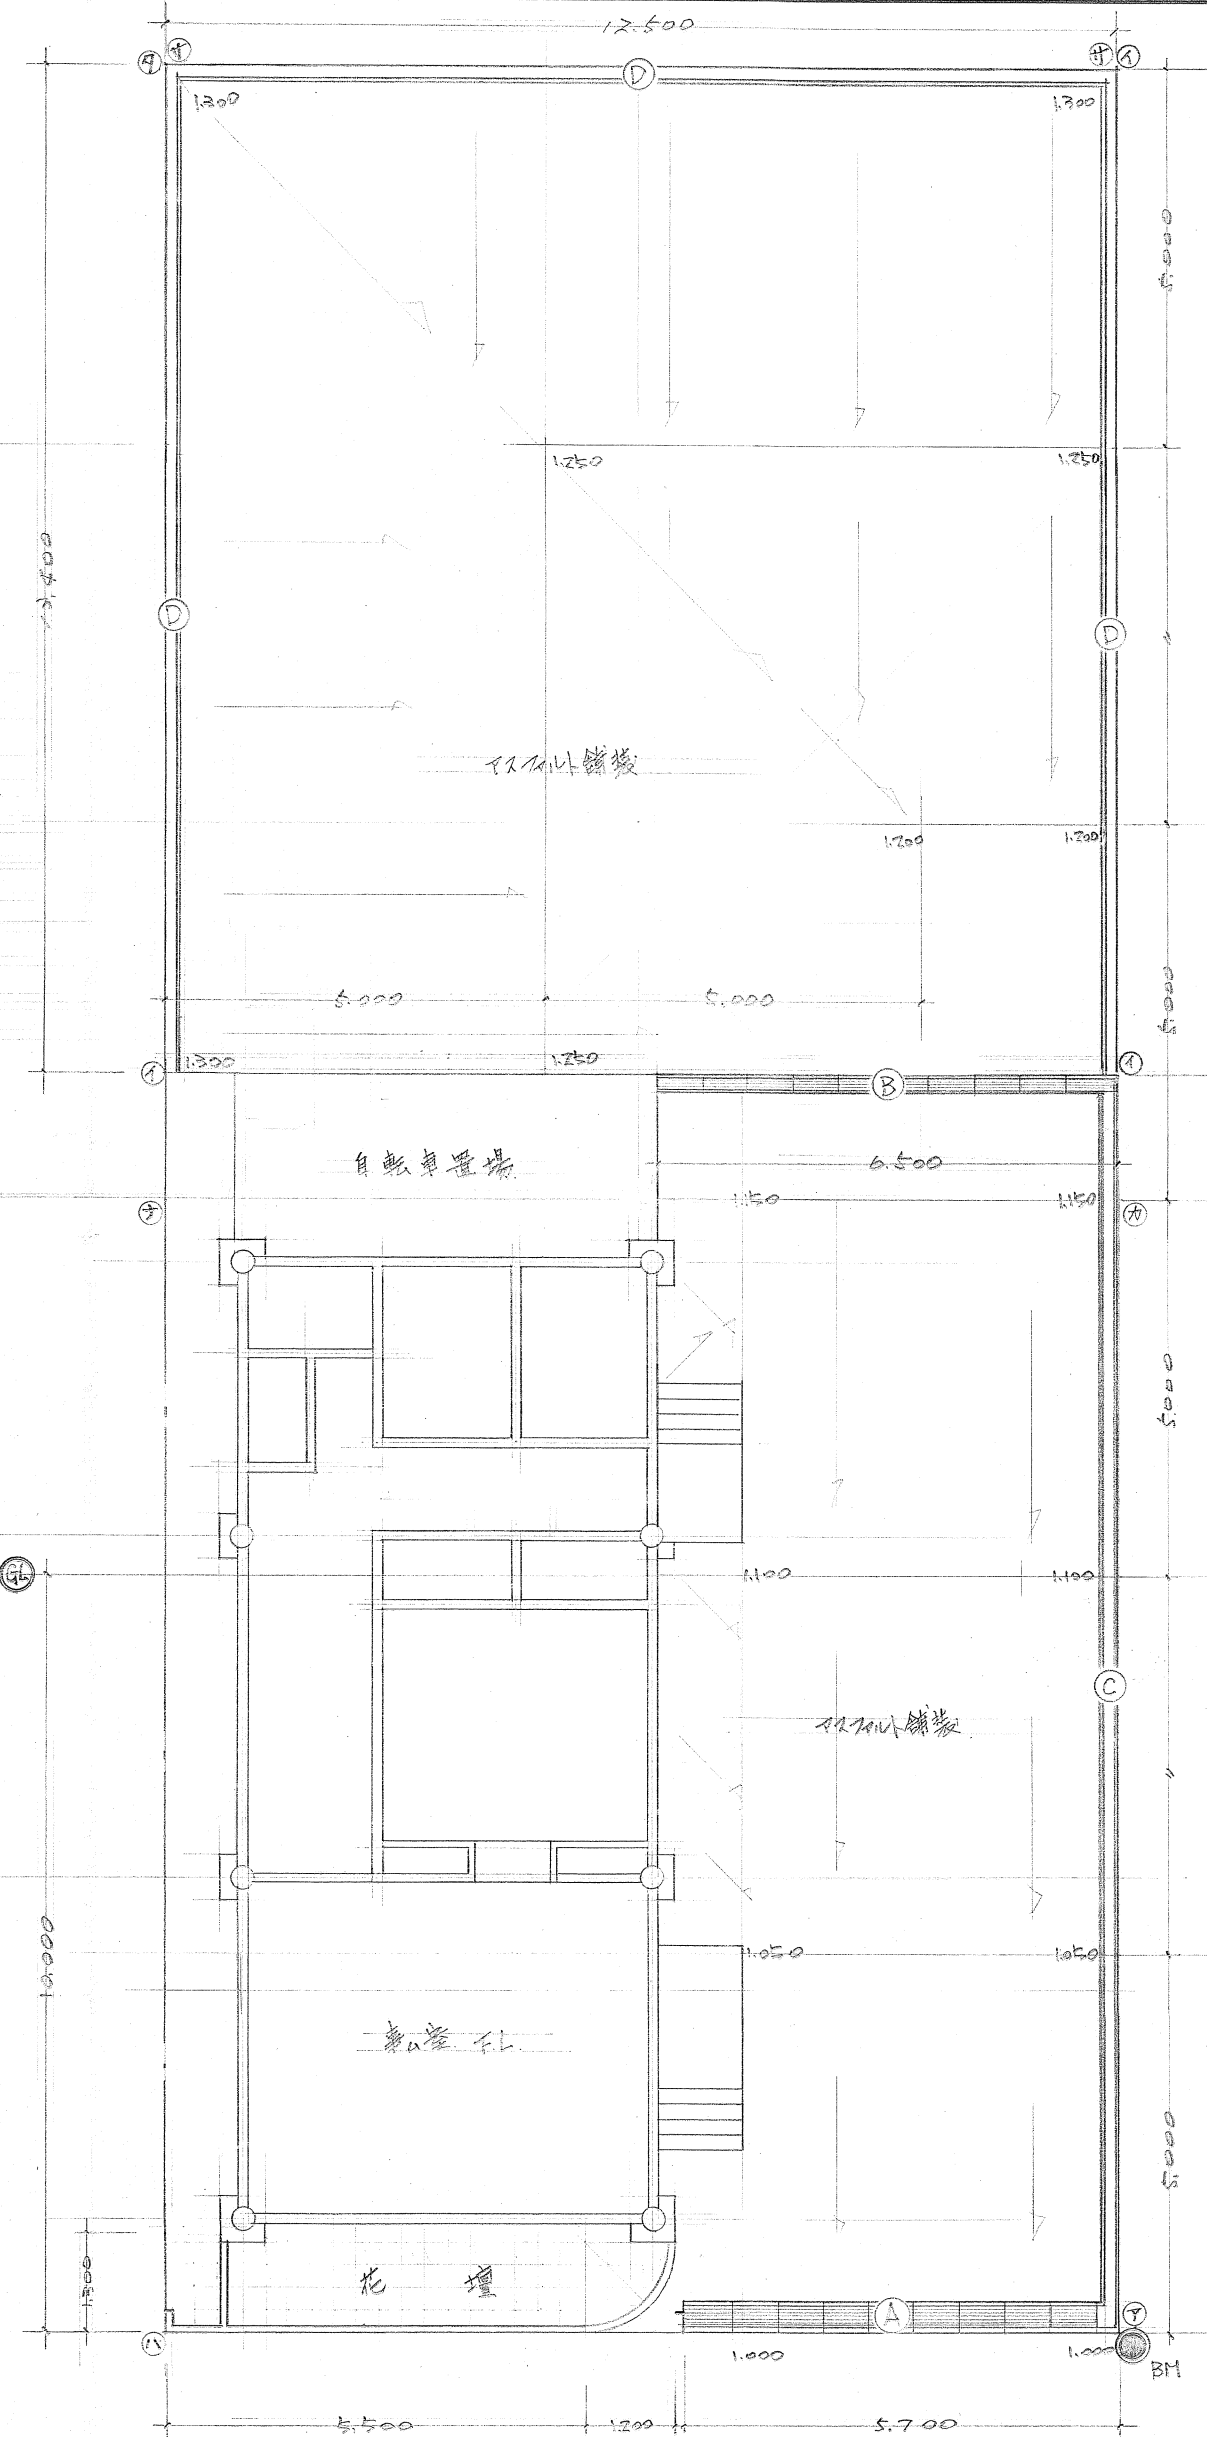


① グレーティング付U形側溝 1/20

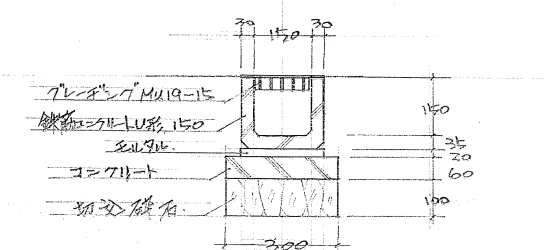


② グレーティング付U形側溝 1/20

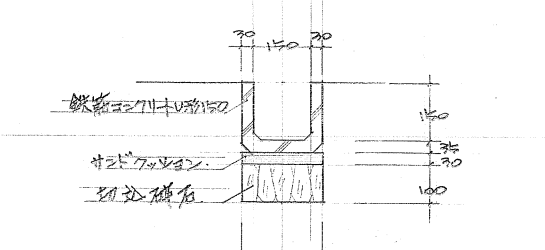


③ U形側溝 1/20

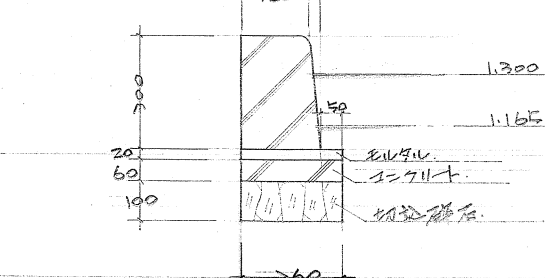

④ 縁石 1/20

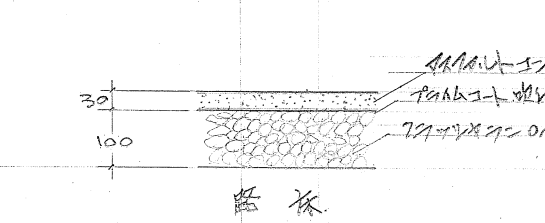

⑤ 縁石 1/20

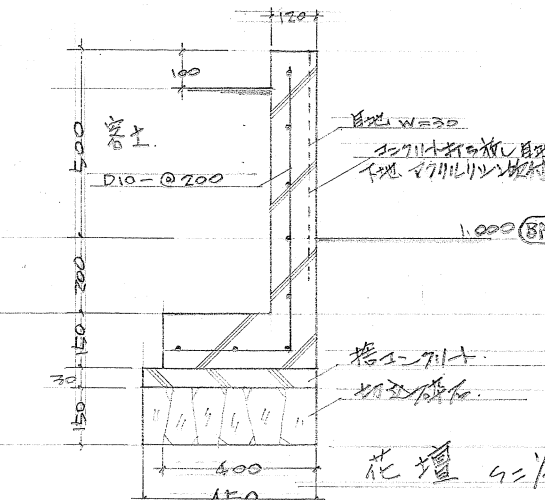

⑥ 花壇 1/20